



PERFIL LONGITUDINAL  
ESCALA: H:1:2000 V:1:200 (A1)  
H:1:4000 V:1:400 (A3)

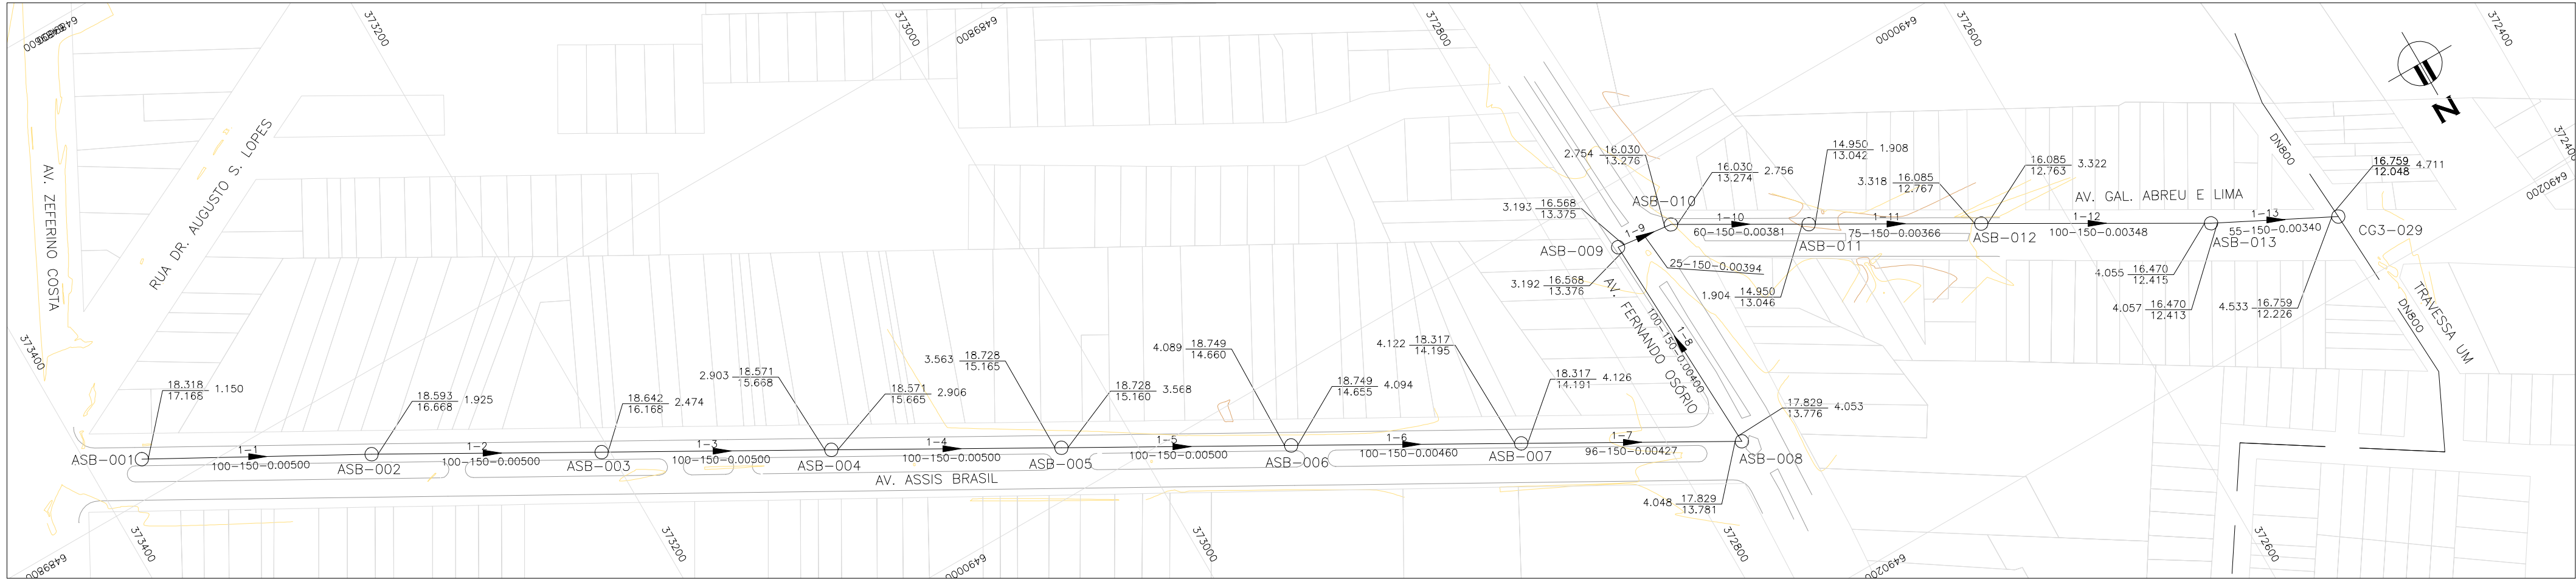

PLANTA BAIXA  
ESCALA: 1:2000 (A1)  
1:4000 (A3)

LEGENDA:

- REDE PROJETADA
- PROJETO VIÁRIO
- CADASTRO
- CURVAS DE NÍVEL

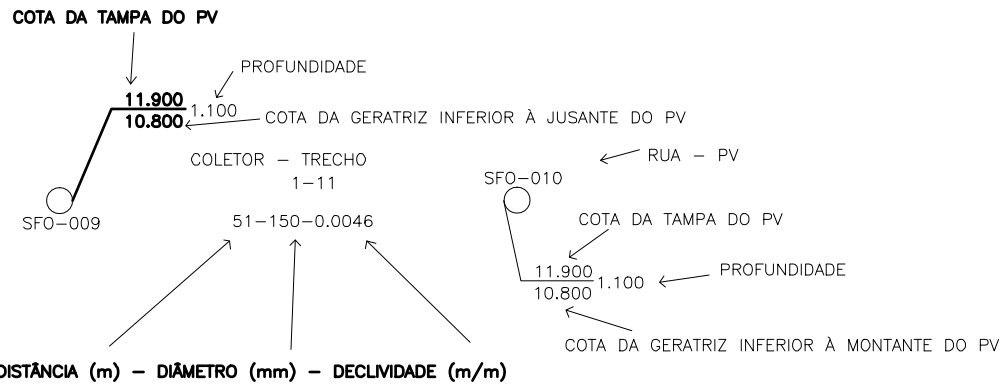

OBSERVAÇÕES:

- QUANDO A COTA DA GERATRIZ INFERIOR À MONTANTE DO PV NÃO É ASSINALADA, ADOPTAR A MESMA COTA DA GERATRIZ INFERIOR A JUSANTE, NO MESMO PV.
- OS TRECHOS DE REDE ONDE NÃO CONSTA O DIÂMETRO POSSUEM DN 150mm E AS TUBULAÇÕES SÃO EM PVC PARA ESGOTO SANITÁRIO, PONTA E BOLSA COM JUNTA ELÁSTICA INTEGRADA (NBR 7362).
- COTAS E DISTÂNCIAS EM METROS.

01	ALTERAÇÃO DO PONTO DE LANÇAMENTO DA REDE	Carlos B.	Luiz Carlos	Luiz Carlos	14/11/2014
0	EMISSIONAL INICIAL	Carlos B.	Luiz Carlos	Luiz Carlos	15/10/2014
REVISÃO	DESCRIÇÃO	DESENHO	VERIFICAÇÃO	APPROVAÇÃO	DATA
DIREITOS AUTORAIS RESERVADOS CONFORME TERMOS CONTRATUAIS. PROIBIDA A REPRODUÇÃO TOTAL OU PARCIAL DESTA DESENHO SEM O EXPRESSO CONSENTIMENTO DO PROPRIETÁRIO.					
					
CLIENTE					

PREFEITURA MUNICIPAL DE PELOTAS

IDENTIFICAÇÃO DO PROJETO					
PROJETO EXECUTIVO PARA REDE COLETORA EM SETE VIAS DO BAIRRO TRÊS VENDAS - PELOTAS/RS					
CLIENTE		TÍTULO DO DESENHO			
NOME DO CLIENTE		REDE COLETORA			
RESPONSÁVEL TÉCNICO		AV. ASSIS BRASIL (ASB)			
LUIZ CARLOS KREMER CAMPOS		PLANTA BAIXA E PERFIL LONGITUDINAL			
CROQUIS 41.001					
CÓDIGO		ESCALA	NOME DO ARQUIVO	DATA	NÚMERO DO CLIENTE
EG0185-D-ASB-RED-01		INDICADA	EG0185-D-ASB-RED-01-01.dwg	10/2014	ASB-RED-01