


PERFIL LONGITUDINAL – GERAL
ESCALA: H:1:4000 V:1:400 (A1)
H:1:8000 V:1:800 (A3)

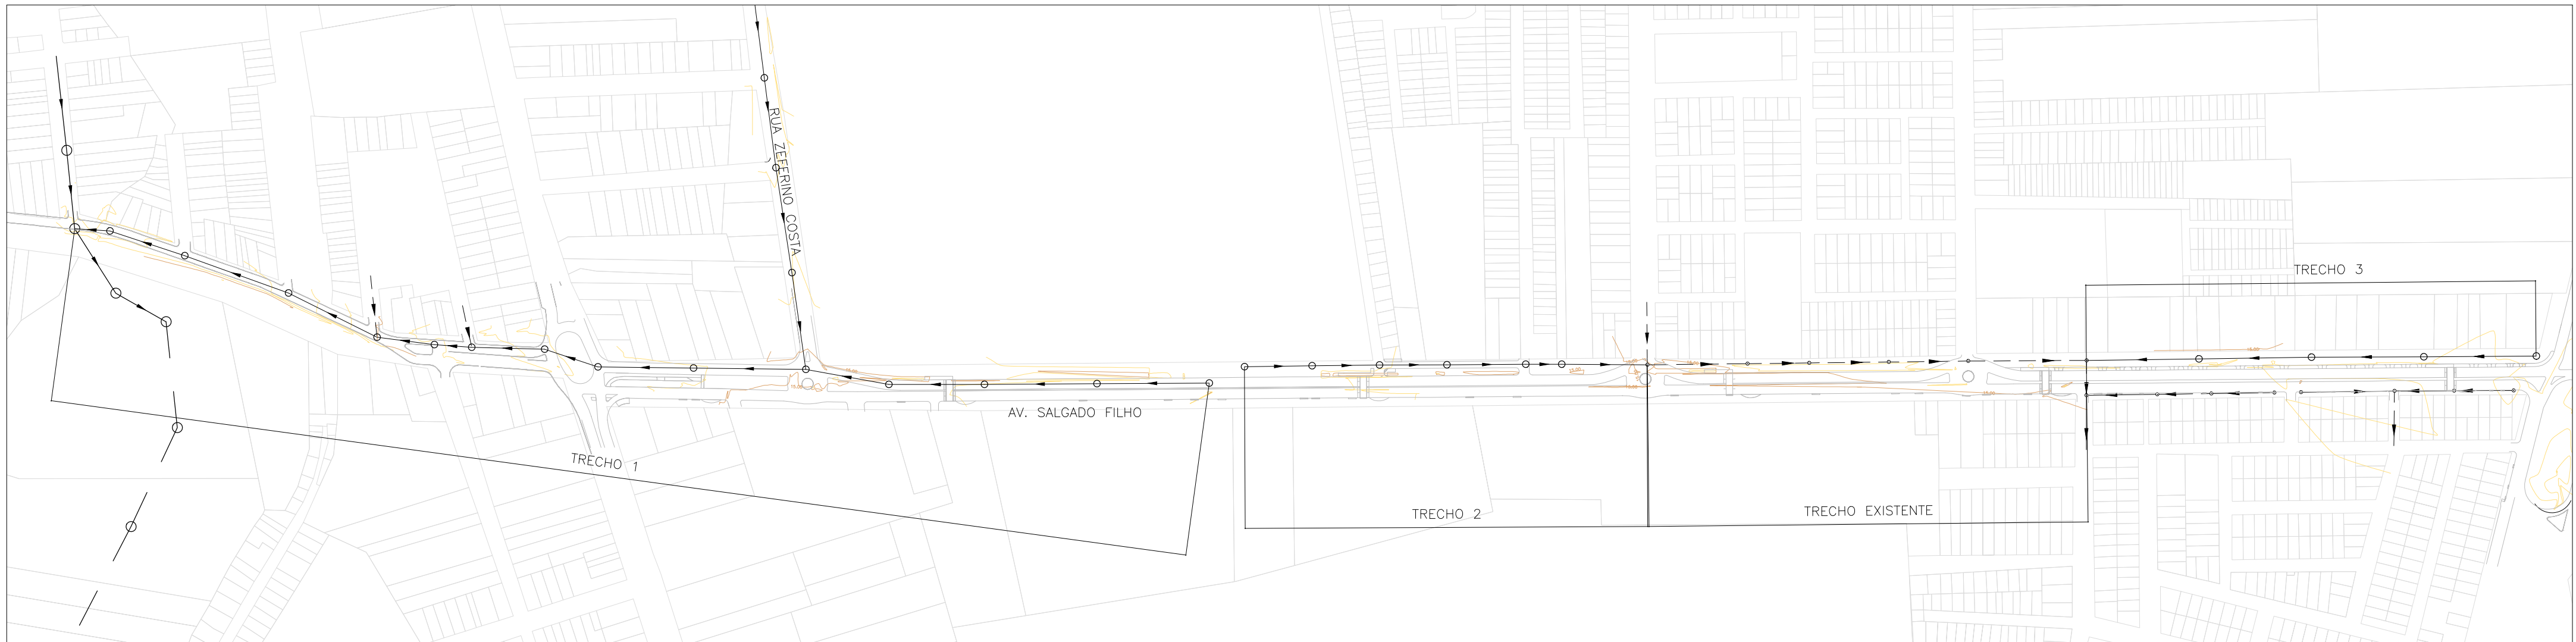

PLANTA BAIXA – GERAL
ESCALA: 1:4000 (A1)
1:8000 (A3)

- LEGENDA:
- REDE PROJETADA
 - COLETOR GERAL CG3
 - REDE EXISTENTE
 - PROJETO VIÁRIO
 - CADASTRO
 - CURVAS DE NÍVEL

01	REDE COLETORA DO TRECHO 2 FOI APROFUNDADA	Carlos B.	Luiz Carlos	Luiz Carlos	11/11/2014
0	EMISSÃO INICIAL	Carlos B.	Luiz Carlos	Luiz Carlos	14/10/2014
REVISÃO	DESCRIÇÃO	DESENHO	VERIFICAÇÃO	APROVAÇÃO	DATA

DIREITOS AUTORAIS RESERVADOS CONFORME TERMOS CONTRATUAIS. PROIBIDA A REPRODUÇÃO TOTAL OU PARCIAL DESTA DESENHO SEM O EXPRESSO CONSENTIMENTO DO PROPRIETÁRIO.



CLIENTE



PREFEITURA MUNICIPAL DE PELOTAS

IDENTIFICAÇÃO DO PROJETO

PROJETO EXECUTIVO PARA REDE COLETORA EM SETE VIAS DO BAIRRO TRÊS VENDAS – PELOTAS/RS

CLIENTE	TÍTULO DO DESENHO
RESPONSÁVEL TÉCNICO	REDE COLETORA
LUZ CARLOS WAREMER CAMPOS	AV. SALGADO FILHO (SFO)
CRB 41.007	PLANTA BAIXA E PERFIL LONGITUDINAL – GERAL
CÓDIGO	ESCALA
EG0185-D-SFO-RED-01	INDICADA
NOME DO ARQUIVO	DATA
EG0185-D-SFO-RED-01a03.dwg	10/2014
NÚMERO DO CLIENTE	
SFO-RED-01	