




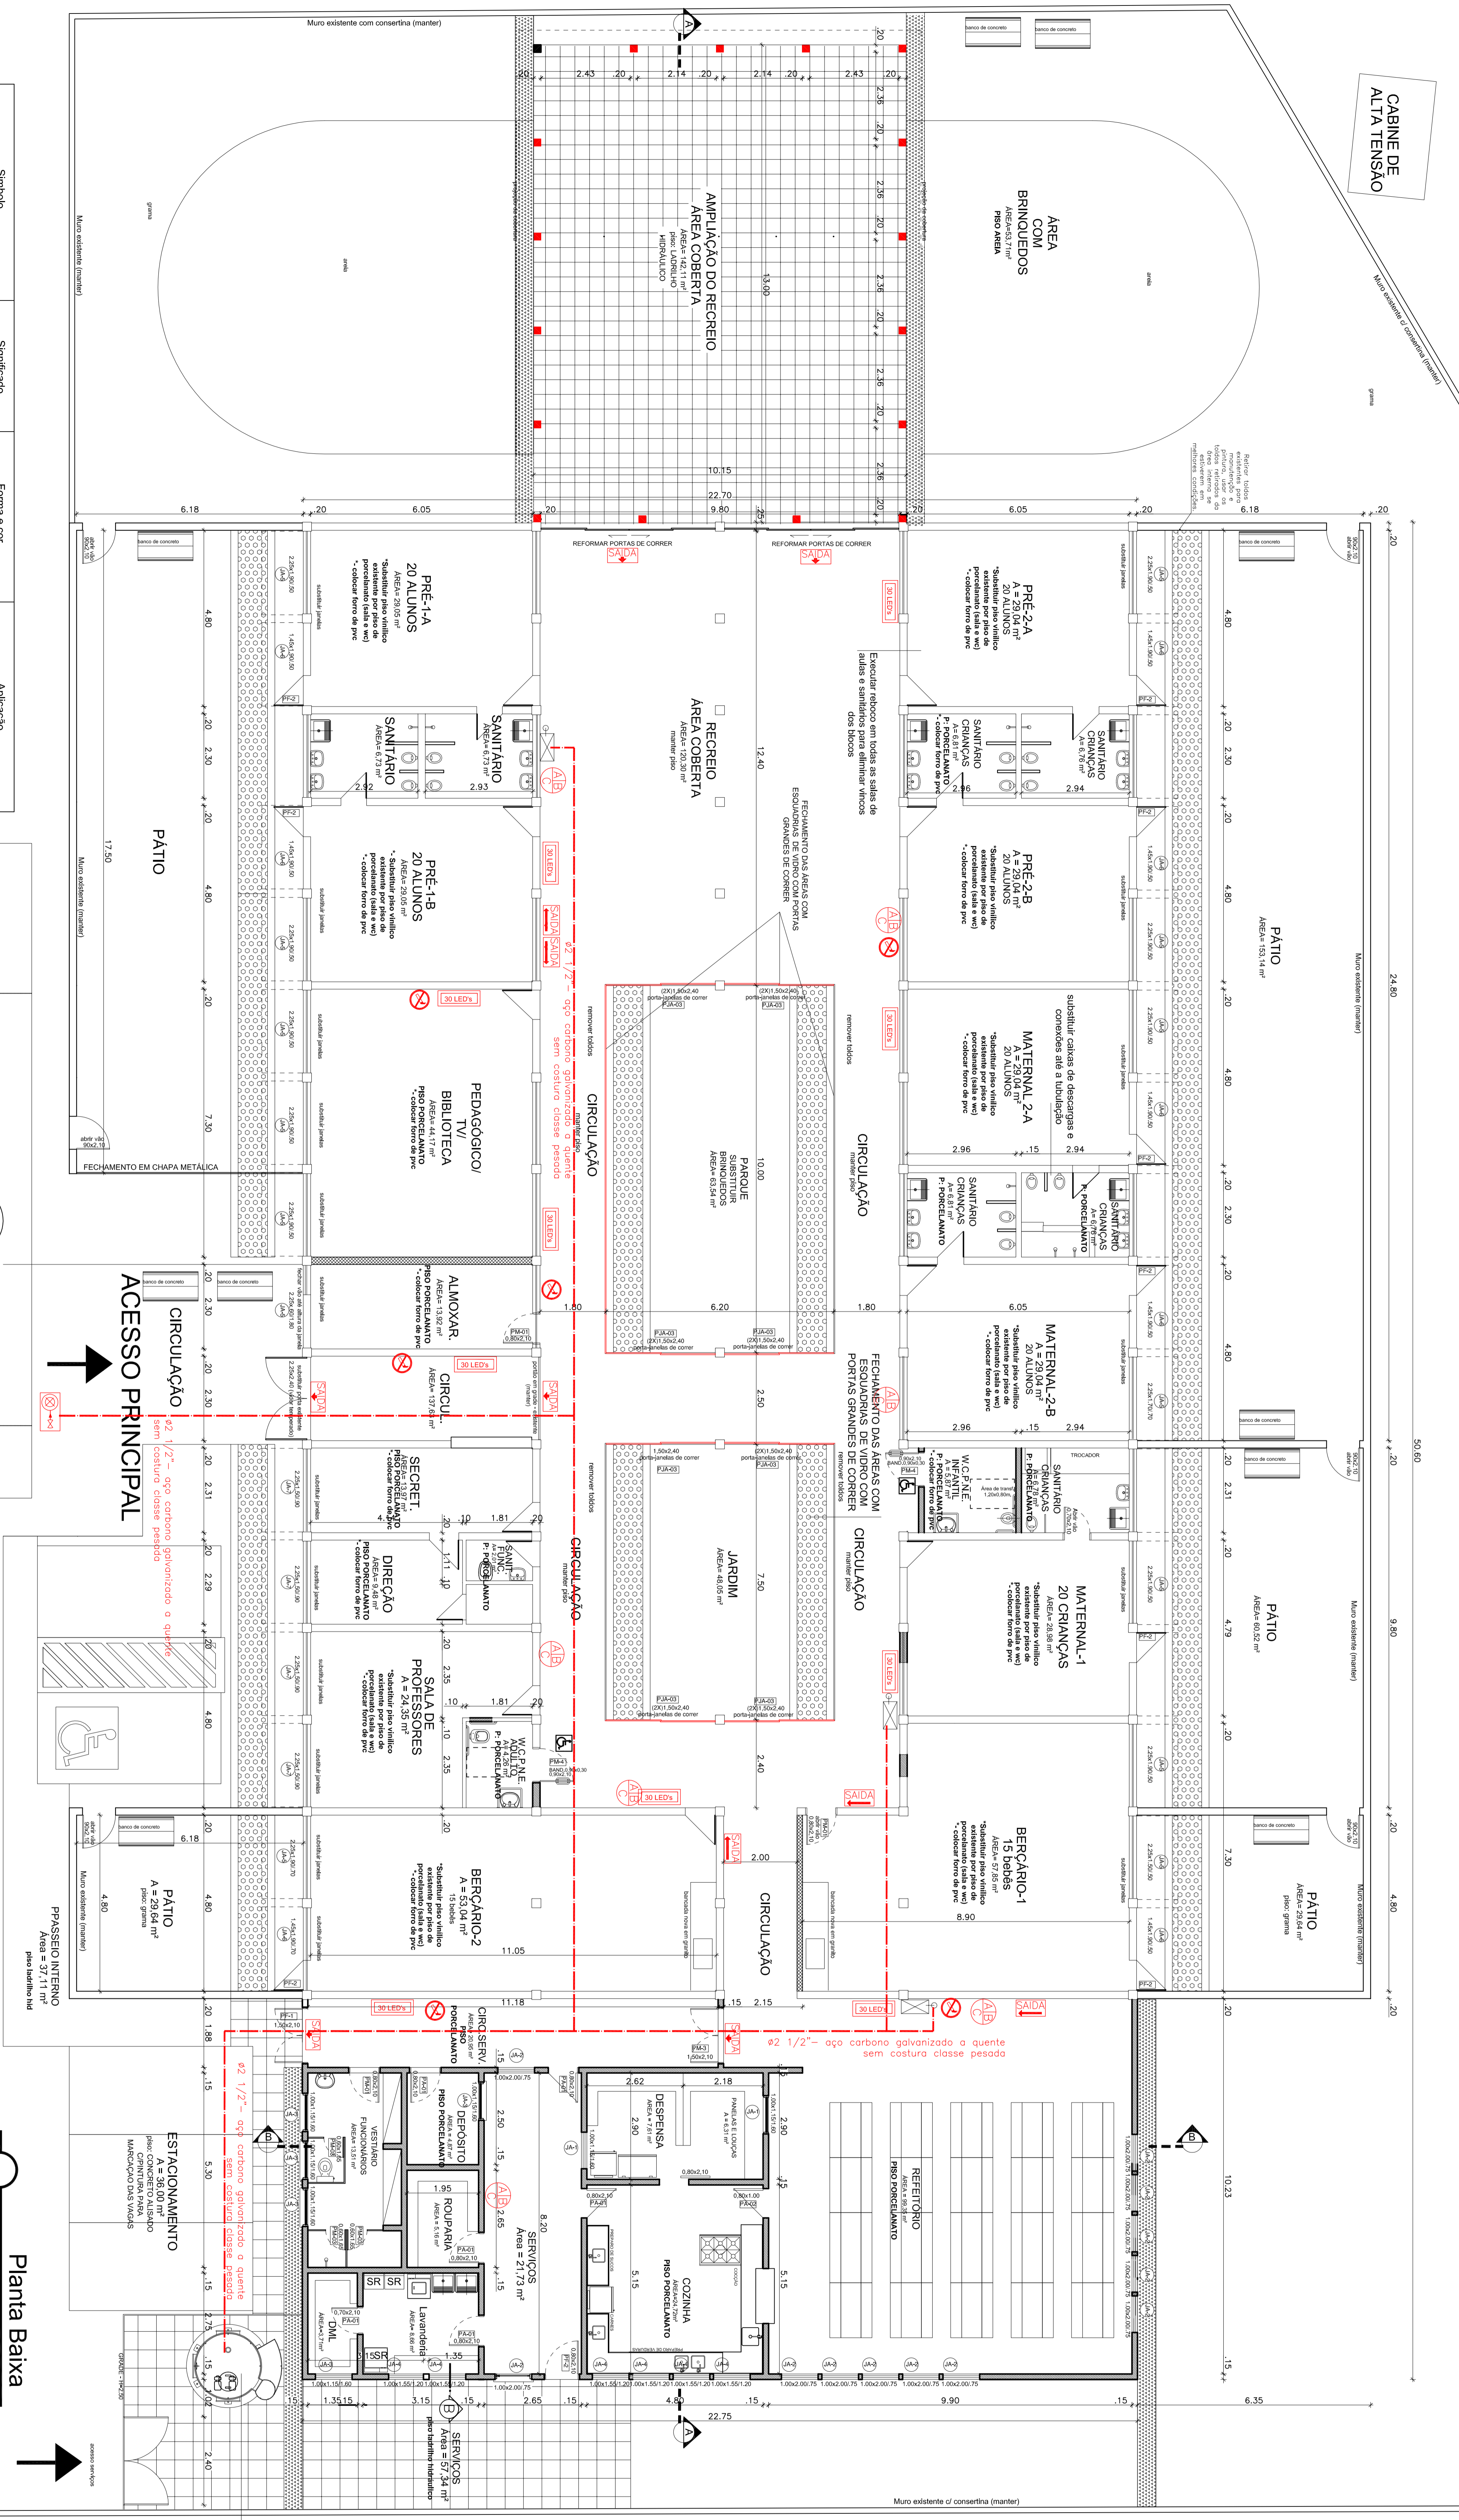

CABINE DE ALTA TENSÃO

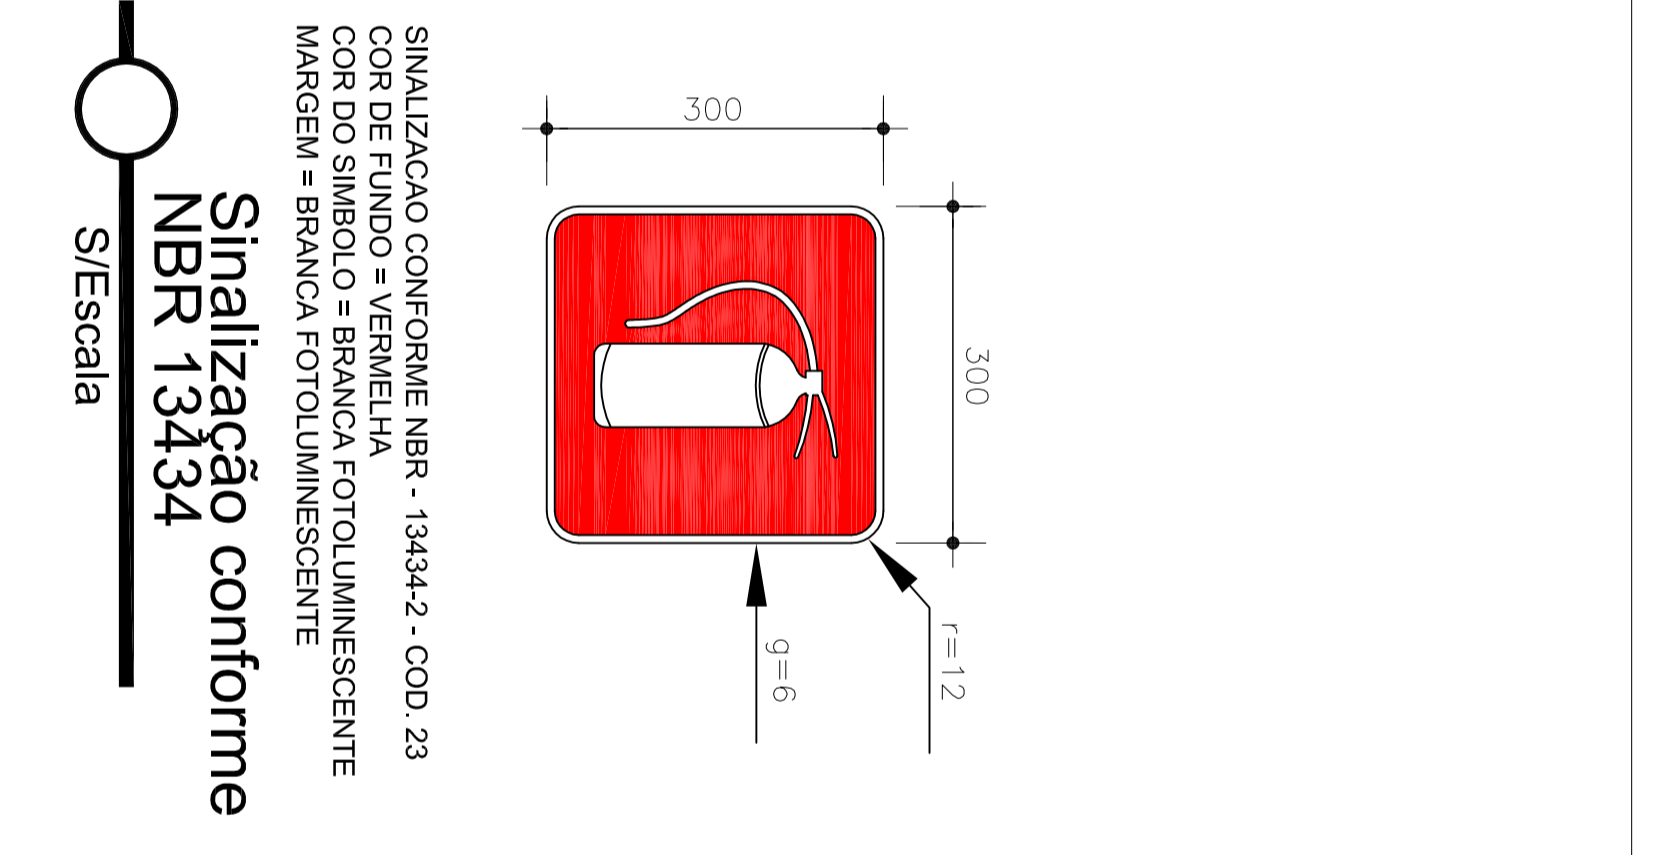

Simbolo	Significado	Forma e cor	Aplicação
	Saída de emergência	Simbol: retangular Fundo: verde Pictogram: fotoluminescente	INDICAÇÃO DO SENTIDO (ESQUERDA OU DIREITA) DE UMA SAÍDA DE EMERGENCIA, ESPECIALMENTE PARA SER PAREDES INCLINADOS DO PISO ACABADO
	Saída de emergência	Simbol: retangular Fundo: verde Pictogram: fotoluminescente	INDICAÇÃO DO SENTIDO (ESQUERDA OU DIREITA) DE UMA SAÍDA DE EMERGENCIA
	Saída de emergência	Simbol: retangular Fundo: verde Pictogram: fotoluminescente	INDICAÇÃO DA SAÍDA DE EMERGENCIA UTILIZADA ESPECIALMENTE PARA SER PAREDES INCLINADOS DO PISO ACABADO
	Extintor de incêndio	Simbol: quadrado Fundo: vermelho Pictogram: fotoluminescente	INDICAÇÃO DE LOCALIZAÇÃO DOS EXTINTORES DE INCÊNDIO

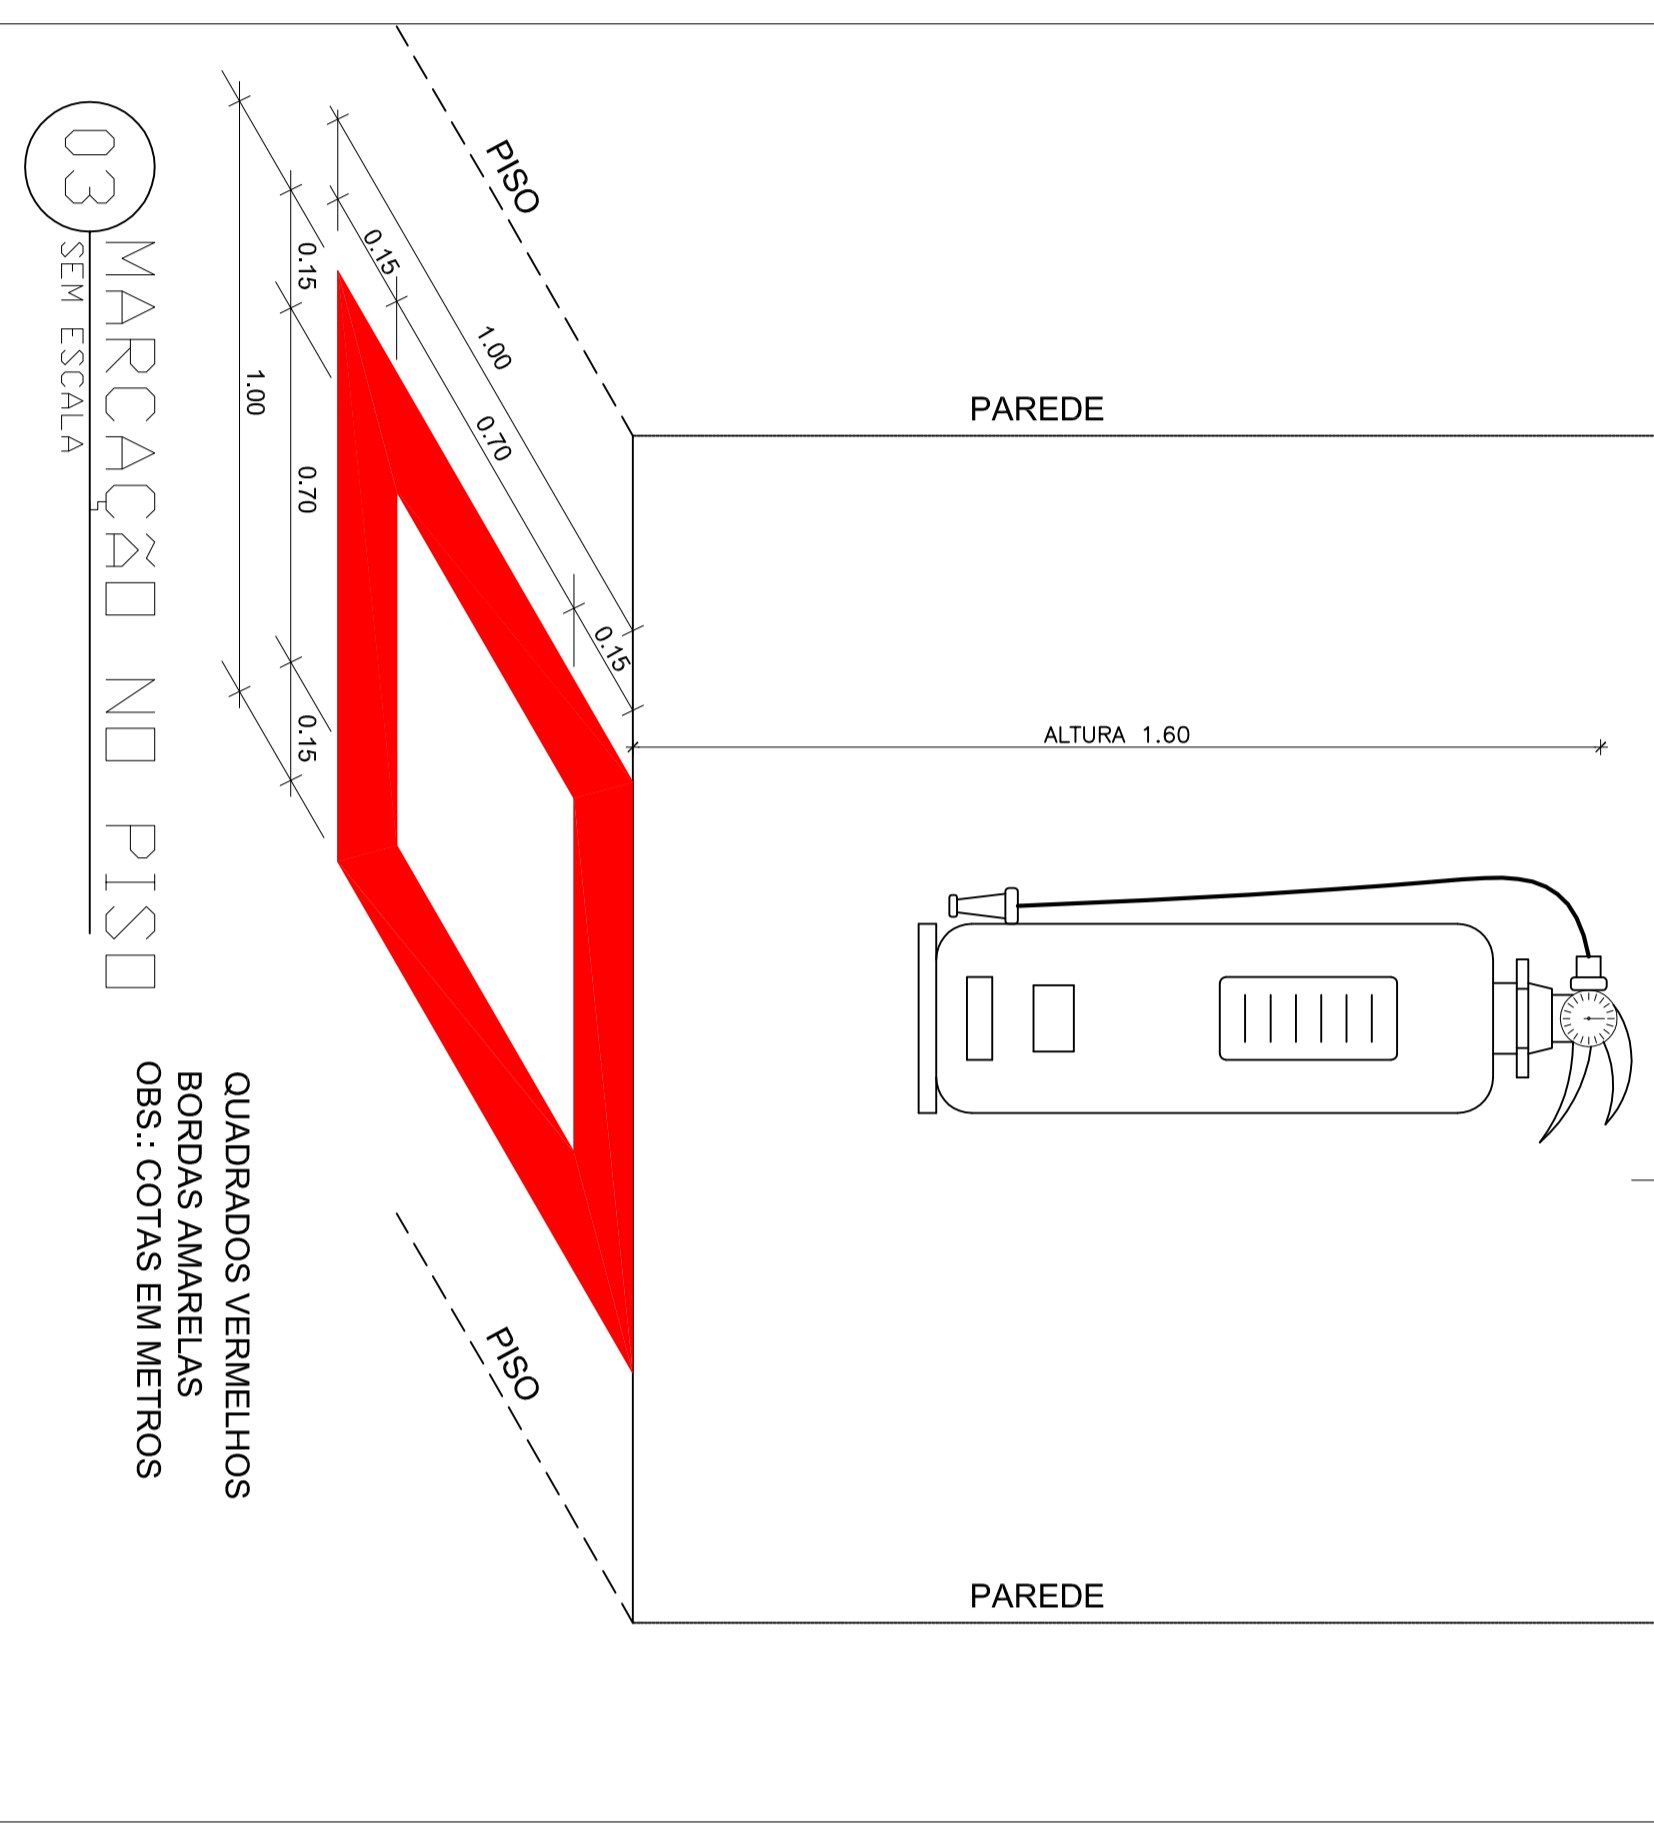

LEGENDA

- EXTINTOR DE FÓSFORO SECO 4kg - ABC
- LUMINAÇÃO DE EMERGENCIA (BLOCO AUTÔNOMO - 3h led)
- PLACA FOTOLUMINESCENTE INDICANDO A SAÍDA
- PLACA PROIBIDO FUMAR
- REGISTRO DE RECALQUE (VALVULA DE RETENÇÃO)
- HIDRANTE - SISTEMA TIPO 2 - 100lts/mín.

Planta Baixa
Escala: 1/75

REVISÃO	DATA	RESPONSÁVEL	OBSERVAÇÃO

SECRETARIA MUNICIPAL DA EDUCAÇÃO
EMÉIL HERBERT JOSÉ DE SOUZA

PROJETO: **Av. Leopoldo Blvd. 3220**

PROJETO: **PROJETO PPO1**

PROJETO: **PPC01**

PROJETO: **PPC01**

PROJETO: **PPC01**

HIDRANTE DE INCÊNDIO PAV. TÉRREO

