



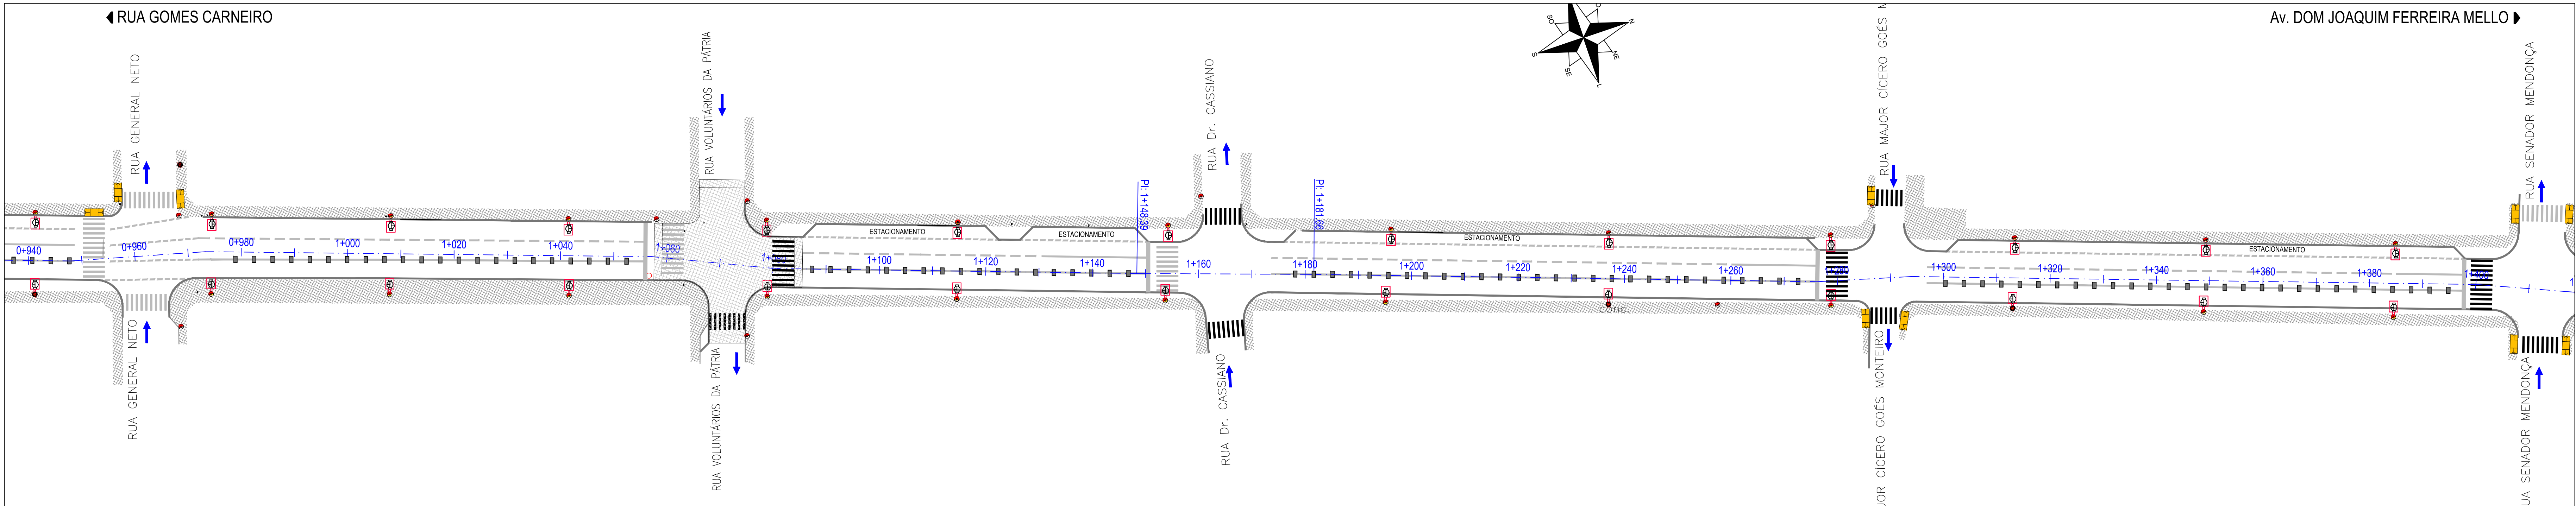

LEGENDA:

- = VOU AQUI RETIRAR LUM. EXISTENTE.
- = VOU AQUI LIGAR UM NOVO BUQUE

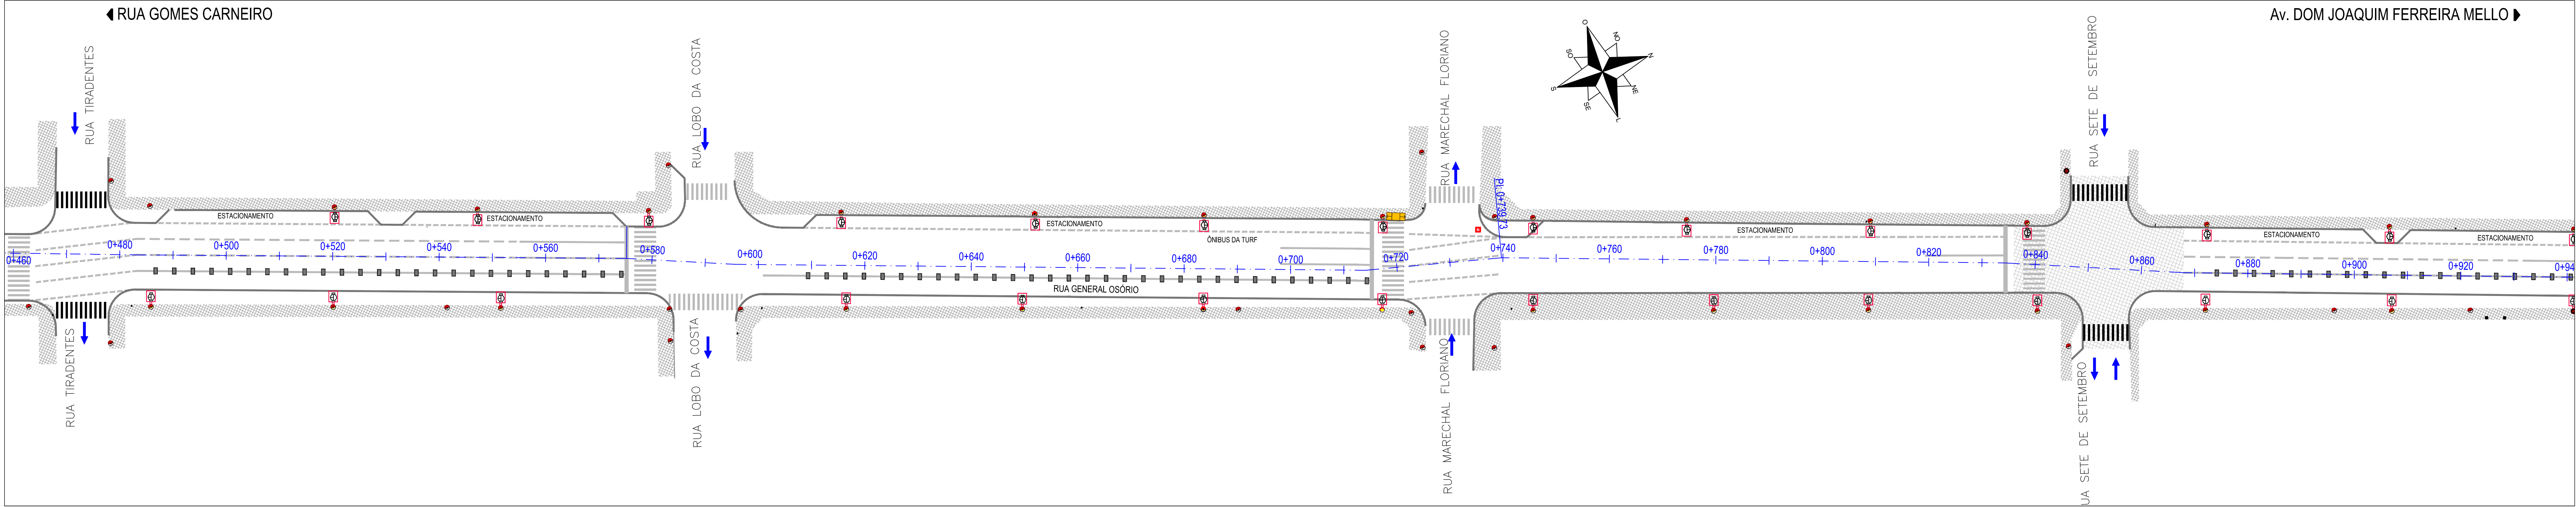

REVISÃO	OBSERVAÇÕES	DATA	VISTO
<div><div>PREFEITURA MUNICIPAL DE PELOTAS UNIDADE GESTORA DE PROJETOS - UGP</div><div></div></div>			
PROJETO DE MOBILIDADE URBANA Eduardo Leite - Prefeito Municipal Eng. Jair Seidel - Fiscal dos Projetos			
PROJETO: INCORP CONSULTORIA E ASSESSORIA LTDA.		ARQUIVO: MUGO-01-PEL02.dwg	
RESPONSÁVEL TÉCNICO: ENGR. JAUIRO CHARRI COMUNHALE CREA: 8448-D/RS		DATA: JUN/2015	
PROJETO ELÉTRICO		ESCALA: 1/500	
RECORSO: ZONA URBANA DO MUNICÍPIO DE PELOTAS/RS		REVISÃO: R02	
RUA GENERAL OSÓRIO		PRONOME:	
REDE ELÉTRICA ILUMINAÇÃO - PLANTA BAIXA		01/02	