



1. MEDIDAS E DIMENSÕES EM METROS, EXCETO ONDE INDICADO DE OUTRA FORMA


1. MEDIDAS E DIMENSÕES EM METROS, EXCETO ONDE INDICADO DE OUTRA FORMA

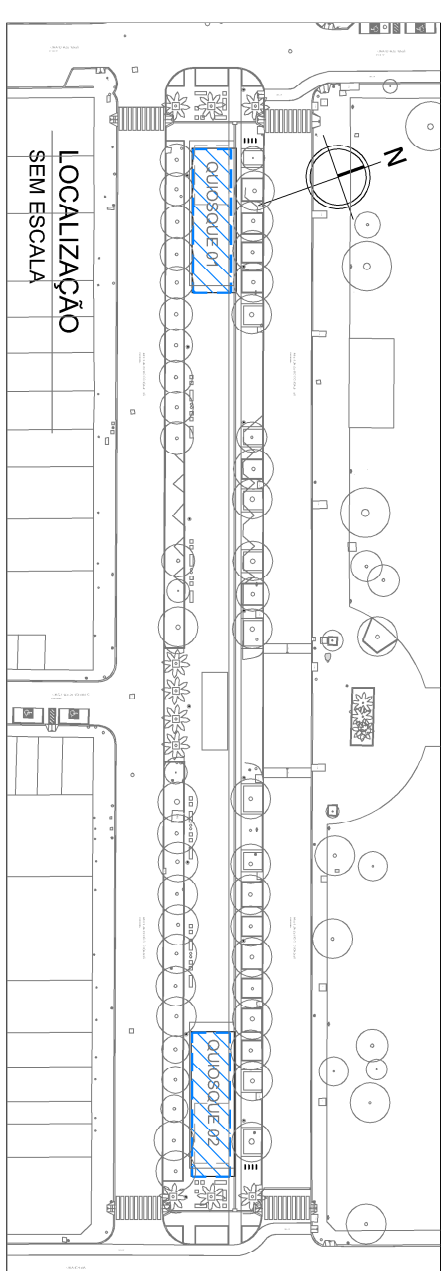


QUADRODE PEÇAS (P/2 UOQUES)				
SÍMBOLO	DISCINOMINAÇÃO	MATERIAL	UNIDADE	QUANTIDADE
01	JUNÇÃO Ø100mm	PVC	PÇ	04
02	JUNÇÃO Ø20mm	PVC	PÇ	04
03	JOELHO 45 Ø100mm	PVC	PÇ	20
04	CAIXA SIFONADA - CS 150x150x50mm	PVC	PÇ	04
05	TE Ø100mm	PVC	PÇ	12
06	LUA Ø100mm	PVC	PÇ	10
07	CAIXA DE GORRUA - CG 50mm	PVC	PÇ	10
08	TUBO DE QUEDA PLUVIAL Ø100mm	PVC	m	21
09	CAIXA DE INSPEÇÃO 100mm	PVC	PÇ	12
10	CAIXA DE INSPEÇÃO PLUVIAL 100mm	PVC	PÇ	06
11	JOELHO 90 Ø100mm	PVC	PÇ	04
12	REGISTO DE SAÍDA 25mm	PÇ	PÇ	26
13	RAIO SECO 100x40mm	PVC	PÇ	12
14	REDUÇÃO DN100x50mm	PVC	PÇ	10
15	JOELHO 90 Ø40mm	PVC	PÇ	18
16	JOELHO 90 Ø20mm	PVC	PÇ	04
17	JOELHO 45 Ø40mm	PVC	PÇ	04
18	JOELHO 90 Ø 25mm	PVC	PÇ	36
19	TE Ø 25mm	PVC	PÇ	08
20	REGISTO	PVC	PÇ	08
21	TUBO DE VENTILAÇÃO Ø50mm	PVC	m	17
22	TUBO COM PONTAS Ø30mm	PVC	m	120
23	TUBO COM PONTAS Ø25mm	PVC	m	25
24	TUBO COM PONTAS Ø4mm	PVC	m	08
25	TUBO COM PONTAS Ø25mm	PVC	m	42
26	CAIXA D'ÁGUA EM PLÁSTICO 500 LITROS	-	un	08

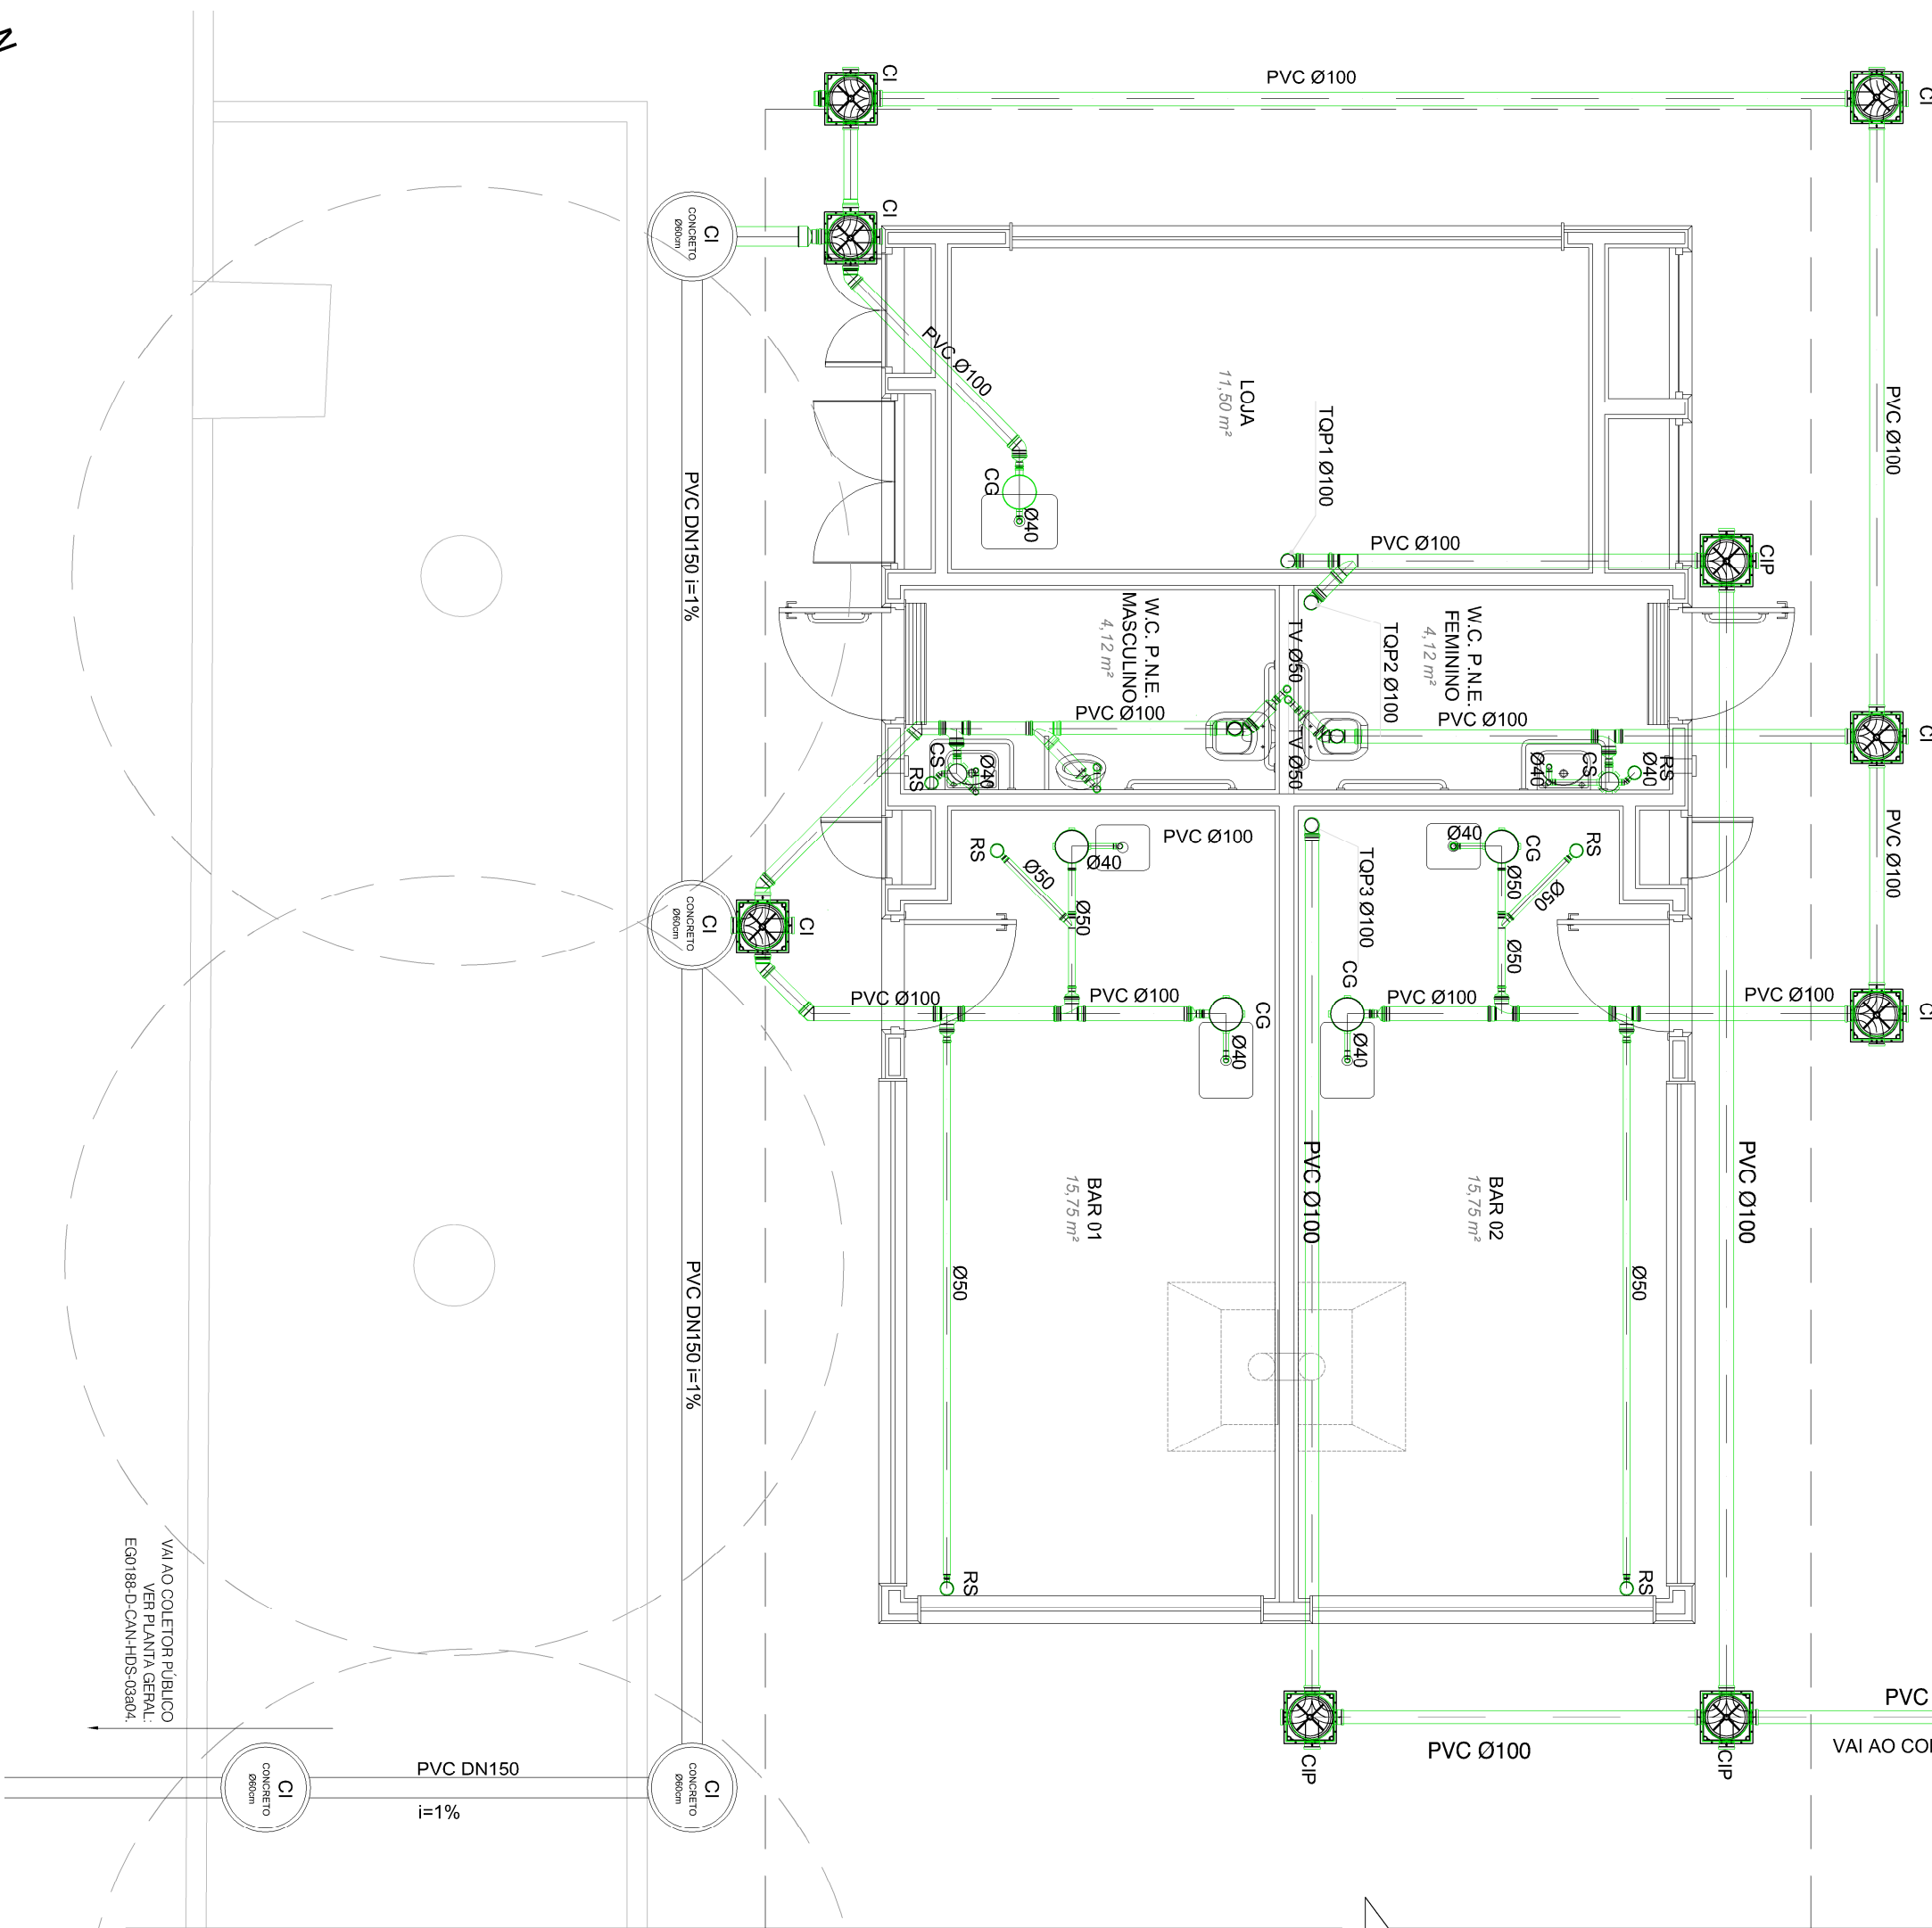

PLANTA BAIXA ESGOTO - QUIOSQUE 01

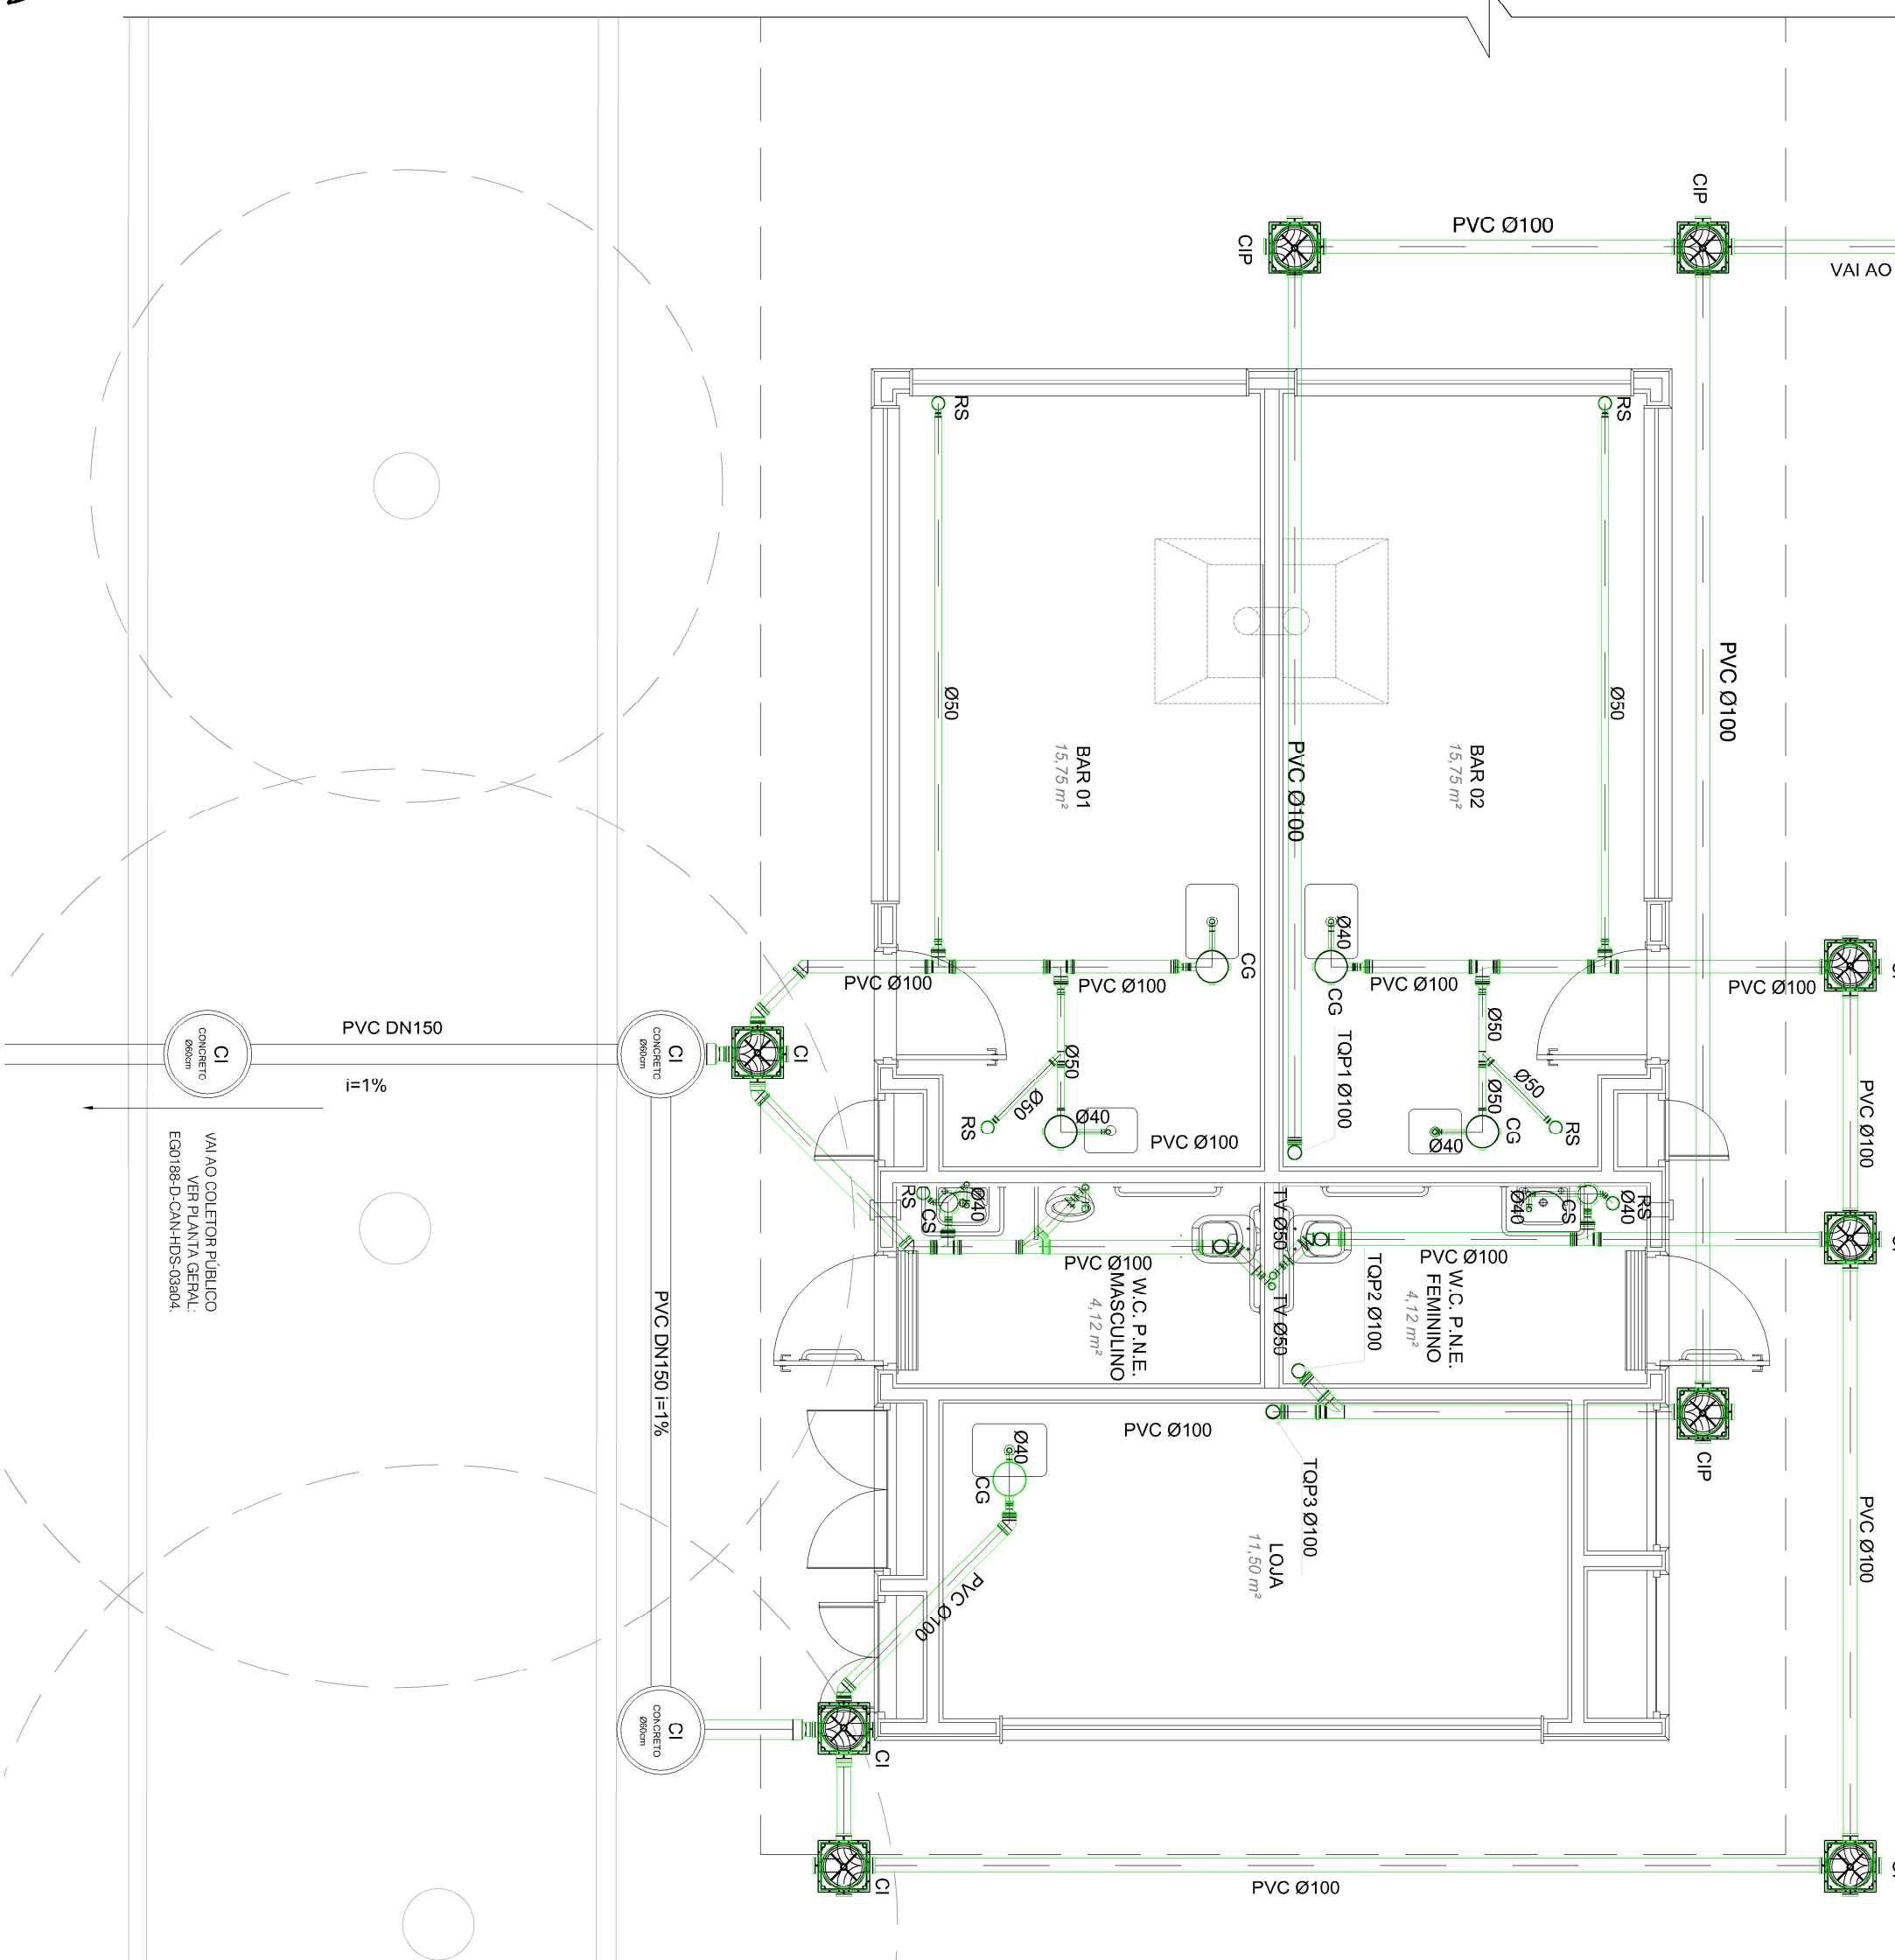

PLANTA BAIXA ESGOTO - QUIOSQUE 02

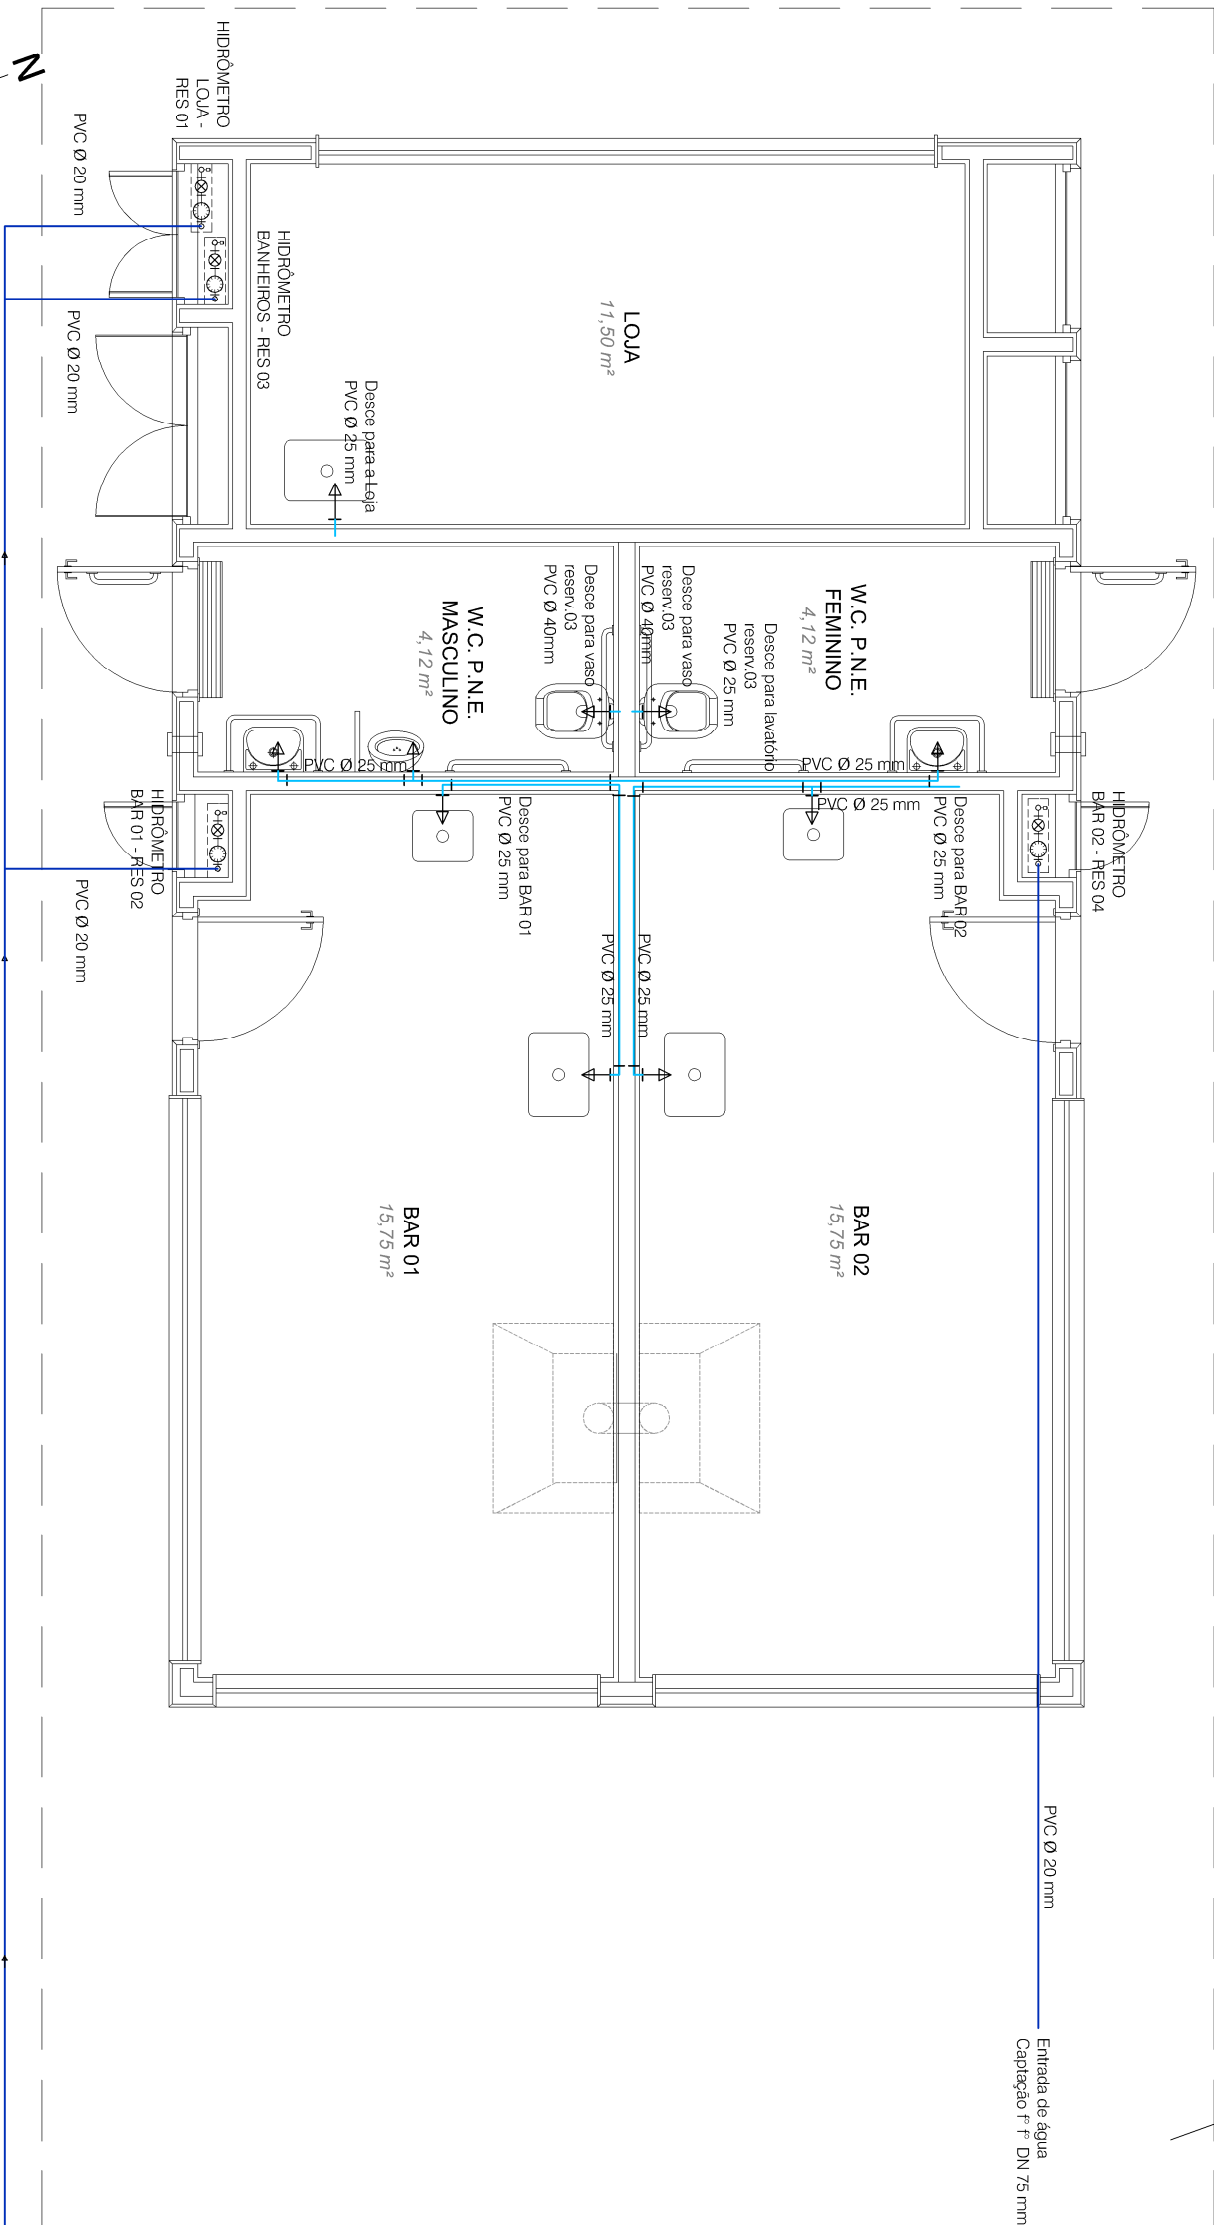

PLANTA BAIXA ENTRADA DE ÁGUA

ESCALA 1/50

[illegible]