

ENTRADA


LEGENDA

- EXTINTOR DE PÓ QUÍMICO SECO 4kg - ABC
- LUMINÂNCIA DE EMERGÊNCIA (BLOCO AUTÔNOMO-30 LEDs)
- PLACA FOTOLUMINESCENTE INDICANDO A SAÍDA
- PLACA INDICANDO A ROTA SAÍDA
- PLACA PROIBIDO FUMAR

SINALIZAÇÃO CONFORME NBR - 13434-2 - COD. 23
 COR DE FUNDO = VERMELHA
 COR DO SÍMBOLO = BRANCA FOTOLUMINESCENTE
 MARGEM = BRANCA FOTOLUMINESCENTE

Sinalização conforme NBR 13434

Símbolo

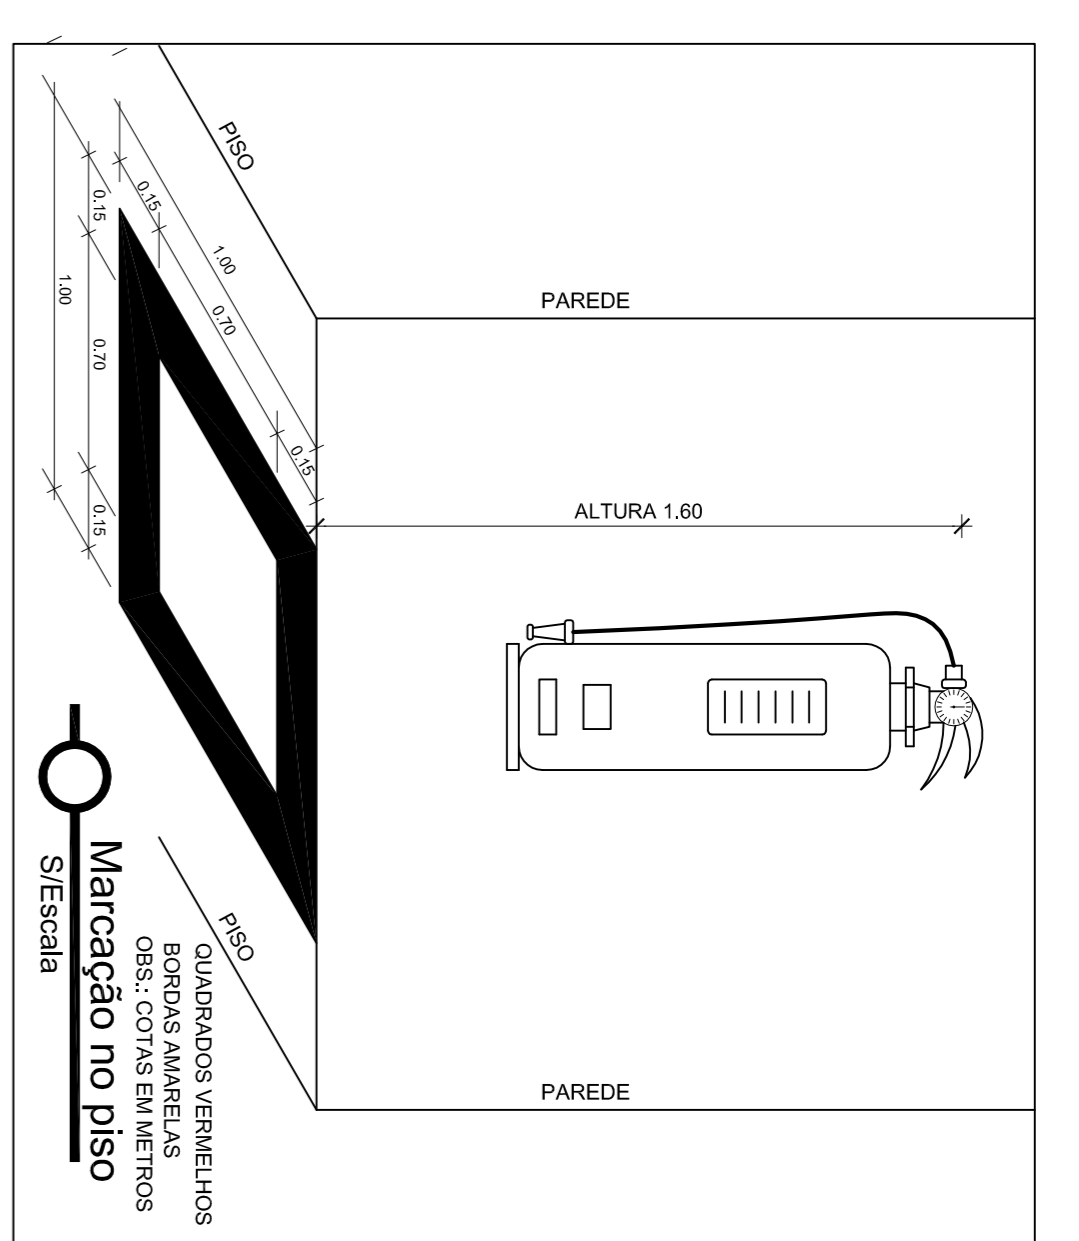

Símbolo	Significado	Forma e cor	Aplicação
	Extintor de Incêndio	Polígono: Fotoluminescente	INDICAÇÃO DE LOCALIZAÇÃO DOS EXTINTORES DE INCÊNDIO.
	Saída de emergência	Polígono: Fotoluminescente	INDICAÇÃO DA SAÍDA DE EMERGÊNCIA, UTILIZAÇÃO COMO COMPLEMENTAÇÃO DO FOTOLUMINESCENTE SETA OU IMAGEM, OU AMBOS.
	Saída de emergência	Polígono: Fotoluminescente	INDICAÇÃO DA SAÍDA DE EMERGÊNCIA, UTILIZAÇÃO COMO COMPLEMENTAÇÃO DO FOTOLUMINESCENTE SETA OU IMAGEM, OU AMBOS.

Planta Baixa

Escala: 1/50

E.I. NELSON ABBOTT DE FREITAS
 SECRETARIA MUNICIPAL DA EDUCAÇÃO

Angela Bosenbecker
 PROJETO: PROJETO PPCI

PPCI-01

LOCAL E DATA: Pácelas, outubro de 2014. ESCALA: 1/50