


LEGENDA	
	CAIXA DE ÁREA PLUVIAL SIMPLES
	JOELHO 45
	JOELHO 45- DESCE
	JOELHO 90
	JOELHO 90- COLUNA
	JOELHO 90- DESCE
	CURVA 90 CURTA- DESCE
	JUNÇÃO SIMPLES
	TE SANITÁRIO
	RALOS PLUVIAIS

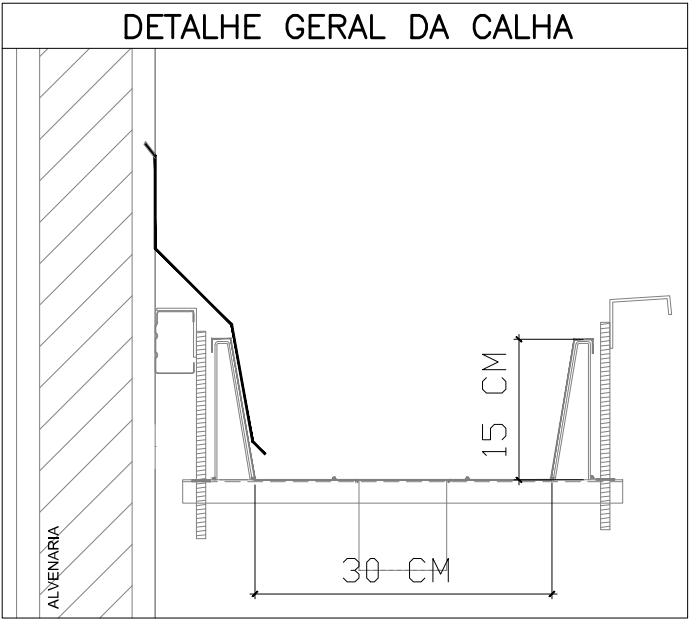

1 PLANTA BAIXA
ESCALA 1/75

<div><div>FNDE</div><div>Fundo Nacional de Desenvolvimento da Educação</div><div>Ministério da Educação</div><div>GOVERNO FEDERAL</div><div>BRASIL</div><div>PÁTRIA EDUCADORA</div></div>			
PROJETO PADRÃO - FNDE			
PROPRIETÁRIO: : PREFEITURA MUNICIPAL DE PELOTAS			
ENDEREÇO: EMEI DUNAS - EMEI EUCALIPTOS - EMEI SÍTIO FLORESTA - EMEI SANGA FUNDA - EMEI VILA PRINCESA			
MUNICÍPIO - UF: PELOTAS - RS			
PROPRIETÁRIO			
RESP. TÉCNICO		CREA	
AUTOR DO PROJETO		CAU	
DLFO		CREA	
		RA	
ENDEREÇOS PROJETO TIPO 2: EMEI DUNAS - RUA GIOVANI GUIMARÃES, 570 EMEI EUCALIPTOS - RUA BEZERRA DE MENEZES, S/Nº EMEI SÍTIO FLORESTA - RUA IGNÁCIO T. MACHADO, S/Nº EMEI SANGA FUNDA - AV. ILDEFONSO SIMÕES LOPES, 5062 EMEI VILA PRINCESA - AV. 4 VL. PRINCESA, S/Nº			
OBSERVAÇÕES:			
PROJETO EXECUTIVO			
PROGRAMA PROINFÂNCIA - PROJETO TIPO 2			
PROJETO DE INSTALAÇÕES			
COORDENAÇÃO CGEST - Coordenação Geral de Infraestrutura Educacional		PLANTA DE LANÇAMENTO DA REDE PLUVIAL TÉRREO	
HAP			
REVISÃO R.00		ESCALA 1/75	
FORMATO A0 (841x630)		DATA EMISSÃO JUNHO/2015	
		PRANCHA 03/03	