




PLANTA BAIXA  
ESC. 1:1000 (A1) / 1:2000 (A3)



PLANTA BAIXA  
ESC. 1:1000 (A1) / 1:2000 (A3)

### CONVENÇÕES DE PROJETO

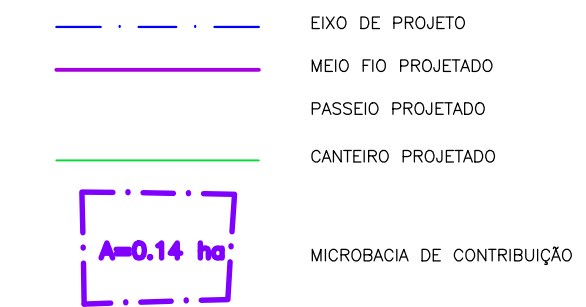

CONVENÇÕES:		
	PROJETADA	EXISTENTE
BOCA DE LOBO		
POÇO DE VISTA		
CARA COLETORA COM GRELH		
REDE PLUVIAL		

### NOTAS:


- MEDIDAS E DIMENSÕES EM METROS, EXCETO ONDE INDICADO DE OUTRA FORMA.
- BACIAS DE CONTRIBUIÇÃO DELIMITADAS COM BASE NAS CURVAS DE NÍVEL DE PELOTAS (RESTITUIÇÃO AEROFOTOGRAMÉTRICA – 1995) DISPONÍVEL NO PLANO DIRETOR DE DRENAGEM DE PELOTAS.

### DESENHOS DE REFERÊNCIA:



- JGV–GEM–01: PROJETO GEOMÉTRICO – PLANTA BAIXA E PERFIL LONGITUDINAL
- JGV–GEM–02: PROJETO GEOMÉTRICO – PLANTA BAIXA E PERFIL LONGITUDINAL
- JGV–GEM–03: PROJETO GEOMÉTRICO – PLANTA BAIXA E PERFIL LONGITUDINAL
- JGV–GEM–04: PROJETO GEOMÉTRICO – PLANTA BAIXA E PERFIL LONGITUDINAL

### ORIGEM DO LEVANTAMENTO

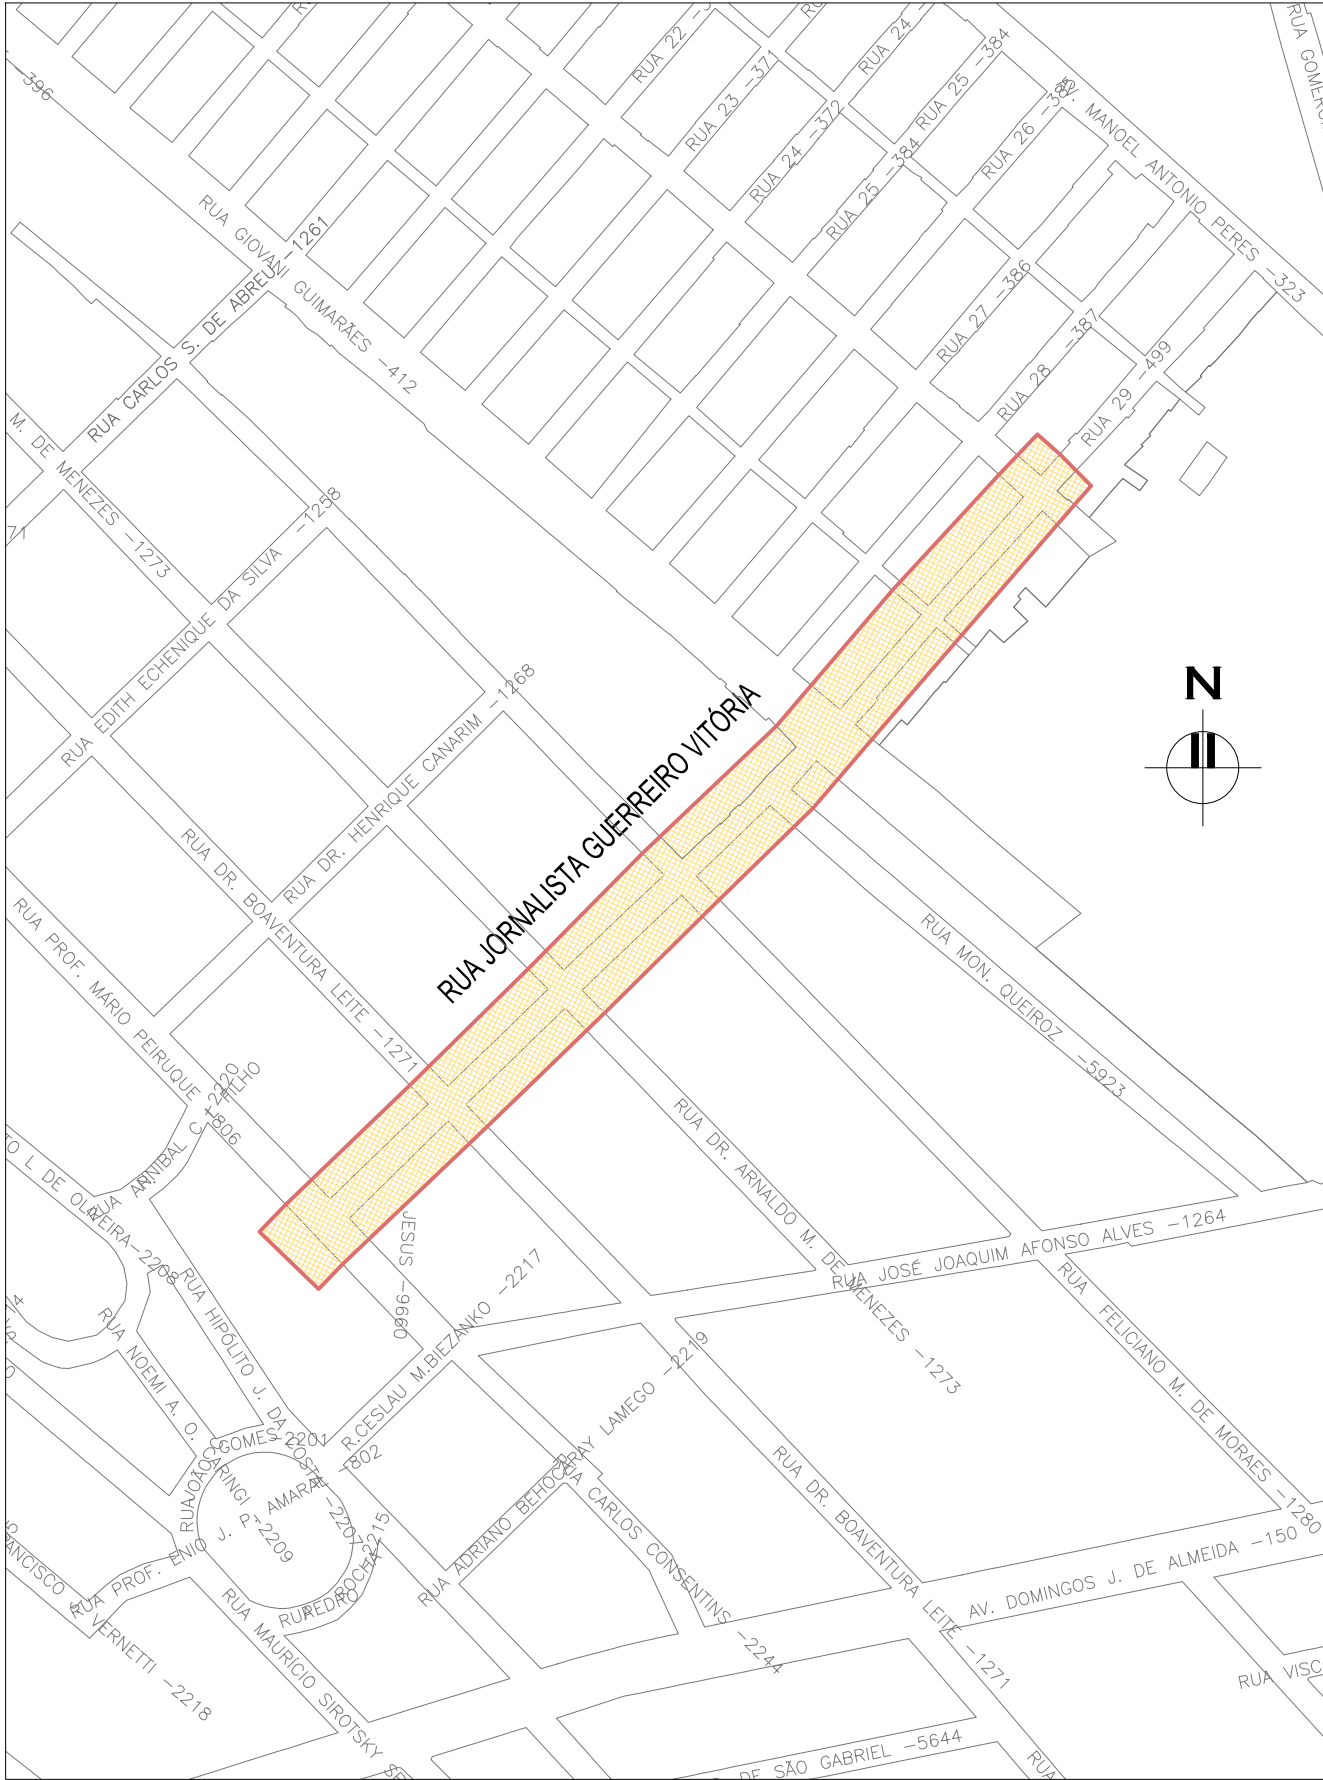RN 1965N – IBGE  
COORDENADAS UTM SIRGAS2000 (m):  
E= 373.327,771 N= 6.485.254,001 ALTITUDE= 7,7788



PLANTA DE SITUAÇÃO  
ESCALA: 1:5000 (A1) / 1:10000 (A3)

01	REVISÃO DA LARGURA DE PASSOS	ROGER S.	HELENA B.	GLAUBER S.	04/04/2016
00	EMIÇÃO INICIAL	STEPHANIA S.	HELENA B.	GLAUBER S.	05/01/2016
REVISÃO	DESCRIÇÃO	DESENHISTA	PROJETISTA	APROVADOR	DATA
DIREITOS AUTORAIS RESERVADOS CONFORME TERMOS CONTRATUAIS. PROIBIDA A REPRODUÇÃO TOTAL OU PARCIAL DESTES DESENHOS SEM O EXPRESSO CONSENTIMENTO DO PROPRIETÁRIO.					
CONTRATADO		CLIENTE			
		 <b>PREFEITURA DE PELOTAS</b>			
IDENTIFICAÇÃO DO PROJETO					
PAVIMENTAÇÃO PAC 2 – RUAS COLETORAS MUNICÍPIO DE PELOTAS/RS					
TÍTULO DO DESENHO					
RUA JORNALISTA GUERREIRO VITÓRIA PROJETO DE DRENAGEM MICROBACIAS DE DRENAGEM					
RESPONSÁVEL TÉCNICO		NOME DO ARQUIVO		NÚMERO DA REVISÃO	DATA DA REVISÃO
ENR. GLAUBER C. SILVA		EG0190-M01.11_JGV-DRE-01-01.dwg		01	04/2016
ESCALA		CÓDIGO DO DESENHO			
INDICADA				JGV-DRE-01-01	