





LEGENDA DE EQUIPAMENTO			
AMBIENTES	EQUIPAMENTO	QTD	DESCRIÇÃO
COZINHA DESPENSA COPIA LACTÁRIO ADM.	RF1	01	REFRIGERADOR VERTICAL INDUSTRIAL 4 PORTAS (COZINHA)
	RF2	01	REFRIGERADOR DOMÉSTICO "FROSTFREE" 410L (DESPENSA)
	RF3	01	REFRIGERADOR DOMÉSTICO "FROSTFREE" 300L (LACTÁRIO)
	FZ	01	FREEZER INDUSTRIAL VERTICAL 500L (DESPENSA)
	FO	01	FOGÃO INDUSTRIAL DE QUEIMADORES (3 DUPLOS E 3 SIMPLES) COM Forno ACOPLADO (COZINHA)
	FO2	01	FOGÃO DOMÉSTICO DE 4 QUEIMADORES COM Forno (LACTÁRIO)
	MI	02	MICROONDAS 30L - LINHA BRANCA (COZINHA E LACTÁRIO)
	LV	01	LAVA-LOUÇAS (COZINHA)
	ES	01	ESTERILIZADOR PARA MAMadeiras PARA MICROONDAS (LACTÁRIO)
	LQ1	01	LIQUIDIFICADOR INDUSTRIAL CAPACIDADE DE 15L (COZINHA)
	LQ2	01	LIQUIDIFICADOR INDUSTRIAL CAPACIDADE DE 8L (COZINHA)
	LQ3	01	LIQUIDIFICADOR INDUSTRIAL CAPACIDADE DE 4L (LACTÁRIO)
	BL1	01	BALANÇA DIGITAL DE PRATO COM CAPACIDADE MÍN. 30kg (COZINHA)
	BL2	01	BALANÇA PLATAFORMA 150 kg (TRAGEM/ LAVAGEM)
	EP	01	ESPRESSOEDOR DE FRUTAS (COZINHA)
	BT1	01	BATEDeira PLANETARIA INDUSTRIAL 12L (COZINHA)
	MT	01	MULTIPROCESSADOR DE ALIMENTOS (COZINHA)
	CT	01	CENTRÍFUGA DE FRUTAS DE 800W (COZINHA)
	MX	01	MIXER DE ALIMENTOS 1L (COZINHA)
	CA	01	CAFETEIRA ELÉTRICA 1000W (SALA PROFESSORES)
	PR	06	PURIFICADOR DE ÁGUA - REFRIGERADO (COPIA FUNC., COZINHA, LACTÁRIO E SOLÁRIOS)
	EX	01	EXAUSTOR INDUSTRIAL PARA FOGÃO DE 6 QUEIMADORES (COZINHA)
LAVANDERIA	MQ	01	LAVADORA DE ROUPAS 11 Kg - LINHA BRANCA
	SC	01	SECADORA DE ROUPAS 10 Kg - LINHA BRANCA
APOIO GERAL	FR	02	FERRO ELÉTRICO A SECO
	CL	02	CARRIO COLETOR DE LIXO - CAPACIDADE 120L/50 Kg
	LX2	09	LIXEIRA DE 50L COM PEDAL (SANIT. INFANTIL/ FRALDÁRIO/ LACTÁRIO/ COZINHA/ TRAGEM)
APOIO GERAL	LX1	02	CONJUNTO DE LIXEIRA PARA COLETA SELETIVA EM FIBRA DE VIDRO CAPACIDADE DE 50L (CIRCULAÇÃO BLOCO B/ ACESSO)
	BB	02	BERBEDOURO ELÉTRICO ACESSÍVEL CAPACIDADE MÍN. 6L/h (CIRCULAÇÃO BLOCO B)
	BB2	01	BERBEDOURO INDUSTRIAL DE 25L (REFEITÓRIO/ PÁTIO COBERTO)
	AR1	01	APARELHO DE AR CONDICIONADO SPLIT 30.000BTU'S (SALA MULTUSO)
	AR2	02	APARELHO DE AR CONDICIONADO SPLIT 10.000BTU'S (ADMINISTRAÇÃO / SALA DOS PROFESSORES)
	TV	02	TELEVISOR DE 32" (SALA MULTUSO/ SALA DOS PROFESSORES)
	DVD	02	APARELHO DE DVD (SALA MULTUSO/ SALA DOS PROFESSORES)
	MS	15	VENTILADOR DE PAREDE (CRECHES I/ II/ III/ PRÉ-ESCOLA/ MULTUSO/ ADMINISTRAÇÃO/ SALA DOS PROFESSORES)
APOIO GERAL	MS	06	APARELHO DE SOM TIPO MICROSYSTEM COM ENTRADA USB E CARTÃO DE MEMÓRIA (CRECHES I/ II/ III/ PRÉ-ESCOLA/ S. MULTUSO)

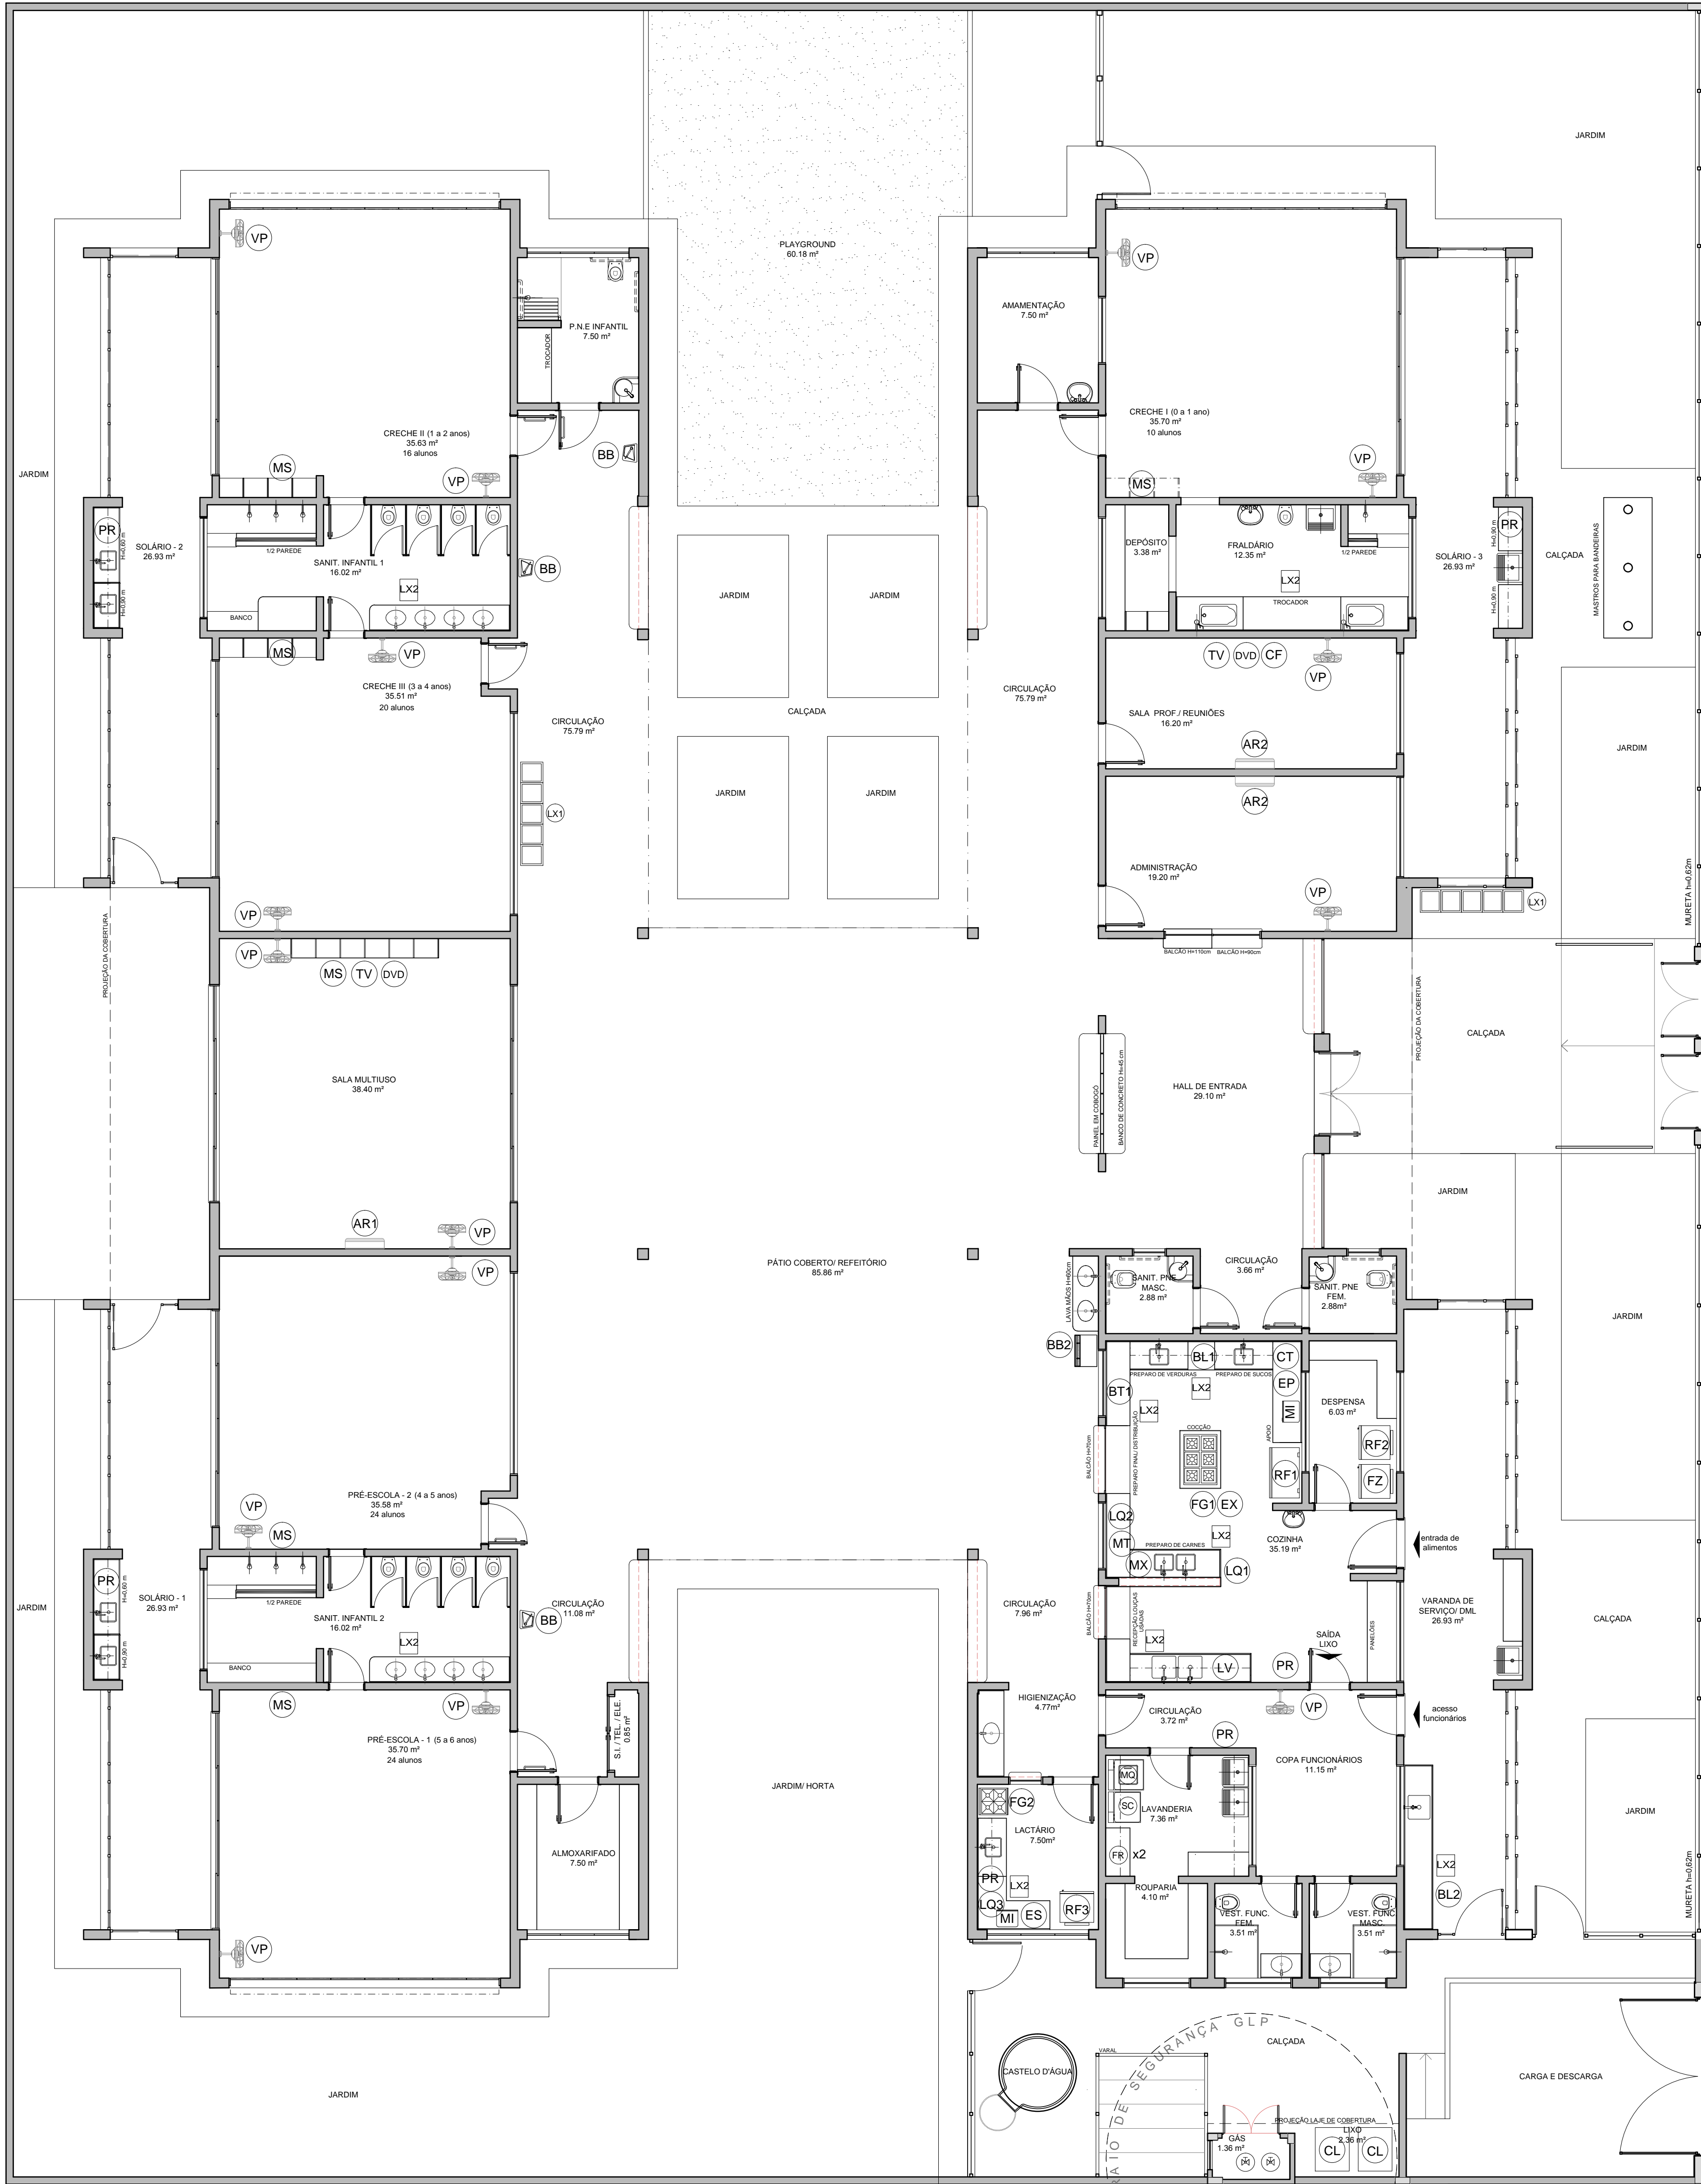

1 PLANTA DE LAYOUT - EQUIPAMENTO  
ESCALA 1/75

NOTAS	
- MEDIDAS E NÍVEIS EM METROS; - VERIFICAR POSIÇÃO EXATA DOS PILARES NO PROJETO ESTRUTURAL; - VERIFICAR DETALHES CONSTRUTIVOS PERTINENTES NAS PRANCHAS DE DETALHAMENTO; - EM CASO DE CONFLITO DE INFORMAÇÕES ENTRE O PROJETO GRÁFICO E O MEMORIAL DESCRITIVO, PREVALECE A INFORMAÇÃO CONTIDA NOS DESENHOS; - ALTERAÇÕES NESTE PROJETO SOMENTE COM AUTORIZAÇÃO EXPRESSA DO FNDE	
REFERÊNCIAS:	
- PLANILHA DE QUANTITATIVOS; - MEMORIAL DESCRITIVO E ESPECIFICAÇÕES TÉCNICAS	

LEGENDA:	
	INDICAÇÃO NÍVELS PLANTA E CORTE
	INDICAÇÃO DE VISTAS
	ESPECIFICAÇÕES DE MATERIAIS
	INDICAÇÃO DE FACHADAS
	INDICAÇÃO DE PORTAS E JANELAS
	INDICAÇÃO DE ELEMENTOS (BANQUETAS, PRATELEIRAS E ETC.)

					
PROJETO PADRÃO - FNDE					
PROPRIETÁRIO: : PREFEITURA MUNICIPAL DE PELOTAS					
ENDEREÇO: EMEI LARANJAL - EMEI NAVEGANTES - EMEI VASCO PIRES					
MUNICÍPIO – UF: PELOTAS - RS					
PROPRIETÁRIO					
RESP. TÉCNICO CREA					
AUTOR DO PROJETO CAU					
DLFO				CREA	
				RA	
ENDEREÇOS PROJETO TIPO 2 :					
EMEI LARANJAL - PRAÇA NOVA PALMA, 48					
EMEI NAVEGANTES - PASSEIO DOIS, S/ Nº					
EMEI VASCO PIRES - RUA FAGUNDES VARELA, 874					

PROJETO EXECUTIVO

PROGRAMA PROINFÂNCIA - PROJETO TIPO 2			
PROJETO DE ARQUITETURA			
COORDENAÇÃO CGEST - Coordenação Geral de Infraestrutura Educativa	PLANTA BAIXA LAYOUT EQUIPAMENTO		ARQ
	REVISÃO R.00	ESCALA 1/75 DATA EMISSÃO JUNHO/2015	PRANCHAS 04/34