



Legenda	
	Bombas
	Hidrômetros - HIDRÔMETRO
	Registro bruto gaveta ABNT c/PVC soldável - RG
	Registro de Pressão com PVC soldável - RP
	Valvula de retenção vertical c/ PVC soldável - VR

Legenda das indicações	
CH	Chuveiro - 25mm x 1/2"
HIDRÔMETRO	Hidrômetros - cavalete 3/4"
LV	Lavatório com joelho de 90° - 25 mm - 1/2"
PIA	Pia de cozinha com joelho de 90° - 25 mm - 1/2"
RG	Registro bruto gaveta ABNT c/PVC soldável - 3/4"
RP	Registro de Pressão com PVC soldável - 25 mm - 3/4"
TLR	Tanque de lavar com joelho de 90° - 25 mm - 3/4"
VS	Vaso sanitário com caixa acoplada - 3/4"

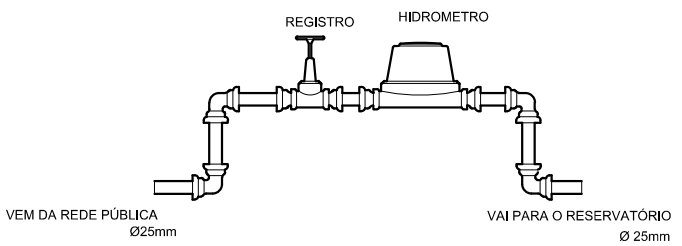

Detalhe Cavalete do Hidrômetro

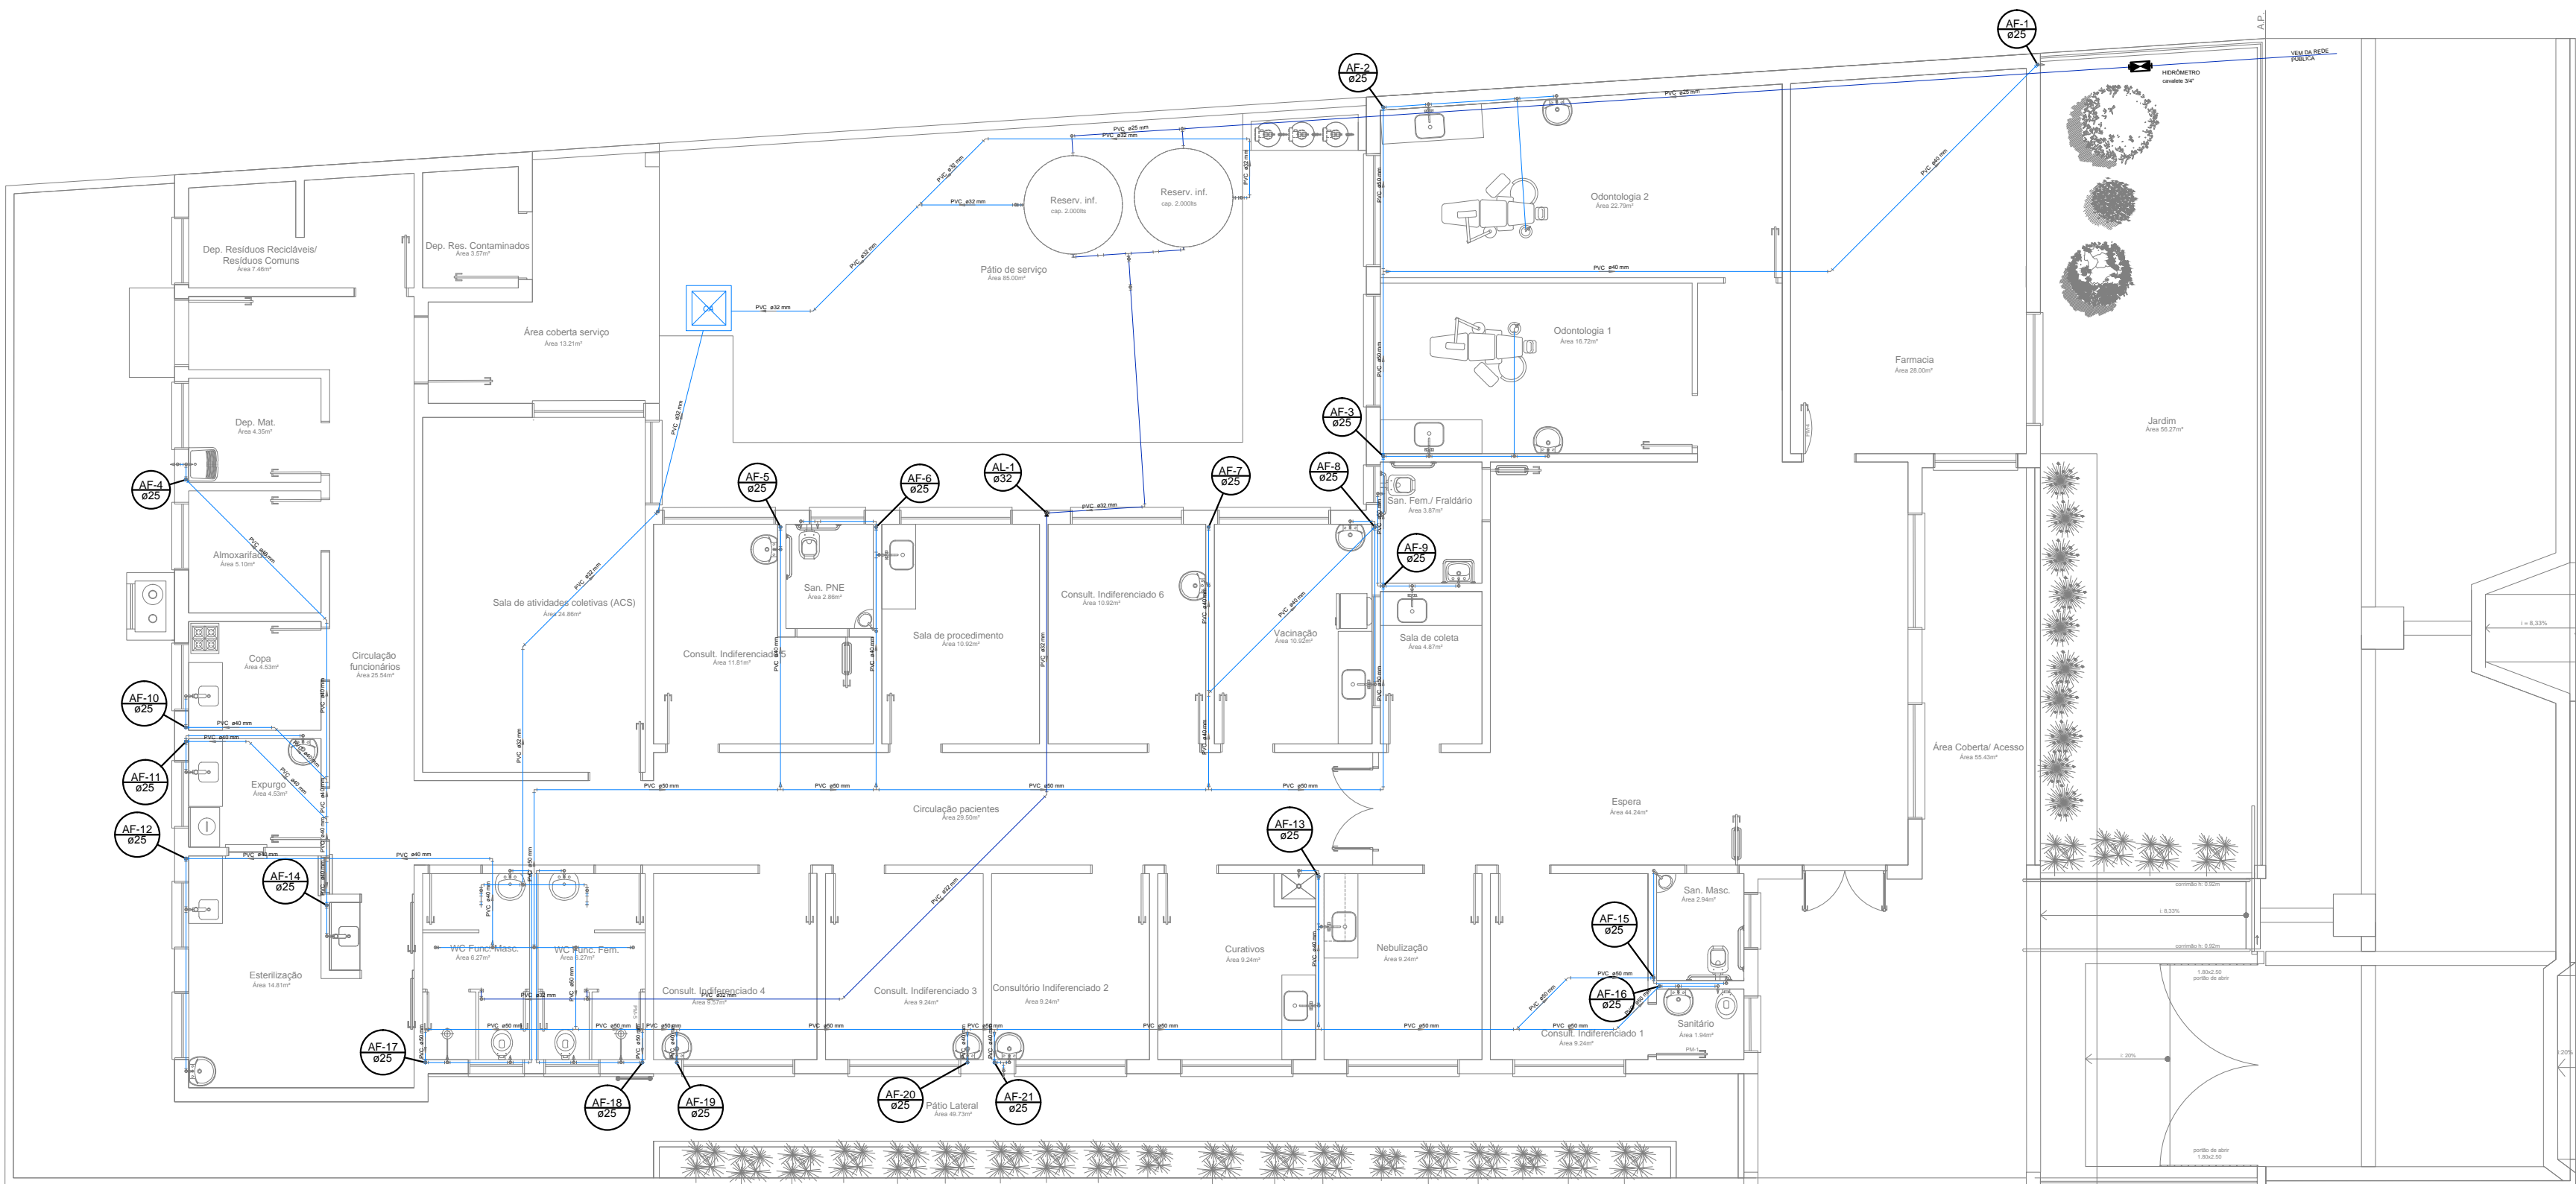

PLANTA BAIXA - ALIMENTAÇÃO DE ÁGUA
Escala 1/100



UNIDADE DE GERENCIAMENTO DE PROJETOS

PROJETO UNIDADE BÁSICA DE SAÚDE

UBS VIRGÍLIO COSTA

RUA EPITÁCIO PESSOA, Nº 1301/1291 - FRAGATA

PLANTA BAIXA - ALIMENTAÇÃO DE ÁGUA

EQUIPE TÉCNICA DA UGP

Arq. Elise Lopes Dutra - CAU RS A46844-4

Engª. Civil Mirela Silveira de Faria - CREA RS 146401

Engª. Civil Vinicius Ferreira - CREA RS 150330

Engº Eletricista Rogério da Silveira Freitas - CREA RS 146900

Data

MAIO/2016

Escala

INDICADA

Prancha

02/10