




1 PLANTA BAIXA - entrada d'água, saída de esgoto e rede de gás
esc 1:50

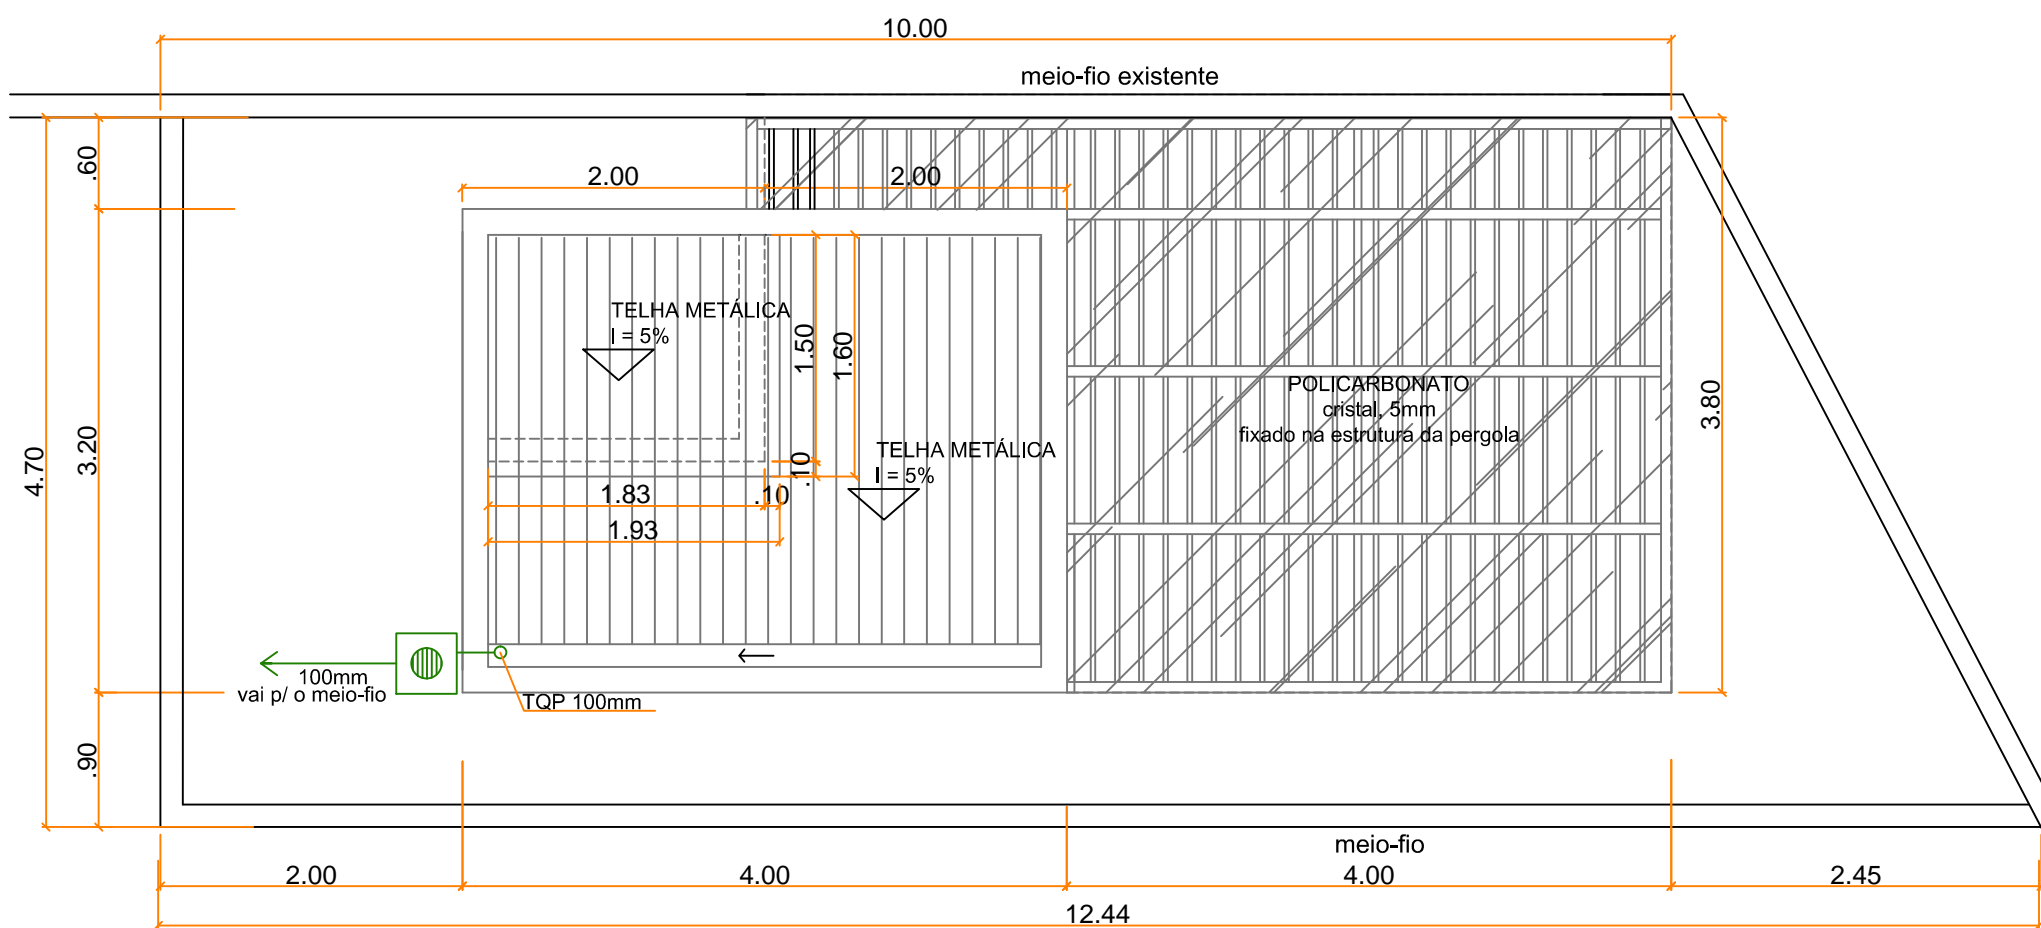



2 PLANTA COBERTURA
esc 1:50

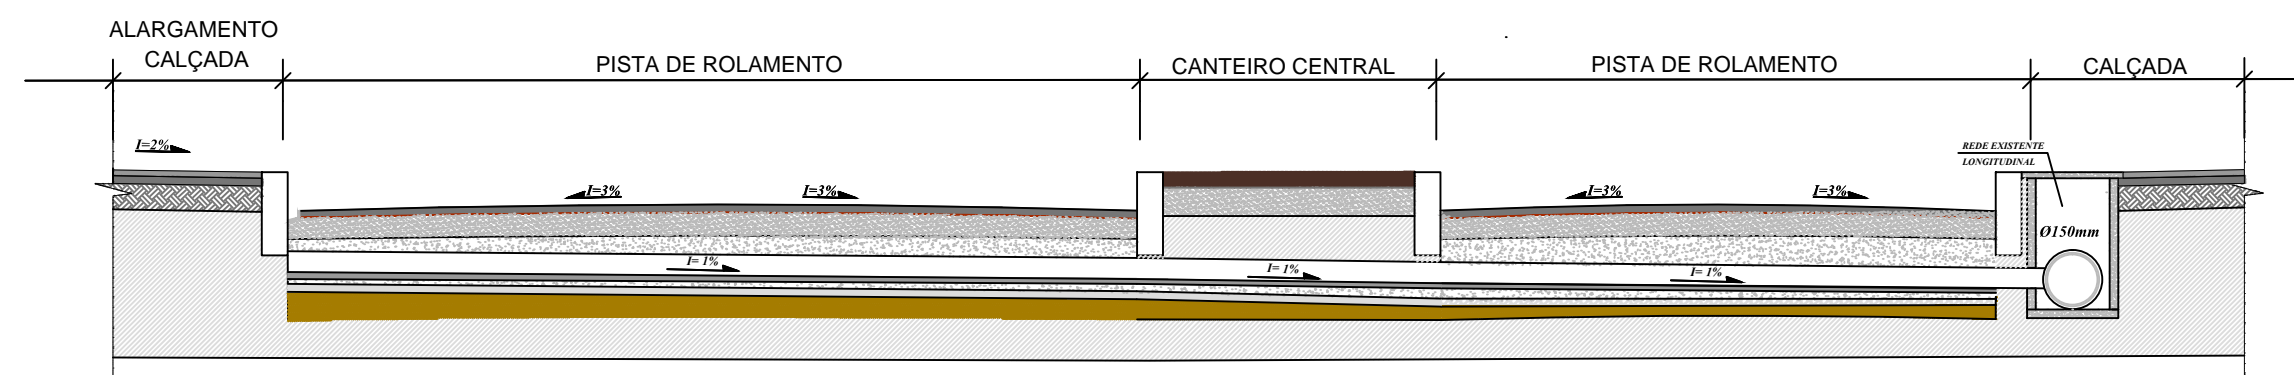


6 Detalhe travessia
sem escala

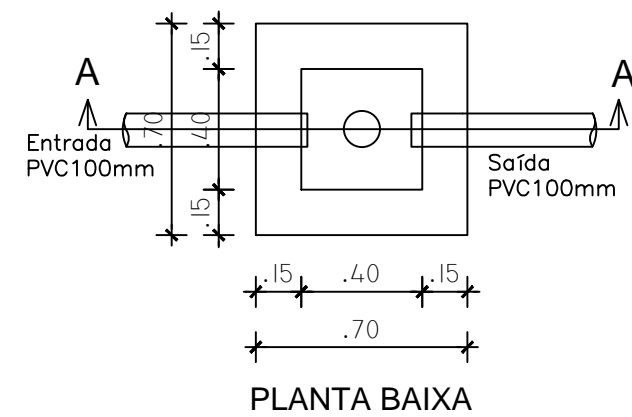

3 DETALHE CAIXA INSPEÇÃO
SEM ESCALA

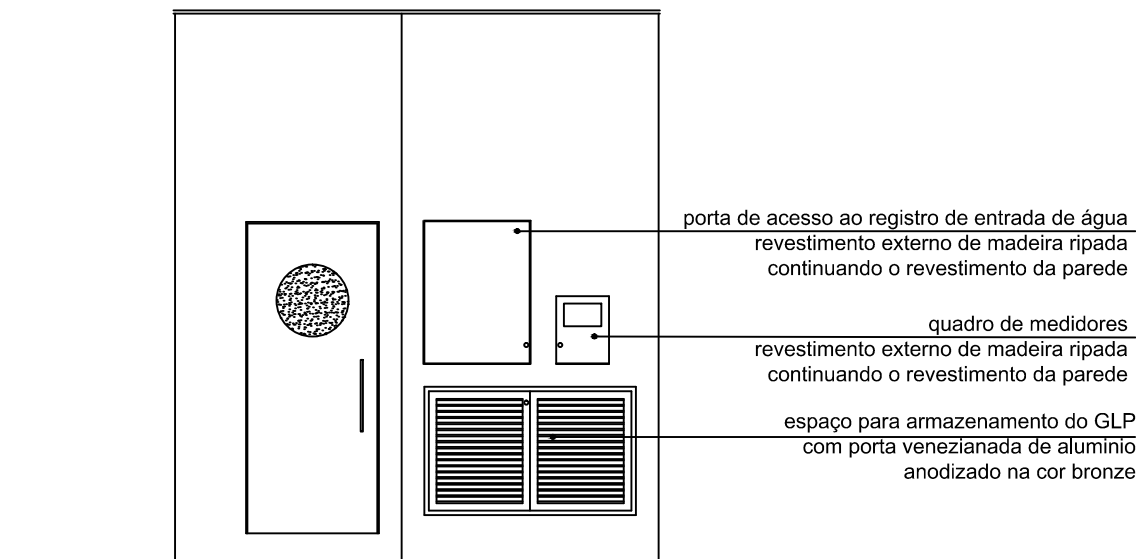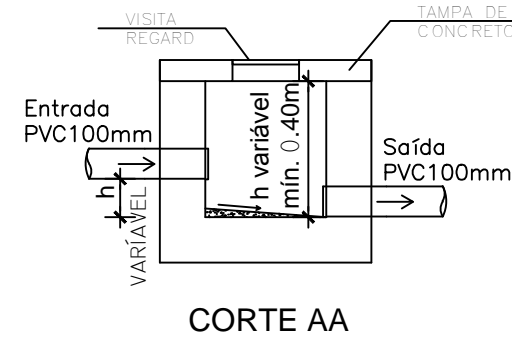


4 DETALHE ARQ. - FACHADA LATERAL
esc 1:50

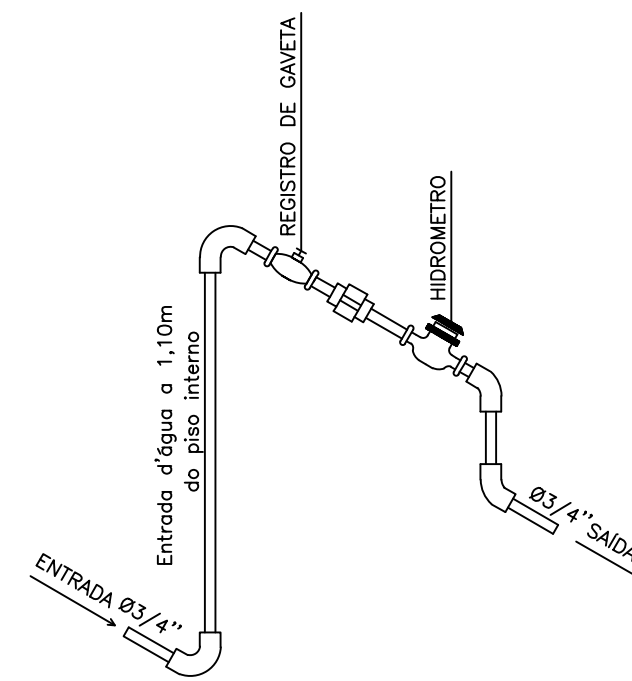

5 DETALHE HIDROMETRO
SEM ESCALA

LEGENDA

	CAIXA DE GORDURA - 18L		CANALIZAÇÃO ÁGUA FRIA (NA PAREDE)
	CAIXA DE INSPEÇÃO - 40X40cm h=variável		CANALIZAÇÃO ÁGUA FRIA (SUBTERRÂNEA)
	COLETOR PLUVIAL - 40X40cm		TUBULAÇÃO DE GÁS
	TUBO DE QUEDA PLUVIAL		TUBULAÇÃO DE ESGOTO PLUVIAL
	RS RALO SIFONADO		TUBULAÇÃO DE ESGOTO CLOACAL

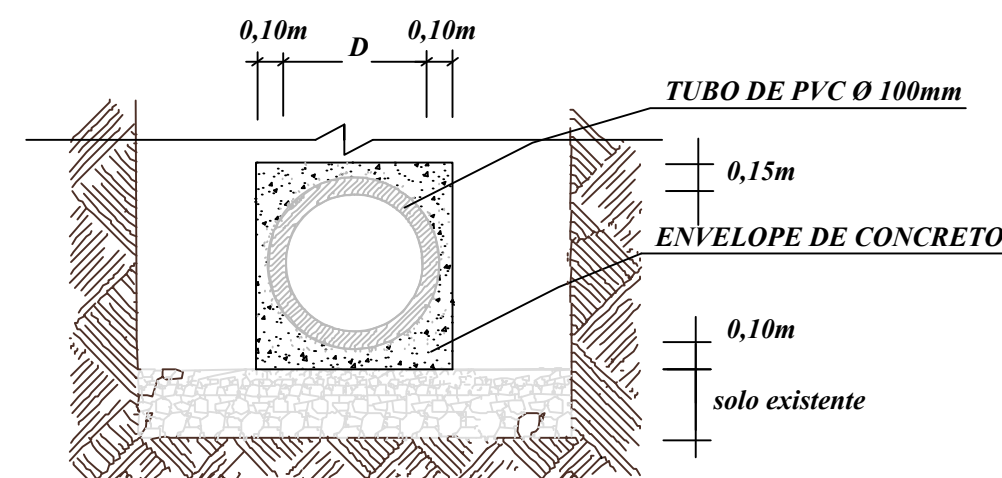

7 Detalhe envelopamento
sem escala



SECRETARIA DE COORDENAÇÃO E PLANEJAMENTO
UNIDADE DE GERENCIAMENTO DE PROJETOS

PROJETO QUIOSQUES - ORLA PRAIA DO LARANJAL

HIDROSSANITÁRIO - PONTO 2

EQUIPE TÉCNICA DA UGP

Eng. Civil - Karen B. Almeida Esperança - CREA/RS 133.204

Prancha

01/02

Escala

1 / 50

Data

JUNHO/2016

Av. Ferreira Viana, nº. 1135, Areal, CEP 96085-000, Pelotas/RS - Tel.: (053) 3227 15 13
Site: www.pelotas.rs.gov.br - E-mail: ugp@pelotas.com.br