


1 PLANTA BAIXA TRECHO 1
ESC: 1/500

LEGENDA	
	Blocos de concreto intertravados
	Piso de concreto
	Meio-fio a implantar
	Alinhamento predial
	Canteiro existente
	Canal de drenagem existente
	Árvores existentes - manter
	Grama a implantar
	Abriço de ônibus a implantar



2 PLANTA BAIXA TRECHO 2
ESC: 1/500

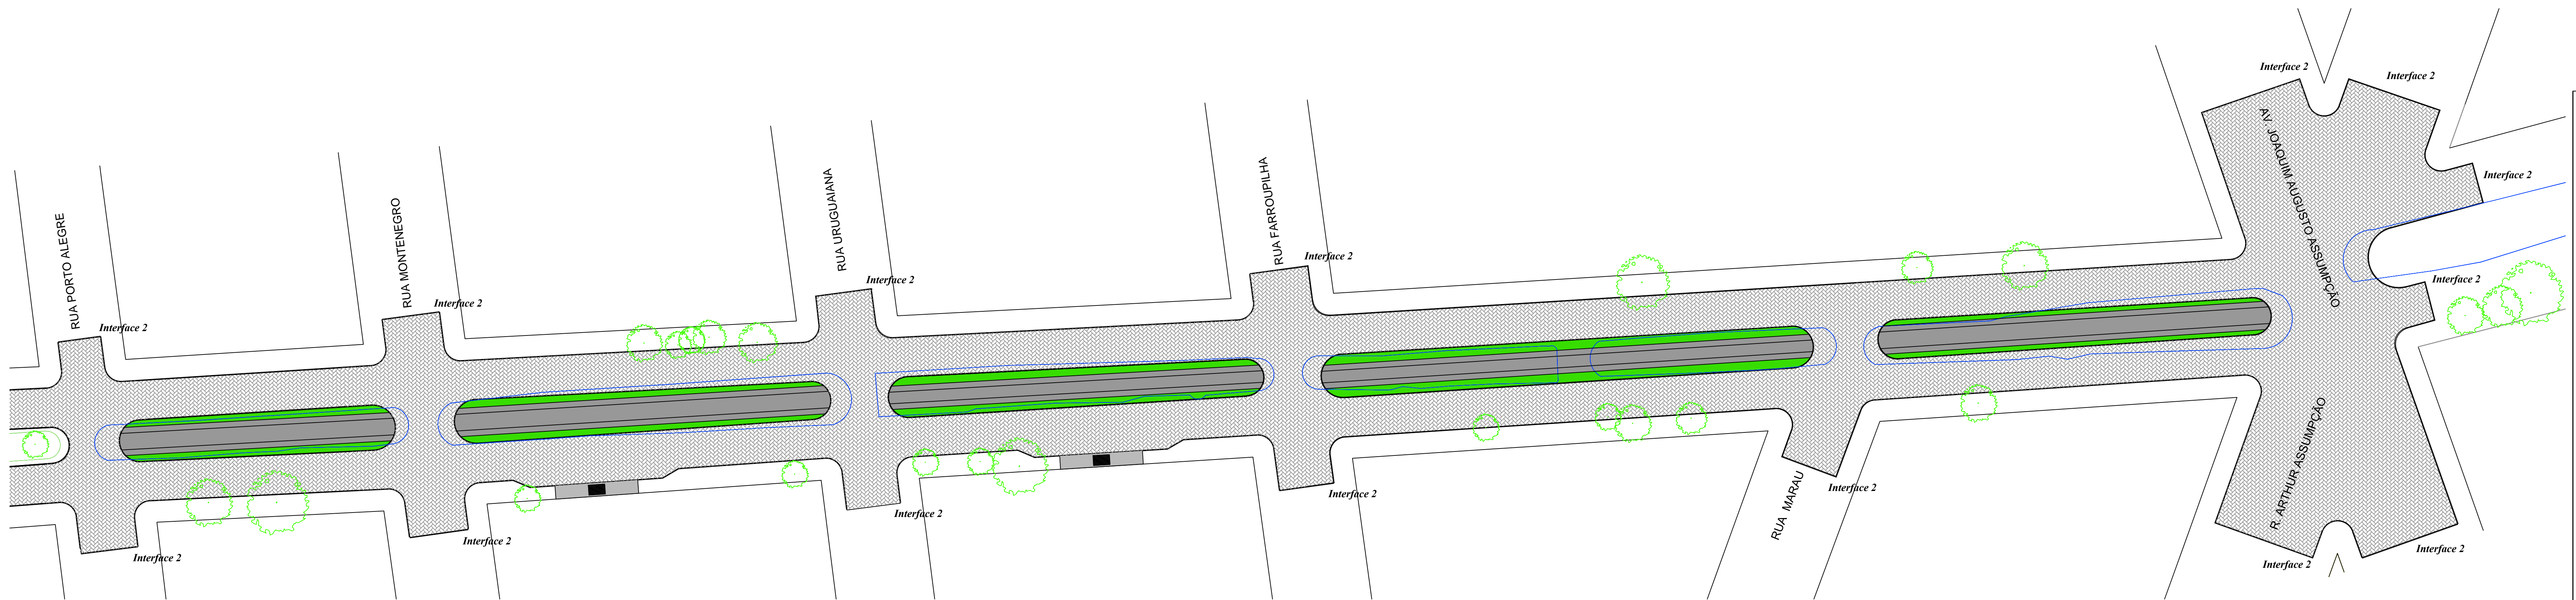

PROJETO DE REQUALIFICAÇÃO DA AV. ESPÍRITO SANTO - PELOTAS/RS		Escala 1 / 500
PROJETO DE PAVIMENTAÇÃO PLANTA BAIXA		Planha 3/21
EQUIPE TÉCNICA DA UGP Eng. Civil Patrício Xavier - Crea RS 128963		Data JAN/2016