
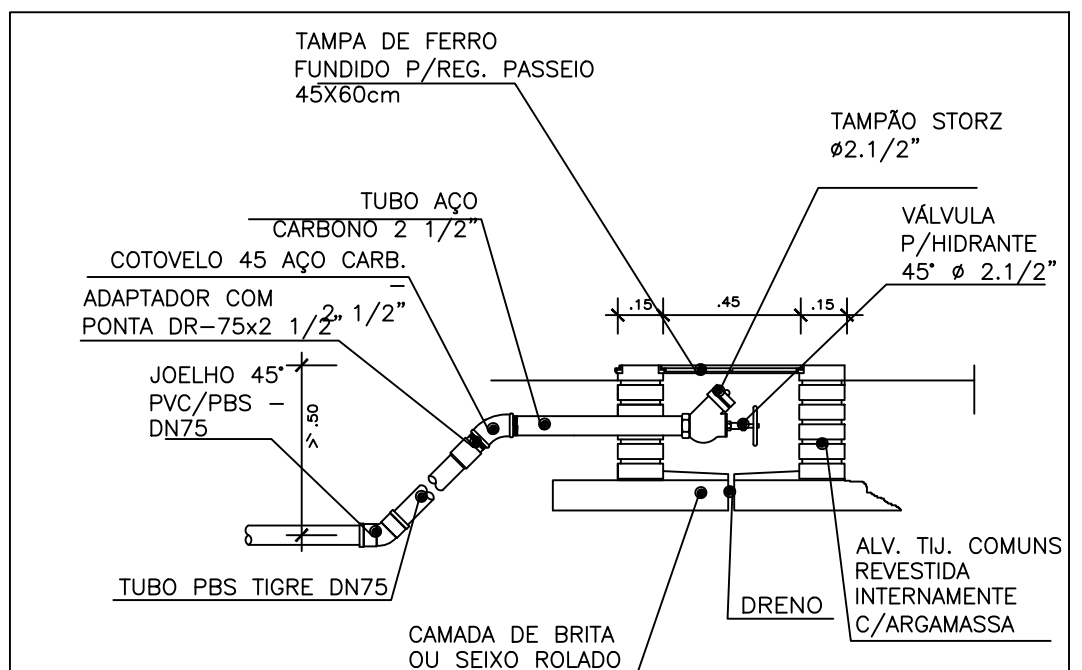
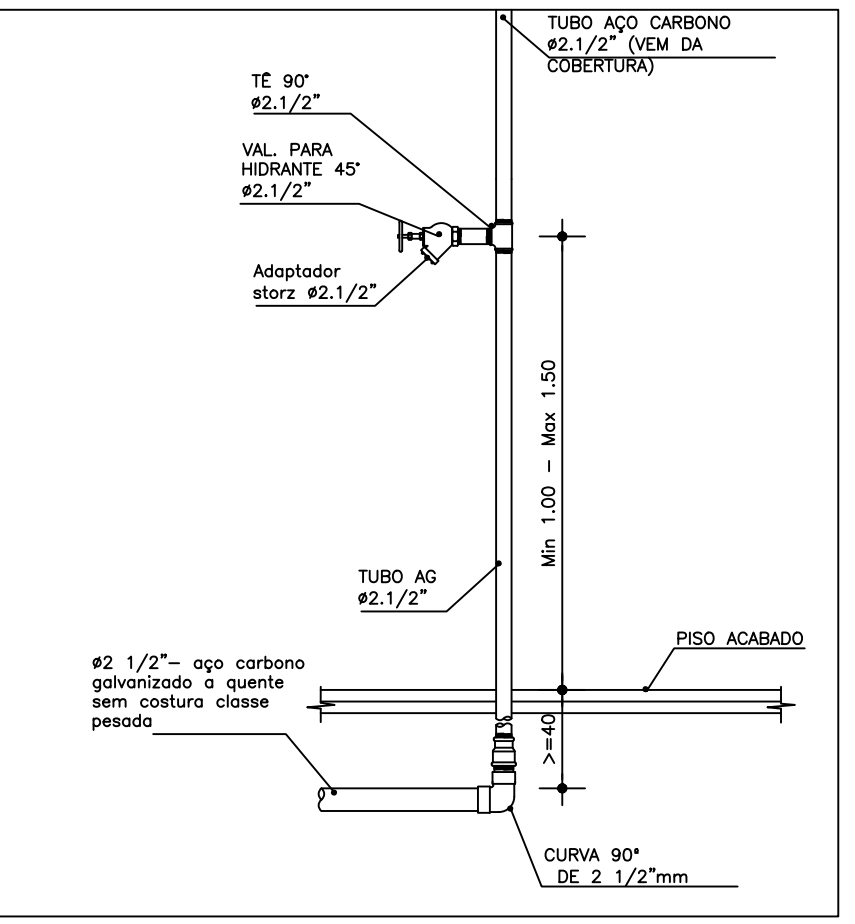


HIDRANTE DE INCÊNDIO PAV. TÉRREO

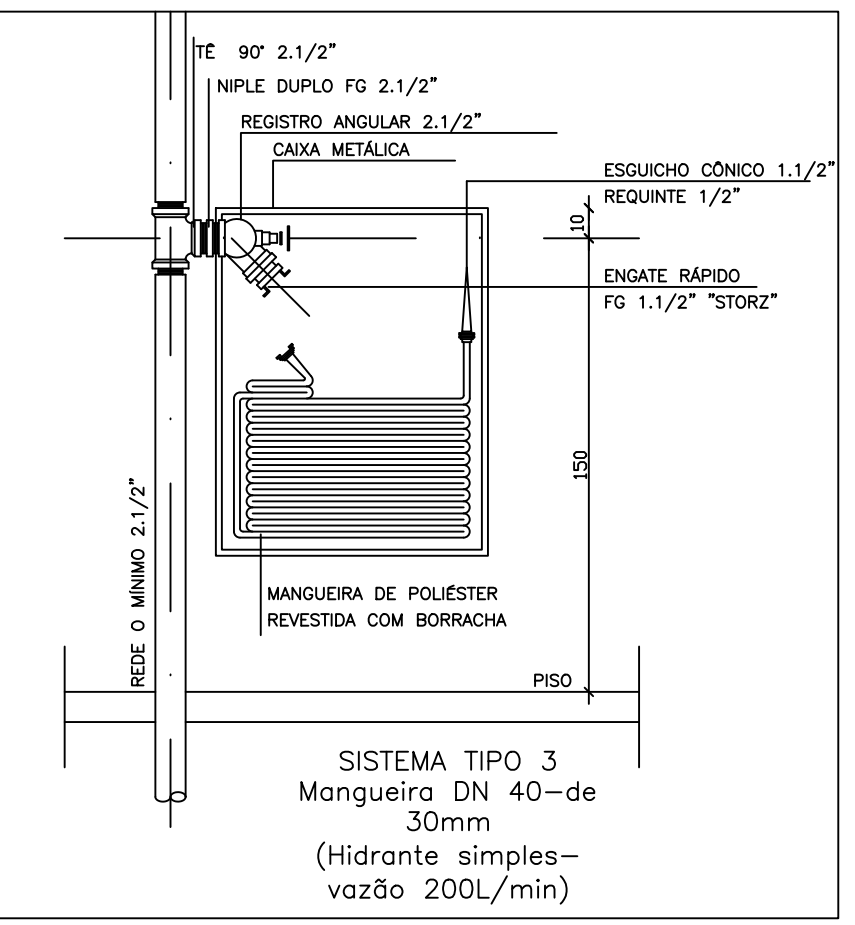

REG. DE PASSEIO

Escala 1:25

- 02 BOMBAS
- ÁGUA POTÁVEL/POTÊNCIA POTÊNCIA DE 12 CV Hman=15mca. Q=5m³/h MONOESTÁGIO TENSÃO 380/220V (monofásica)
- HIDRANTE - PPCJ MÚLTIPLO-ESTÁGIO POTÊNCIA DE 5 CV TENSÃO 380/220V (TRIFÁSICA)



Planta Baixa

Escala:1/75

LEGENDA

- EXTINTOR DE PÓ QUÍMICO SECO 4kg — ABC
- ILUMINAÇÃO DE EMERGÊNCIA (BLOCO AUTÔNOMO—30 leds)
- PLACA FOTOLUMINESCENTE INDICANDO A SAÍDA
- PLACA INDICANDO A ROTA SAÍDA
- PLACA PROIBIDO FUMAR
- REGISTRO DE RECALQUE C/VÁLVULA DE RETENÇÃO
- HIDRANTE - SISTEMA TIPO 2 - 100litros/min.

Simbolo	Significado	Forma e cor	Aplicação
	saída de emergência	Simbolo: retangular Fundo: verde Pictograma: fotoluminescente	INDICAÇÃO DO SENTIDO (ESQUERDA OU DIREITA) DE UMA SAÍDA DE EMERGÊNCIA, ESPECIALMENTE PARA SER FIXADO EM COLUNAS OU PAREDES h=180cm DO PISO ACABADO.
	Saída de emergência	Simbolo: retangular Fundo: verde Mensagem "SAÍDA" e ou pictograma e ou seta direcional: fotoluminescente	INDICAÇÃO DA SAÍDA DE EMERGÊNCIA, UTILIZADA COMO COMPLEMENTAÇÃO DO PICTOGRAMA FOTOLUMINESCENTE (SETA OU IMAGEM, OU AMBOS).
	Extintor de incêndio	Simbolo: quadrado Fundo: vermelha Pictograma: fotoluminescente	INDICAÇÃO DE LOCALIZAÇÃO DOS EXTINTORES DE INCÊNDIO.

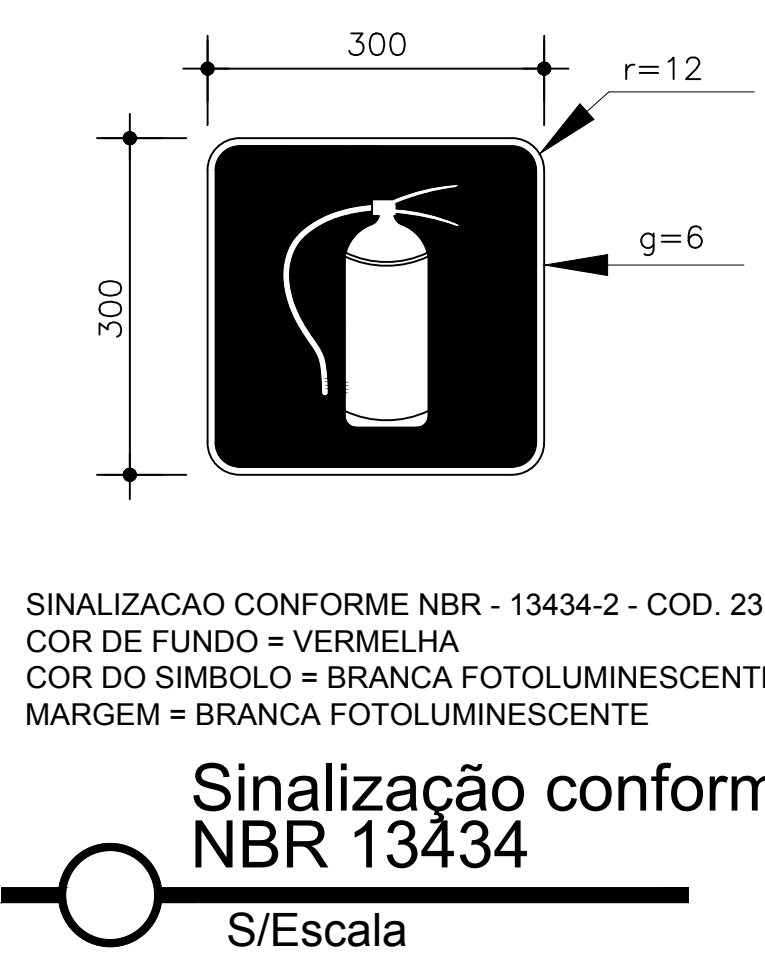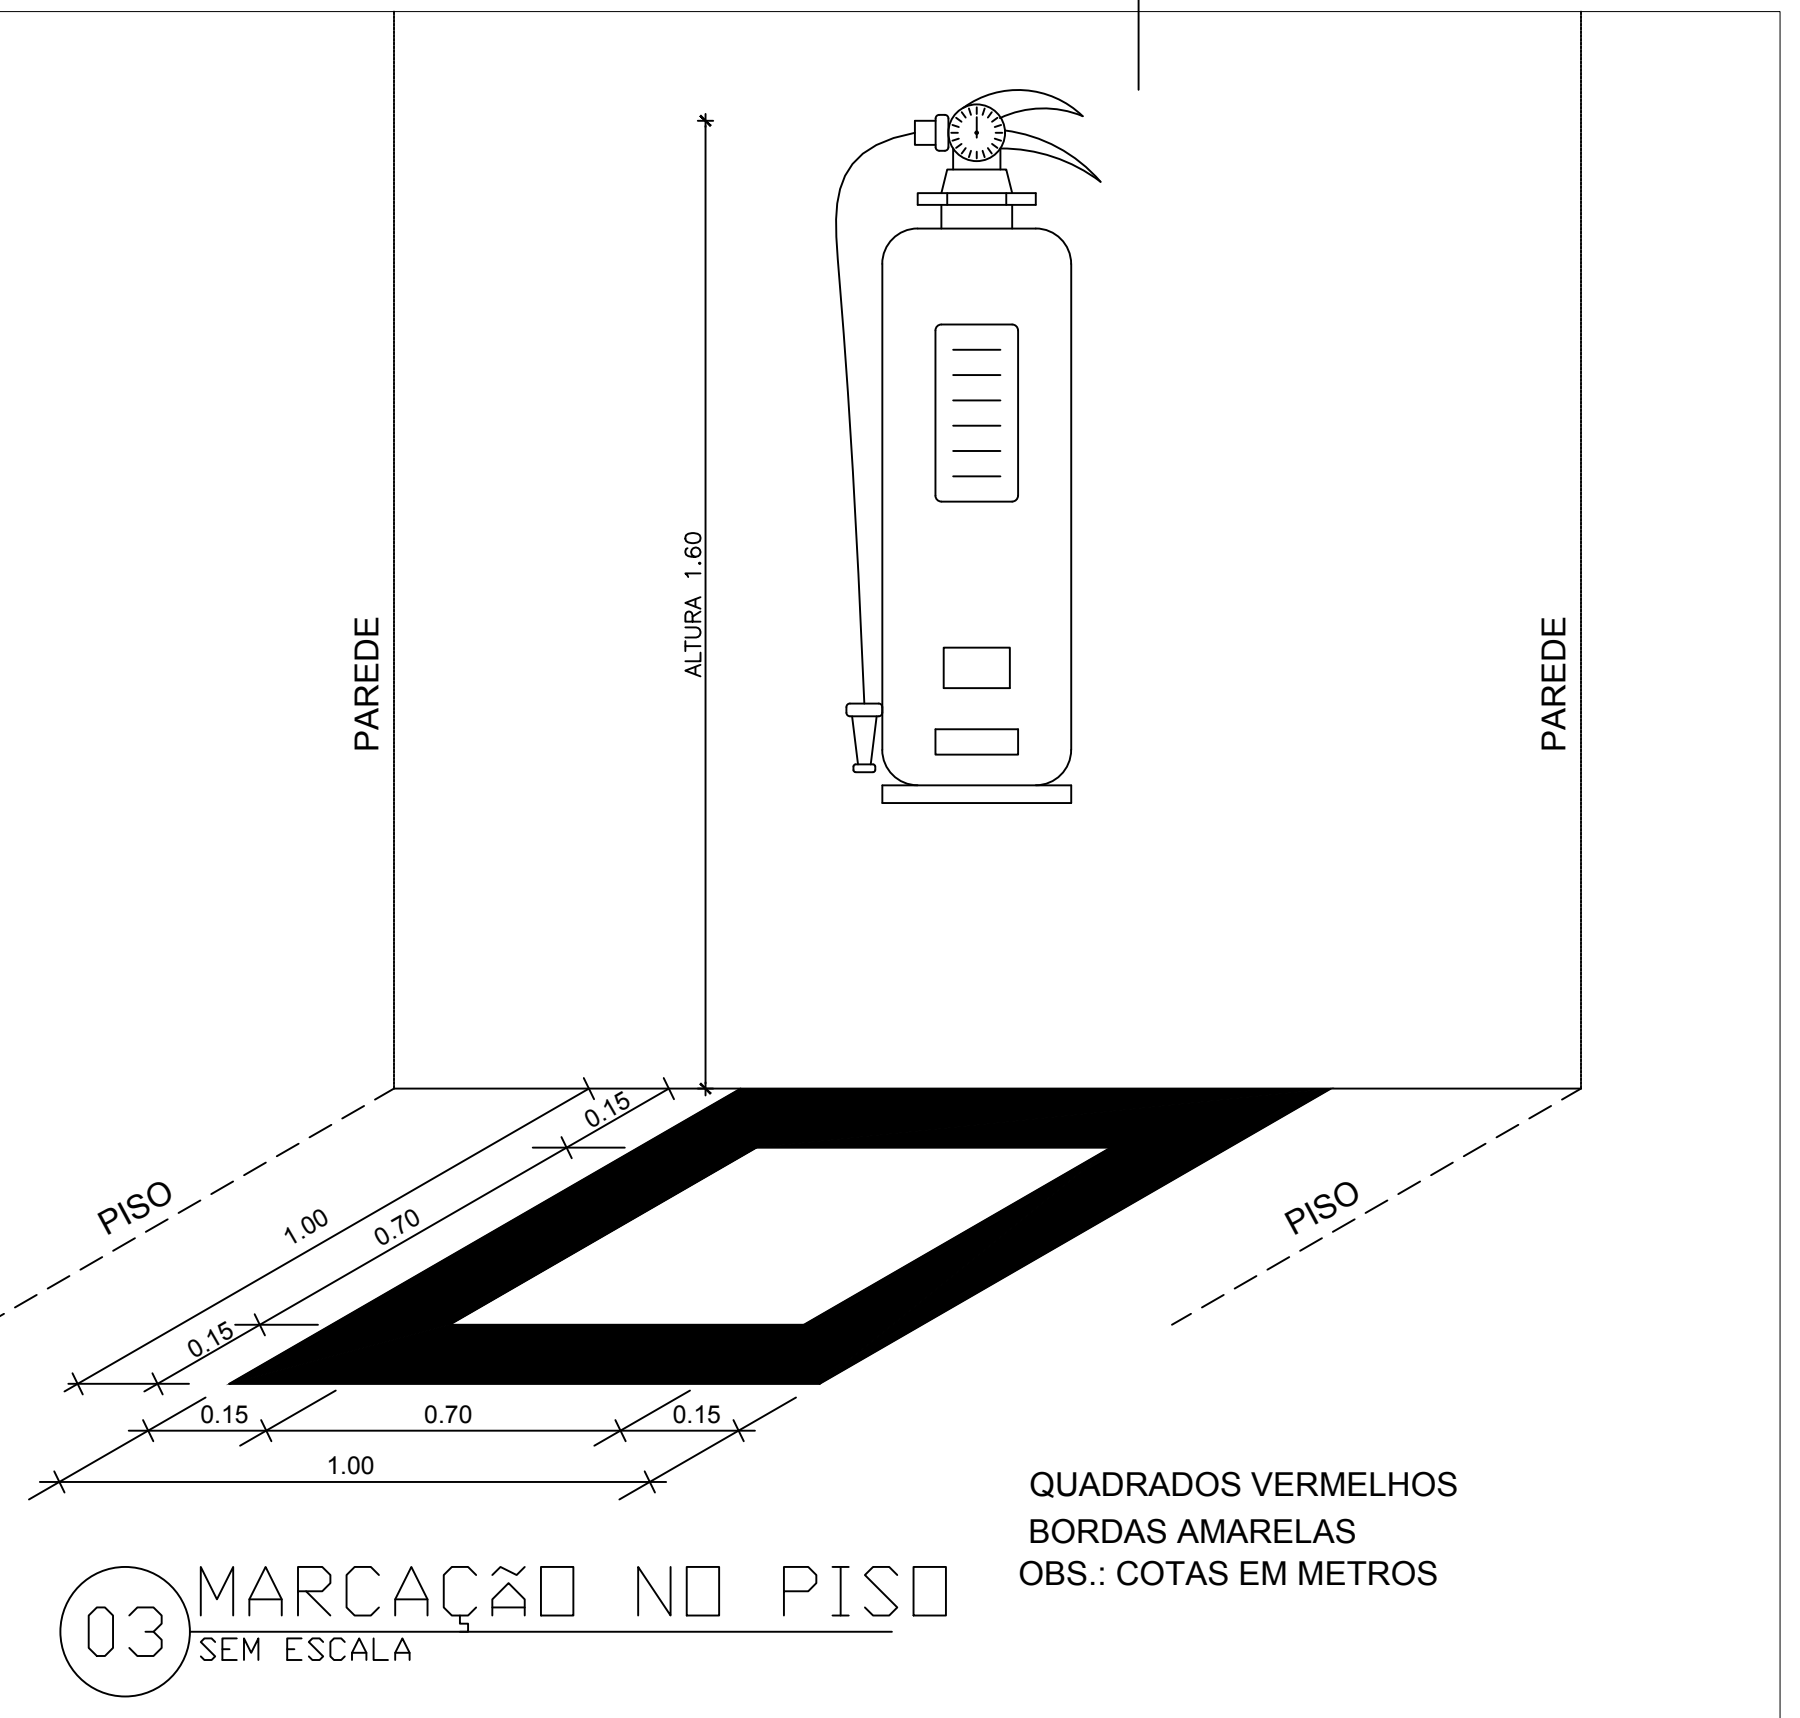

REVISÃO	DATA	RESPONSÁVEL	OBSERVAÇÃO
PREFEITURA MUNICIPAL DE PELOTAS SECRETARIA MUNICIPAL DE EDUCAÇÃO DEPARTAMENTO DE PLANEJAMENTO E ENGENHARIA			
E.M.E.I. HERBERT JOSÉ DE SOUZA			
SECRETÁRIO MUNICIPAL DA EDUCAÇÃO			
PROJETO: Fernanda Fernandes M. Oliveira CREAR/S174498			
PROJETO	PROJETO PPCJ	PRANCHAS	PPCJ-01
ENDEREÇO	Av. Leopoldo Brod, 3220		
CONTEÚDO	Planta Baixa - TÉRREO		
LOCAL E DATA	Pelotas, outubro de 2016.		
ESCALA	1/75		