





REGULADOR DE 2º ESTÁGIO  
INSTALADOS NAS PAREDES PRÓXIMAS AOS PONTOS DE CONSUMO

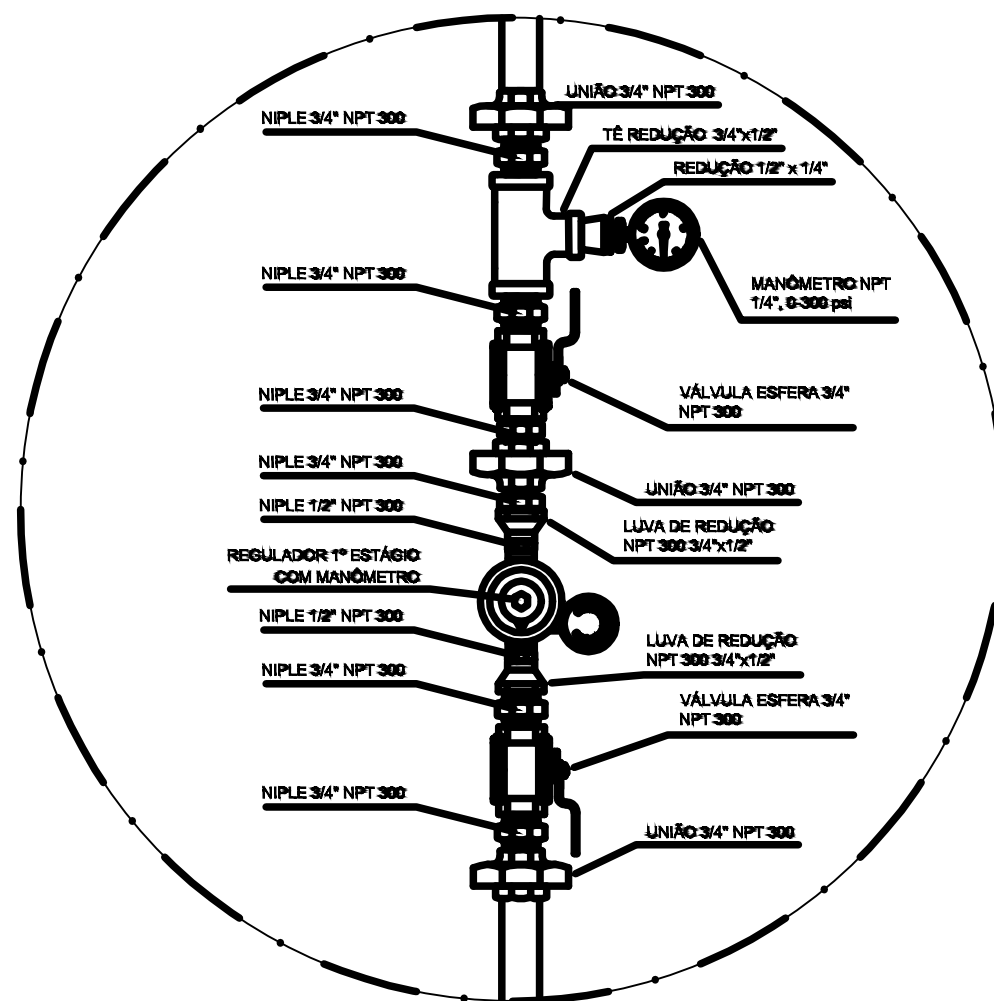

REGULADOR DE 1º ESTÁGIO

### LEGENDA:

- \* ponto GÁS GLP – registro esfera
- DN – DIÂMETRO NOMINAL (GASES –COBRE)
- GAS — GAS — GAS — GAS — REDE GLP
- ⊙ CILINDRO DE GLP – 13kg

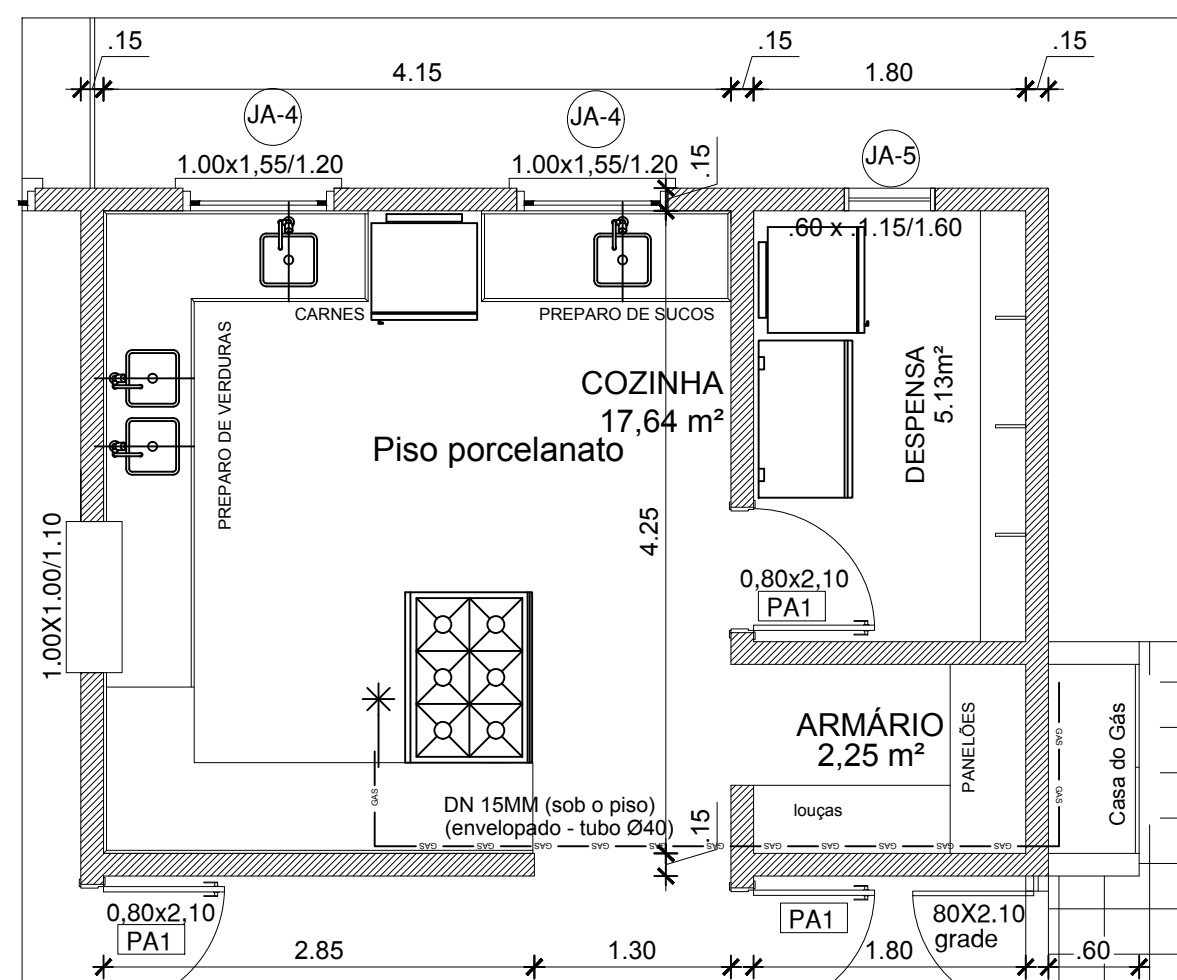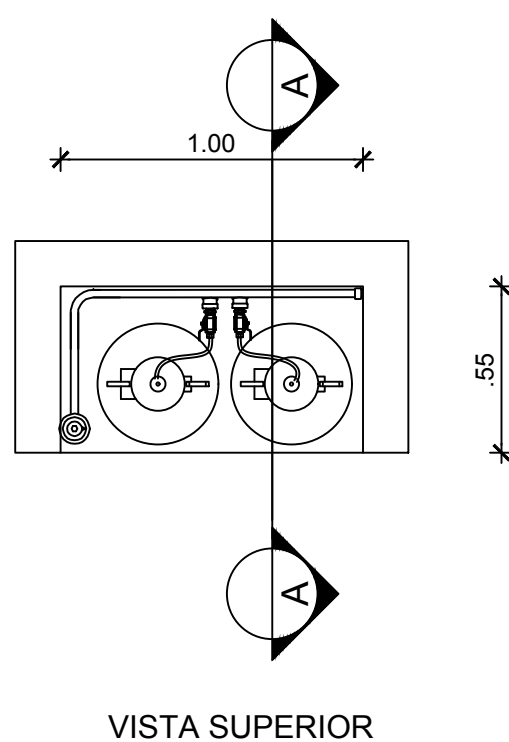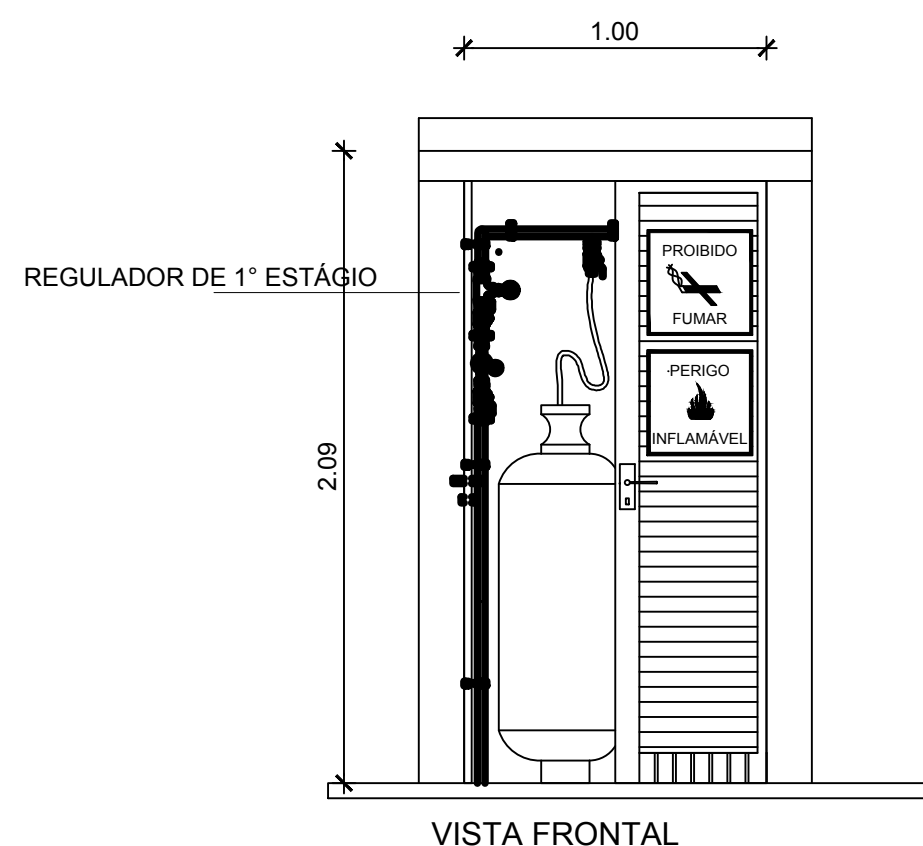

### Planta Baixa

Escala: 1/50

### DETLAHE CENTRAL DE GLP

Escala: 1/25

REVISÃO	DATA	RESPONSÁVEL	OBSERVAÇÃO
<b>PREFEITURA MUNICIPAL DE PELOTAS</b> SECRETARIA MUNICIPAL DA EDUCAÇÃO DEPARTAMENTO DE PLANEJAMENTO E ENGENHARIA			
<b>HERBERT JOSÉ DE SOUZA</b>			
SECRETÁRIO MUNICIPAL DA EDUCAÇÃO			
PROJETO: <b>Fernanda Fernandes M. Oliveira</b> CREA: RS174498			
PROJETO: <b>PROJETO - REDE GLP</b>			PRANCHA: <b>GAS-01</b>
ENDEREÇO: <b>Av. Leopoldo Brod, 3220</b>			
CONTEÚDO: <b>PLANTA BAIXA</b>			
LOCAL E DATA: <b>Pelotas, outubro de 2016.</b>		ESCALA: <b>1/50</b>	