



3 Planta Baixa
escala: 1/50

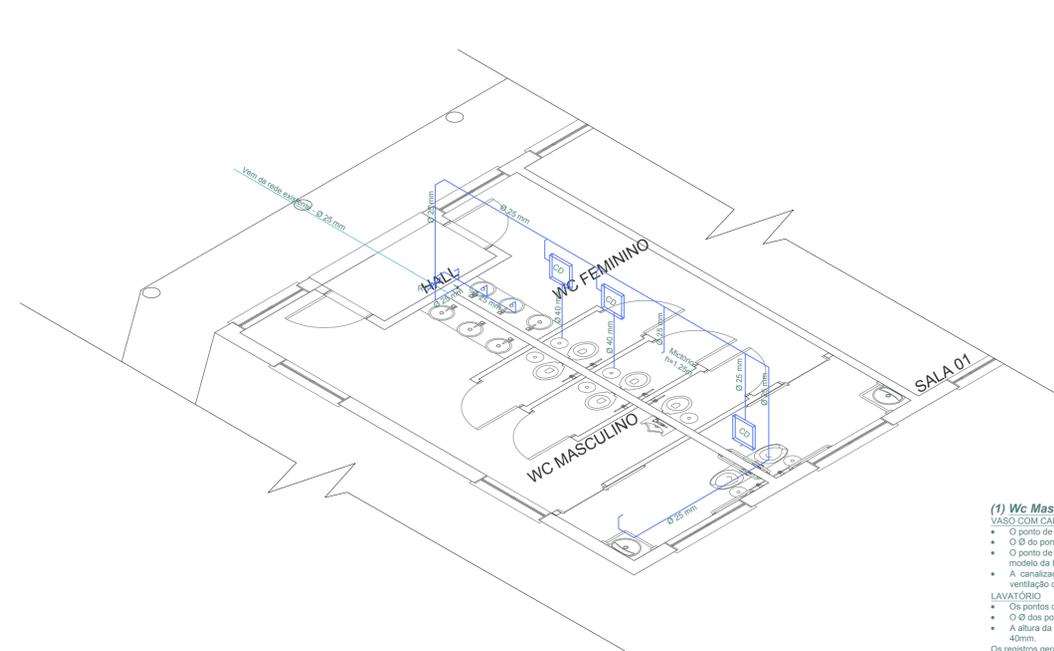

1 Estereograma - WC Masc.
escala: 1/50

- (1) Wc Masculino e Feminino**
VASO COM CAIXA DE SOBREPÓS
- O ponto de abastecimento está à 160 cm do piso pronto.
 - O Ø do ponto de abastecimento é de 25 mm.
 - O ponto de esgoto deve ter seu eixo entre 30 cm e 45 cm da parede, dependendo do modelo da bacia sanitária adotada.
 - A canalização para o esgotamento possui Ø 100 mm e apresenta um tubo de ventilação com Ø 75 mm.
- LAVATÓRIO**
- Os pontos de abastecimento estão à 60cm do piso pronto.
 - O Ø dos pontos de abastecimento são de 25 mm.
 - A altura da canalização para o esgotamento está a 50cm do piso pronto e apresenta Ø 40mm.
- Os registros gerais - RG - estão à 30 cm do piso pronto.

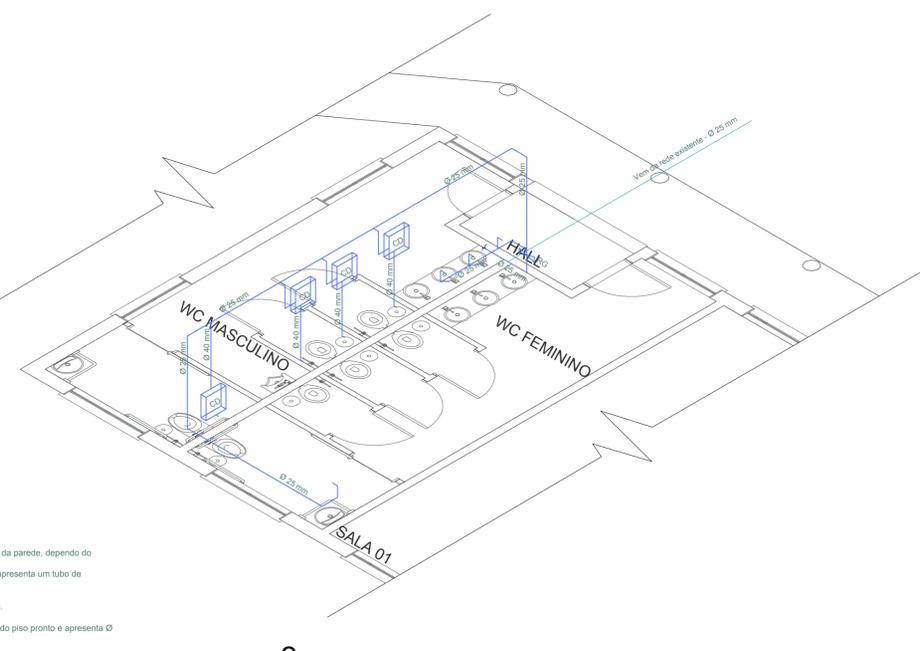

2 Estereograma - WC Femin.
escala: 1/50



SECRETARIA DE
EDUCAÇÃO E DESPORTO

E.M.E.F. INDEPENDÊNCIA

SECRETÁRIO MUNICIPAL DA EDUCAÇÃO

PROJETO: **Departamento de Engenharia**

PRAÇA 20 DE SETEMBRO, 366
 PELÓTAS - RS - CEP 96015-280
 FONE: (53)3284-2618
 e-mail: dpensmed@gmail.com

Eq. Técnica: Arq. Adriane S. Gonçalves
 cau A26439-3
 Arq. Olga M. Almeida da Silva
 cau A90487-2
 Arq. Tâmara Cunha
 cau A35554-2
 Arq. Luciana C. Garcia
 cau A129360-5
 Eng. Civil José Henrique C. Cordeiro
 crea 202750
 Apoio Téc. Rafael Schütze
 Izadora S. Braga
 Moisés Vieira dos Santos
 Guacira Dias Vieira
 Carolina Batista S. Gottinari

RESPONSÁVEL TÉCNICO

PROJETO: Ampliação e Reforma - E. M. E. F. INDEPENDÊNCIA	PRANCHA:
ENDEREÇO: Rua Paulo Aci Teixeira, 535, Lot. Sítio Floresta - Três Vendas	03/09
CONTEÚDO: Projeto Hidrossanitário	
LOCAL E DATA: Pelotas, Novembro de 2017.	ESCALA: INDICADA