



Simbolo	Significado	Forma e cor	Aplicação
	saída de emergência	Simbolo: retangular Fundo: verde Pictograma: fotoluminescente	INDICAÇÃO DO SENTIDO (ESQUERDA OU DIREITA) DE UMA SAÍDA DE EMERGENCIA, ESPECIALMENTE PARA SER FIXADO EM COLUNAS OU PAREDES h=180cm DO PISO ACABADO.
	Saída de emergência	Simbolo: retangular Fundo: verde Mensagem "SAÍDA" e ou pictograma e ou seta direcional: fotoluminescente	INDICAÇÃO DA SAÍDA DE EMERGENCIA, UTILIZADA COMO COMPLEMENTAÇÃO DO PICTOGRAMA FOTOLUMINESCENTE (SETA OU IMAGEM, OU AMBOS).
	Extintor de incêndio	Simbolo: quadrado Fundo: vermelha Pictograma: fotoluminescente	INDICAÇÃO DE LOCALIZAÇÃO DOS EXTINTORES DE INCENDIO.



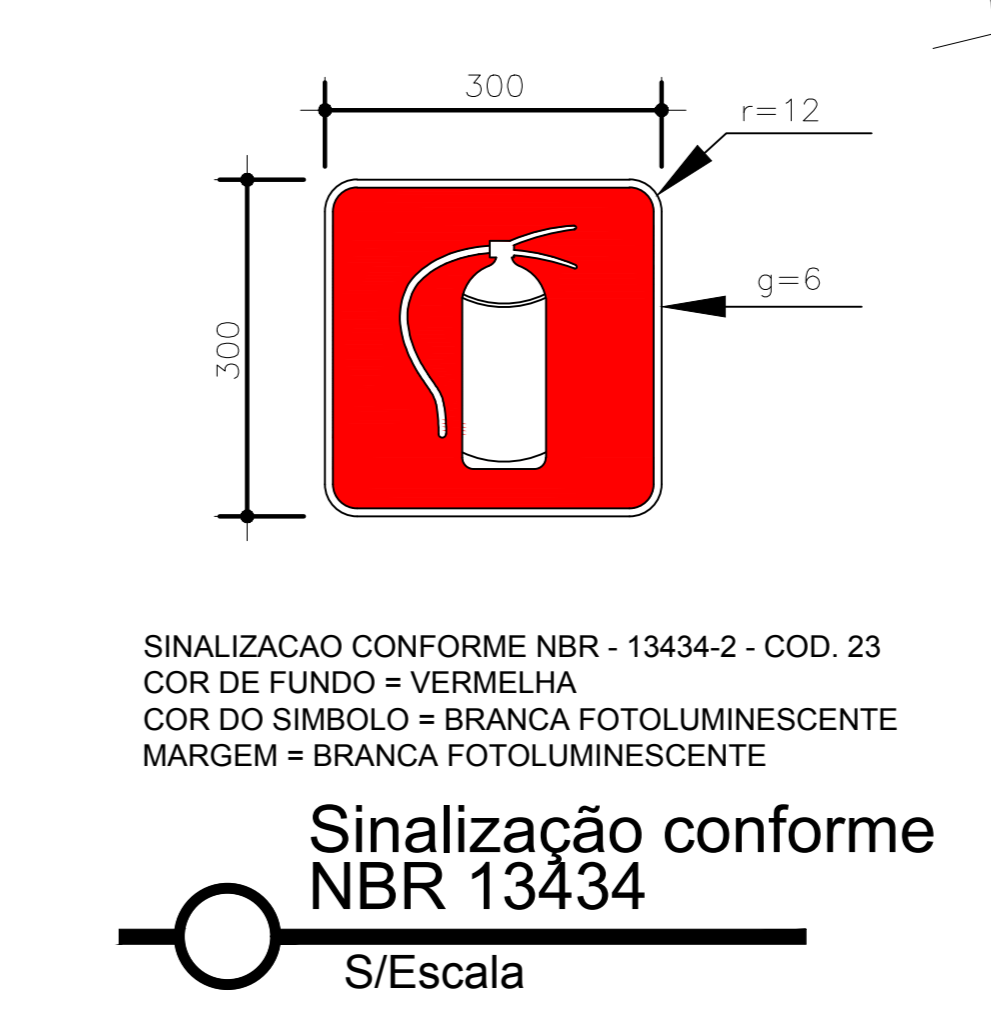


### LEGENDA

- EXTINTOR DE PÓ QUÍMICO SECO 4kg - ABC
- ILUMINAÇÃO DE EMERGENCIA (BLOCO AUTÔNOMO-30 leds)
- PLACA FOTOLUMINESCENTE INDICANDO A SAÍDA
- PLACA PROIBIDO FUMAR
- REGISTRO DE RECALQUE C/VÁLVULA DE RETENÇÃO
- HIDRANTE - SISTEMA TIPO 2 - 100litros/min.

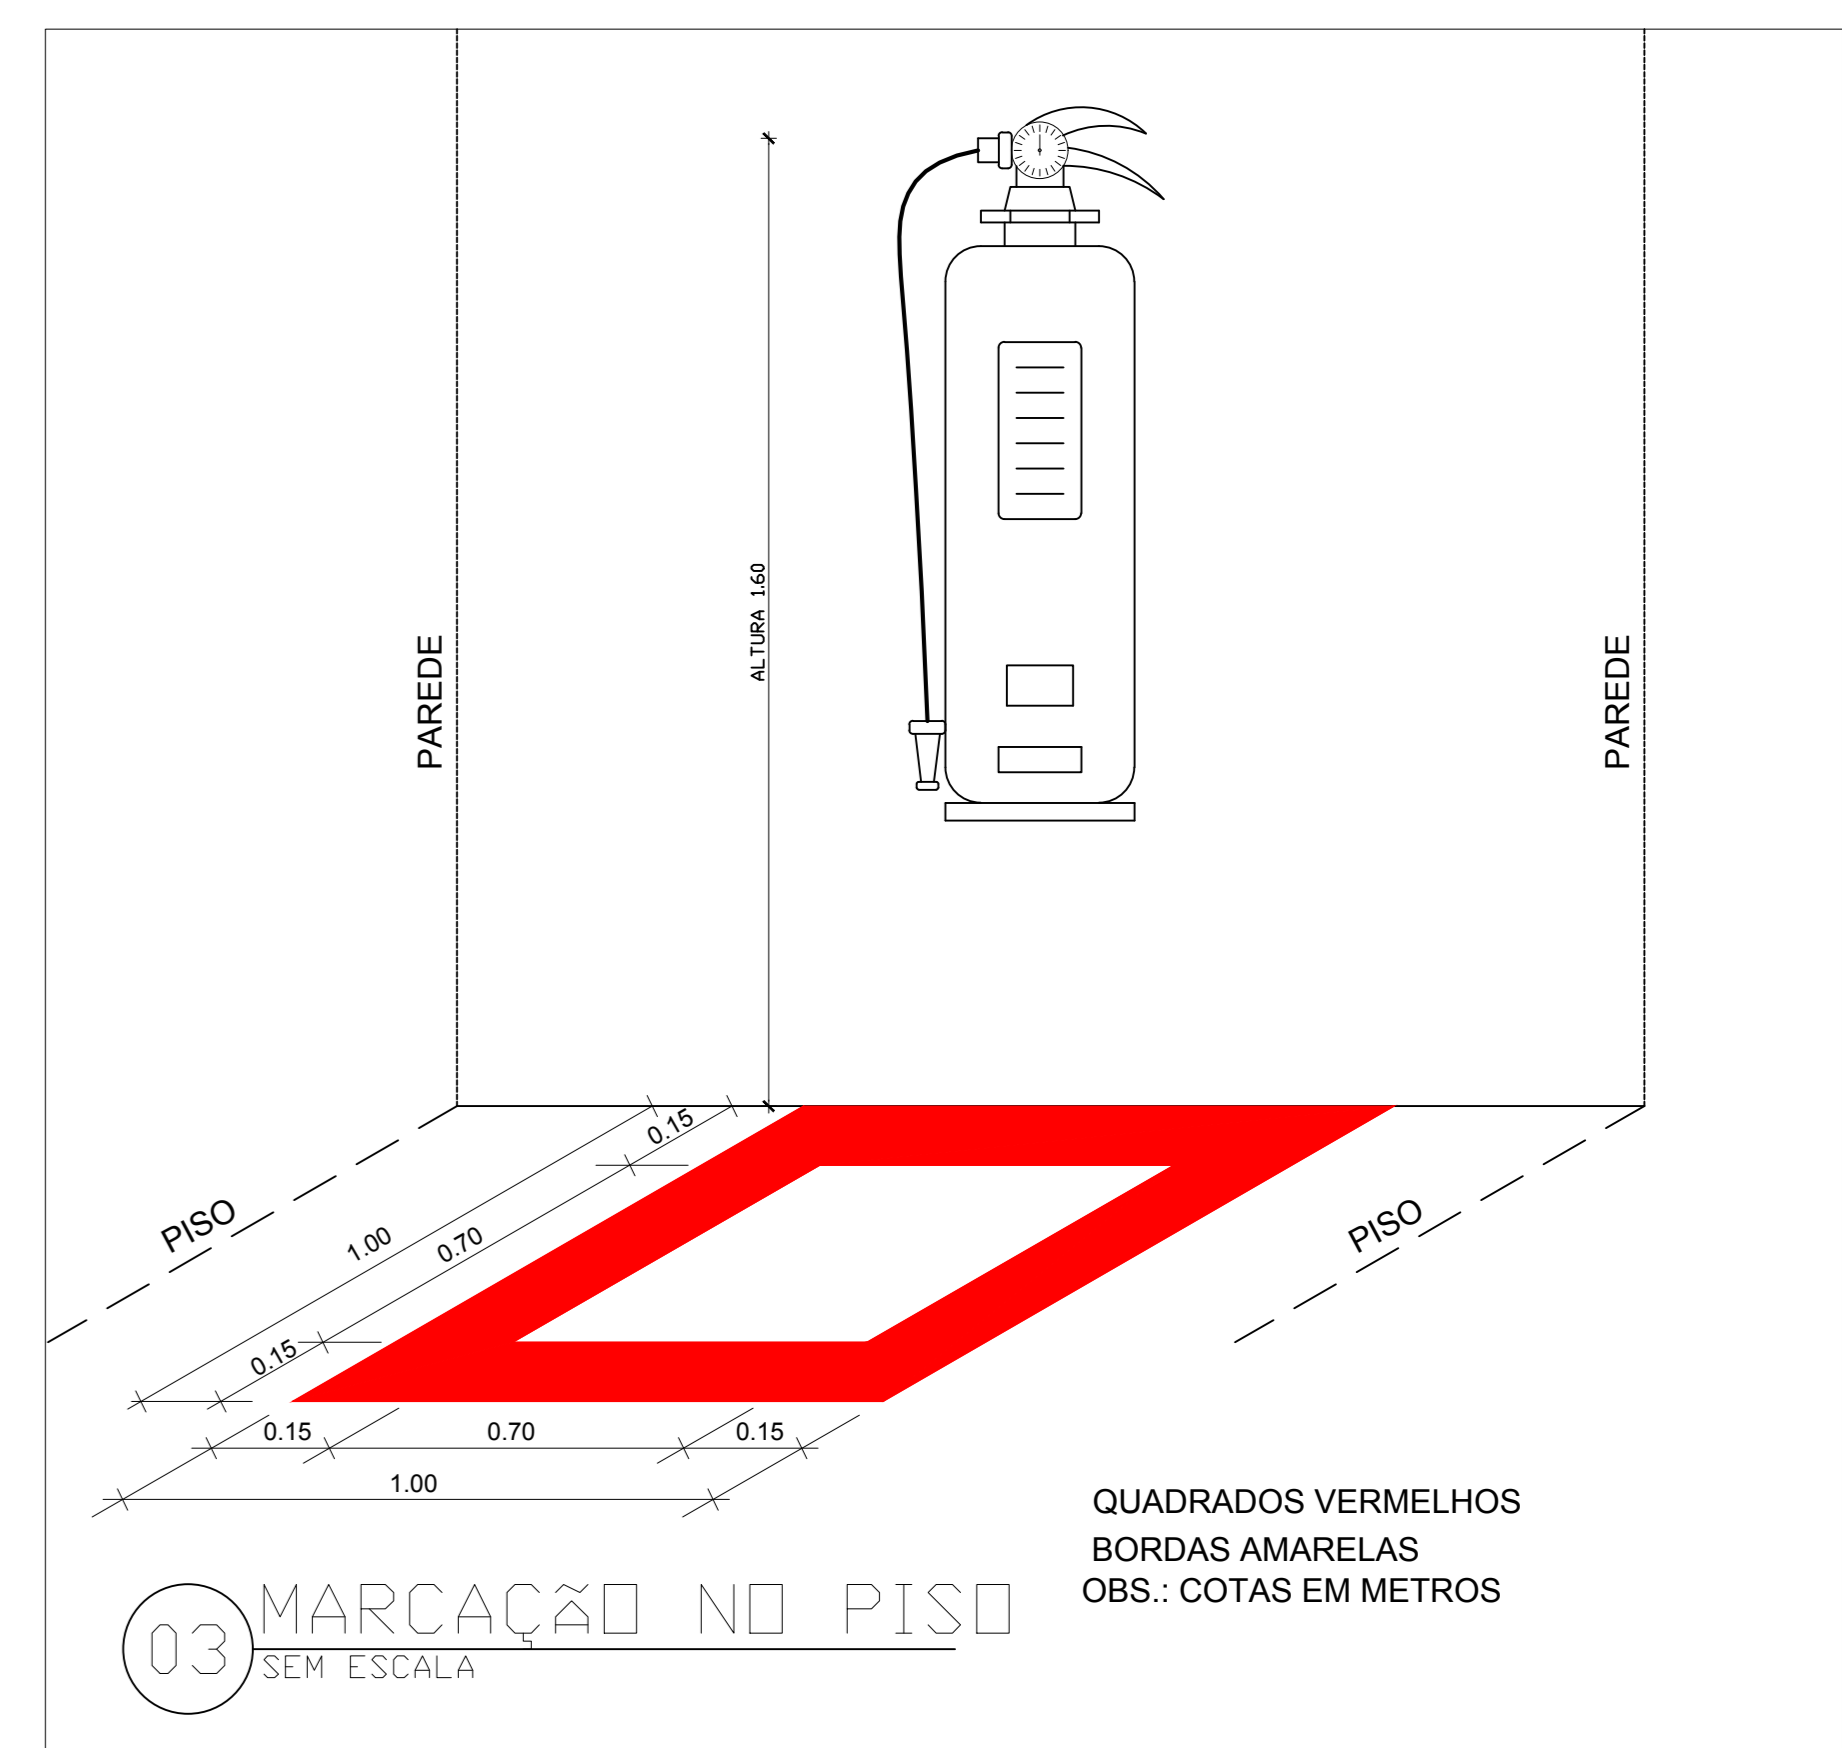

Planta Baixa  
Escala:1/75

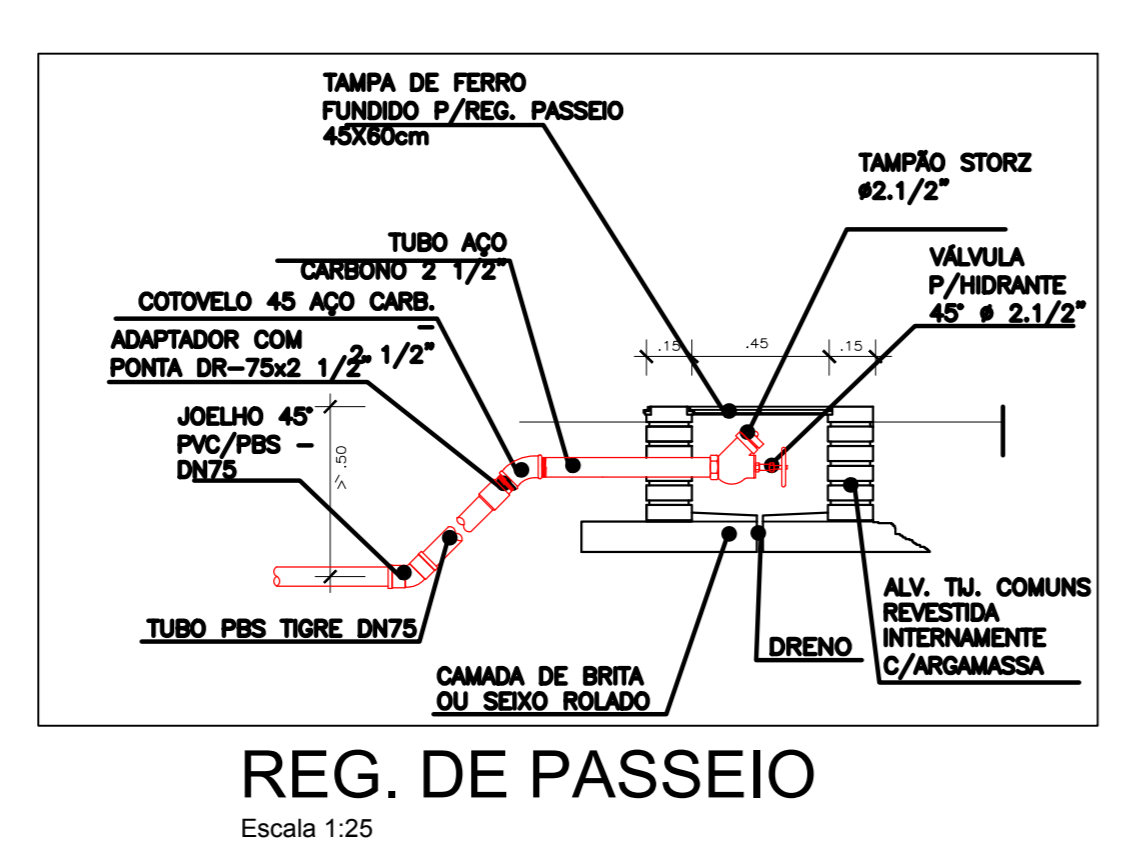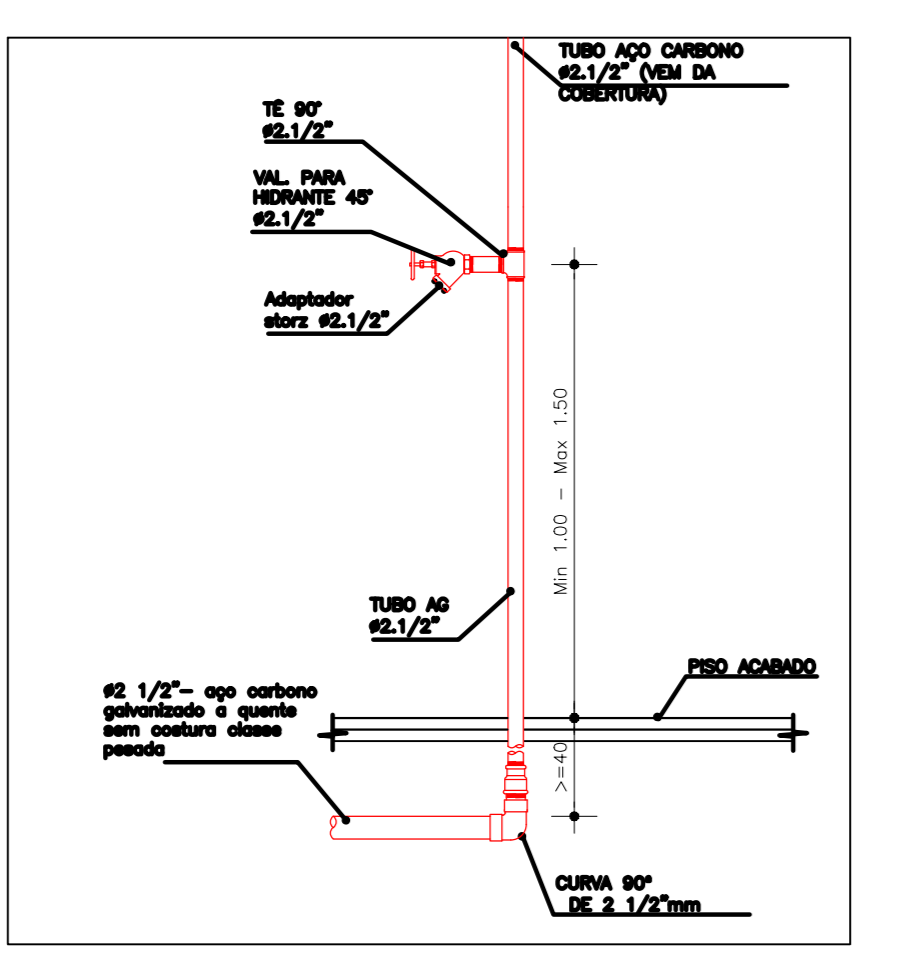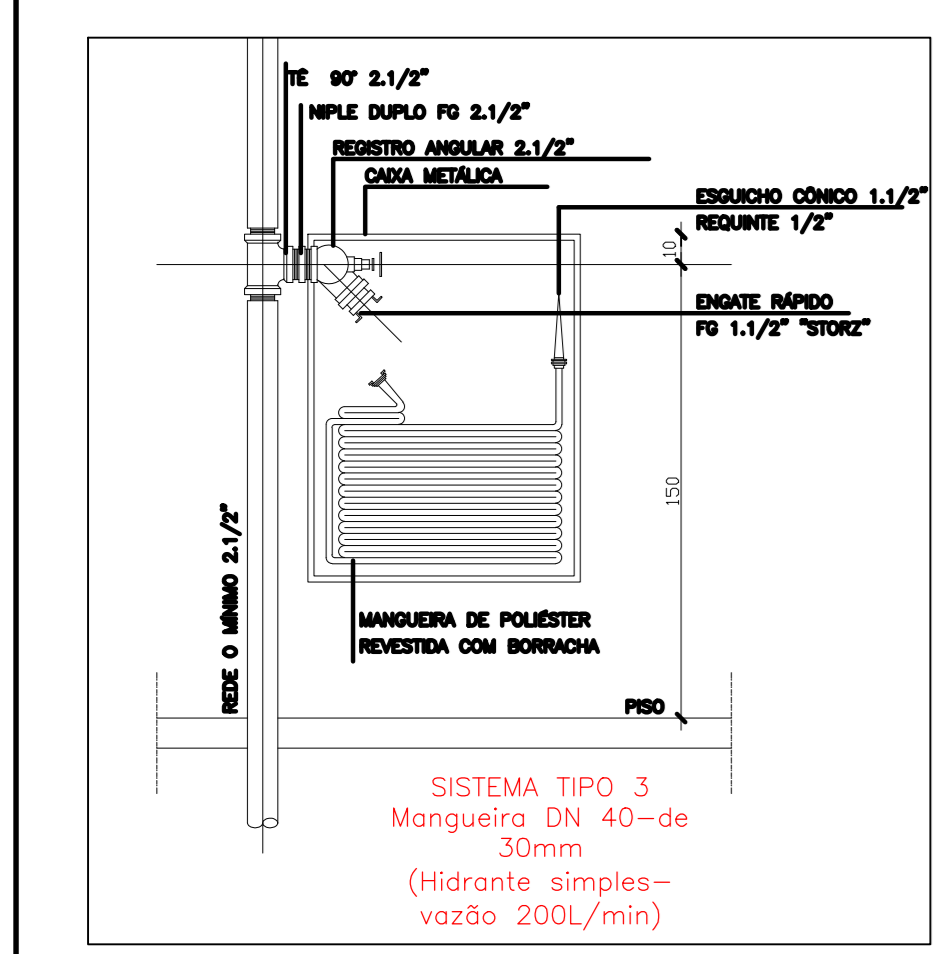

HIDRANTE DE INCÊNDIO PAV. TÉRREO  
ESCALA: 1:25

REVISÃO	DATA	RESPONSÁVEL	OBSERVAÇÃO

PREFEITURA MUNICIPAL DE PELOTAS  
SECRETARIA MUNICIPAL DA EDUCAÇÃO  
DEPARTAMENTO DE PLANEJAMENTO E ENGENHARIA

**EMEI IVANIR DIAS**

SECRETÁRIO MUNICIPAL DA EDUCAÇÃO

PROJETO:  
Angela Bosenbecker

PROJETO PPCI

ENGENHEIRO:  
R. Manoel Lucas de Lima, 215

CONTEÚDO:  
Planta Baixa - TÉRREO

LOCAL E DATA:  
Pelotas, Janeiro de 2018.

ESCALA:  
1/75

R. Manoel Lucas de Lima

PPCI-01