


1 PLANTA DE LANÇAMENTO DA REDE
ESCALA 1/75

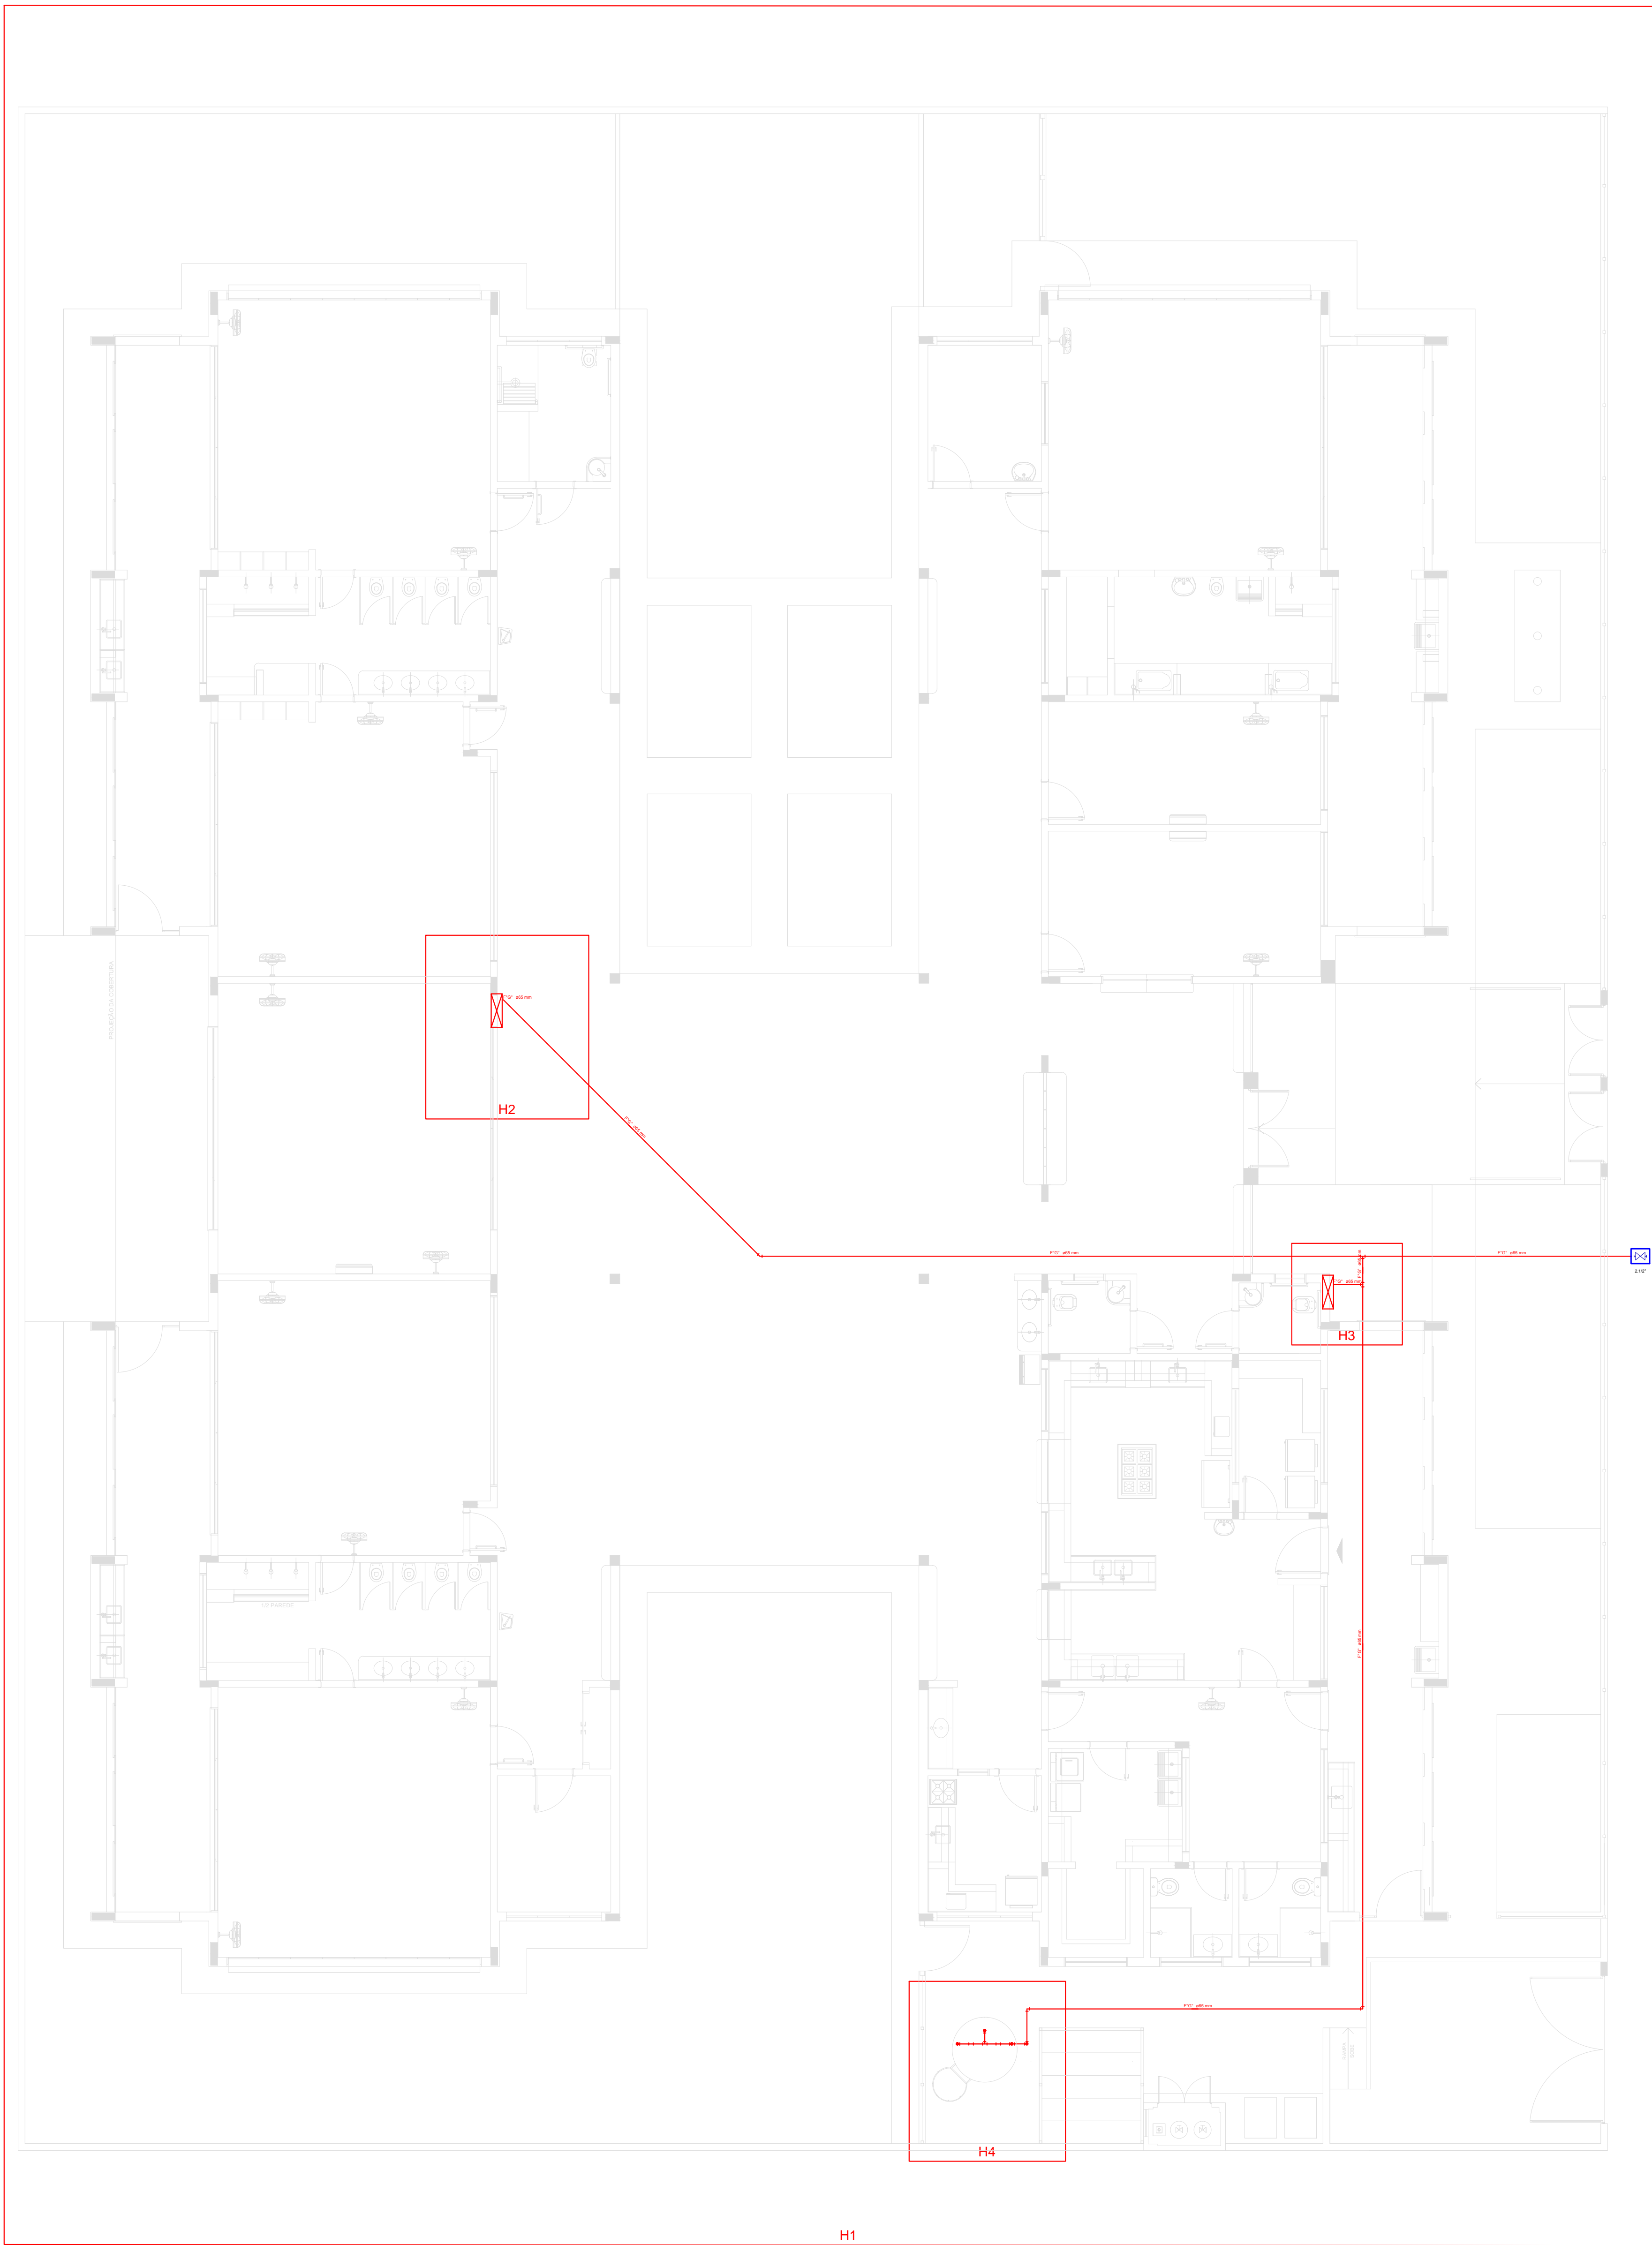

2 INDICAÇÃO DOS DETALHES
ESCALA 1/75

LEGENDA	
	Conjunto moto-bomba 2" x 1.1/2"
	Hidrate - mangueira 1.1/2 - 2x15m
	Registo tipo de grelha industrial - RG - 2.1/2"
	Valvula de retenção vertical G 1/2" - VR - 2.1/2"

LEGENDA

(CONFORME N°5)

SINALIZAÇÃO DE SEGURANÇA CONTRA-INCÊNDIO E PÂNICO

- SINALIZAÇÃO DE PROIBIÇÃO
PLACA EM ADEQUADO INDICADOR DE "PROIBIDO FUMAR"
- SÍMBOLO CIRCULAR, FUNDO BRANCO,
PICTOGRAMA PRETO PARA CIRCULAR E BARRA
DIAMETRAL VERMELHAS, MARGEM BRANCA
- HIDRANTE EQUIPAMENTOS (H) EM CH
FUNDO VERMELHO, COR DO SÍMBOLO BRANCO
OU AMARELO, MARGEM BRANCA OU AMARELA
- RISCO DE CHOQUE ELÉTRICO
FUNDO AMARELO, COR DO SÍMBOLO PRETO
- SENTIDO DA ROTA DE SAÍDA DE EMERGÊNCIA
FUNDO VERMELHO, COR DO SÍMBOLO BRANCO
DIREITA OU ESQUERDA
- SAÍDA DE EMERGÊNCIA
FUNDO VERMELHO, COR DO SÍMBOLO BRANCO
- EMERGÊNCIA E EQUIPAMENTOS (E) EM CH
EXTINTOR DE INCÊNDIO (EX) EM CH
FUNDO VERMELHO, COR DO SÍMBOLO BRANCO
OU AMARELO, MARGEM BRANCA OU AMARELA,
INDICAÇÃO TIPO E USO
- CÓDIGO
DIREÇÃO EM CH

EXTINTORES

- EXTINTOR PORTÁTIL DE ÁGUA PRESSURIZADA AP
- EXTINTOR PORTÁTIL DE GÁS CARBÔNICO CO2
- EXTINTOR PORTÁTIL DE PÓ QUÍMICO SECO ABC
- EXTINTOR PORTÁTIL DE PÓ QUÍMICO SECO BC

ILUMINAÇÃO DE EMERGÊNCIA

- ILUMINAÇÃO DE EMERGÊNCIA - H=2,20m
- ILUMINAÇÃO DE EMERGÊNCIA/BALDAMENTO - H=2,20m

ALARME DE INCÊNDIO

- CENTRAL DE ALARME
- ACIONADOR MANUAL - ALARME DE INCÊNDIO
- AVISADOR SONORO TIPO SIRENE
- DETECTOR DE FUMAÇA ÓPTICO

HIDRANTE

- HIDRANTE - MANGUEIRA 1" - 30M - EM PLANTA BAIXA
- REDE DE HIDRANTE

SIMBOLOGIA GRÁFICA:

- ROTA DE FUGA - DIREÇÃO A SEGUIR
- ROTA DE FUGA - SAÍDA FINAL



UNIDADE DE GERENCIAMENTO DE PROJETOS

PROGRAMA PROINFÂNCIA - PROJETO TIPO 2

PPCI EMIE's
Plano de Prevenção e Proteção contra Incêndio

Planta de Locação da Rede - Indicação dos Detalhes

Data
JAN/ 2016

Escala
INDICADA

Plancha
01/03

EQUIPE TÉCNICA DA UGP
Arq. Elise Lopes Dura - CAU RS A40944-4
Arq. Estela Azeredo Halberm - CAU RS A42815-9
Eng.ª Civil Mirela Silveira de Faria - CREA RS 146401
Eng.ª Civil Vinicius Ferreira - CREA RS 150330
Eng.ª Civil Maria Storch - CREA RS 202852

Av. Ferreira Viana, nº 1135, Ansal, CEP 96085-000, Pelotas/RS - Tel.: (051) 3227 15 13
Site: www.pelotas.rs.gov.br - E-mail: ugp@pelotas.com.br