


Postado em: 06/12/2016 17h:40m - PL-102-R03.0wg

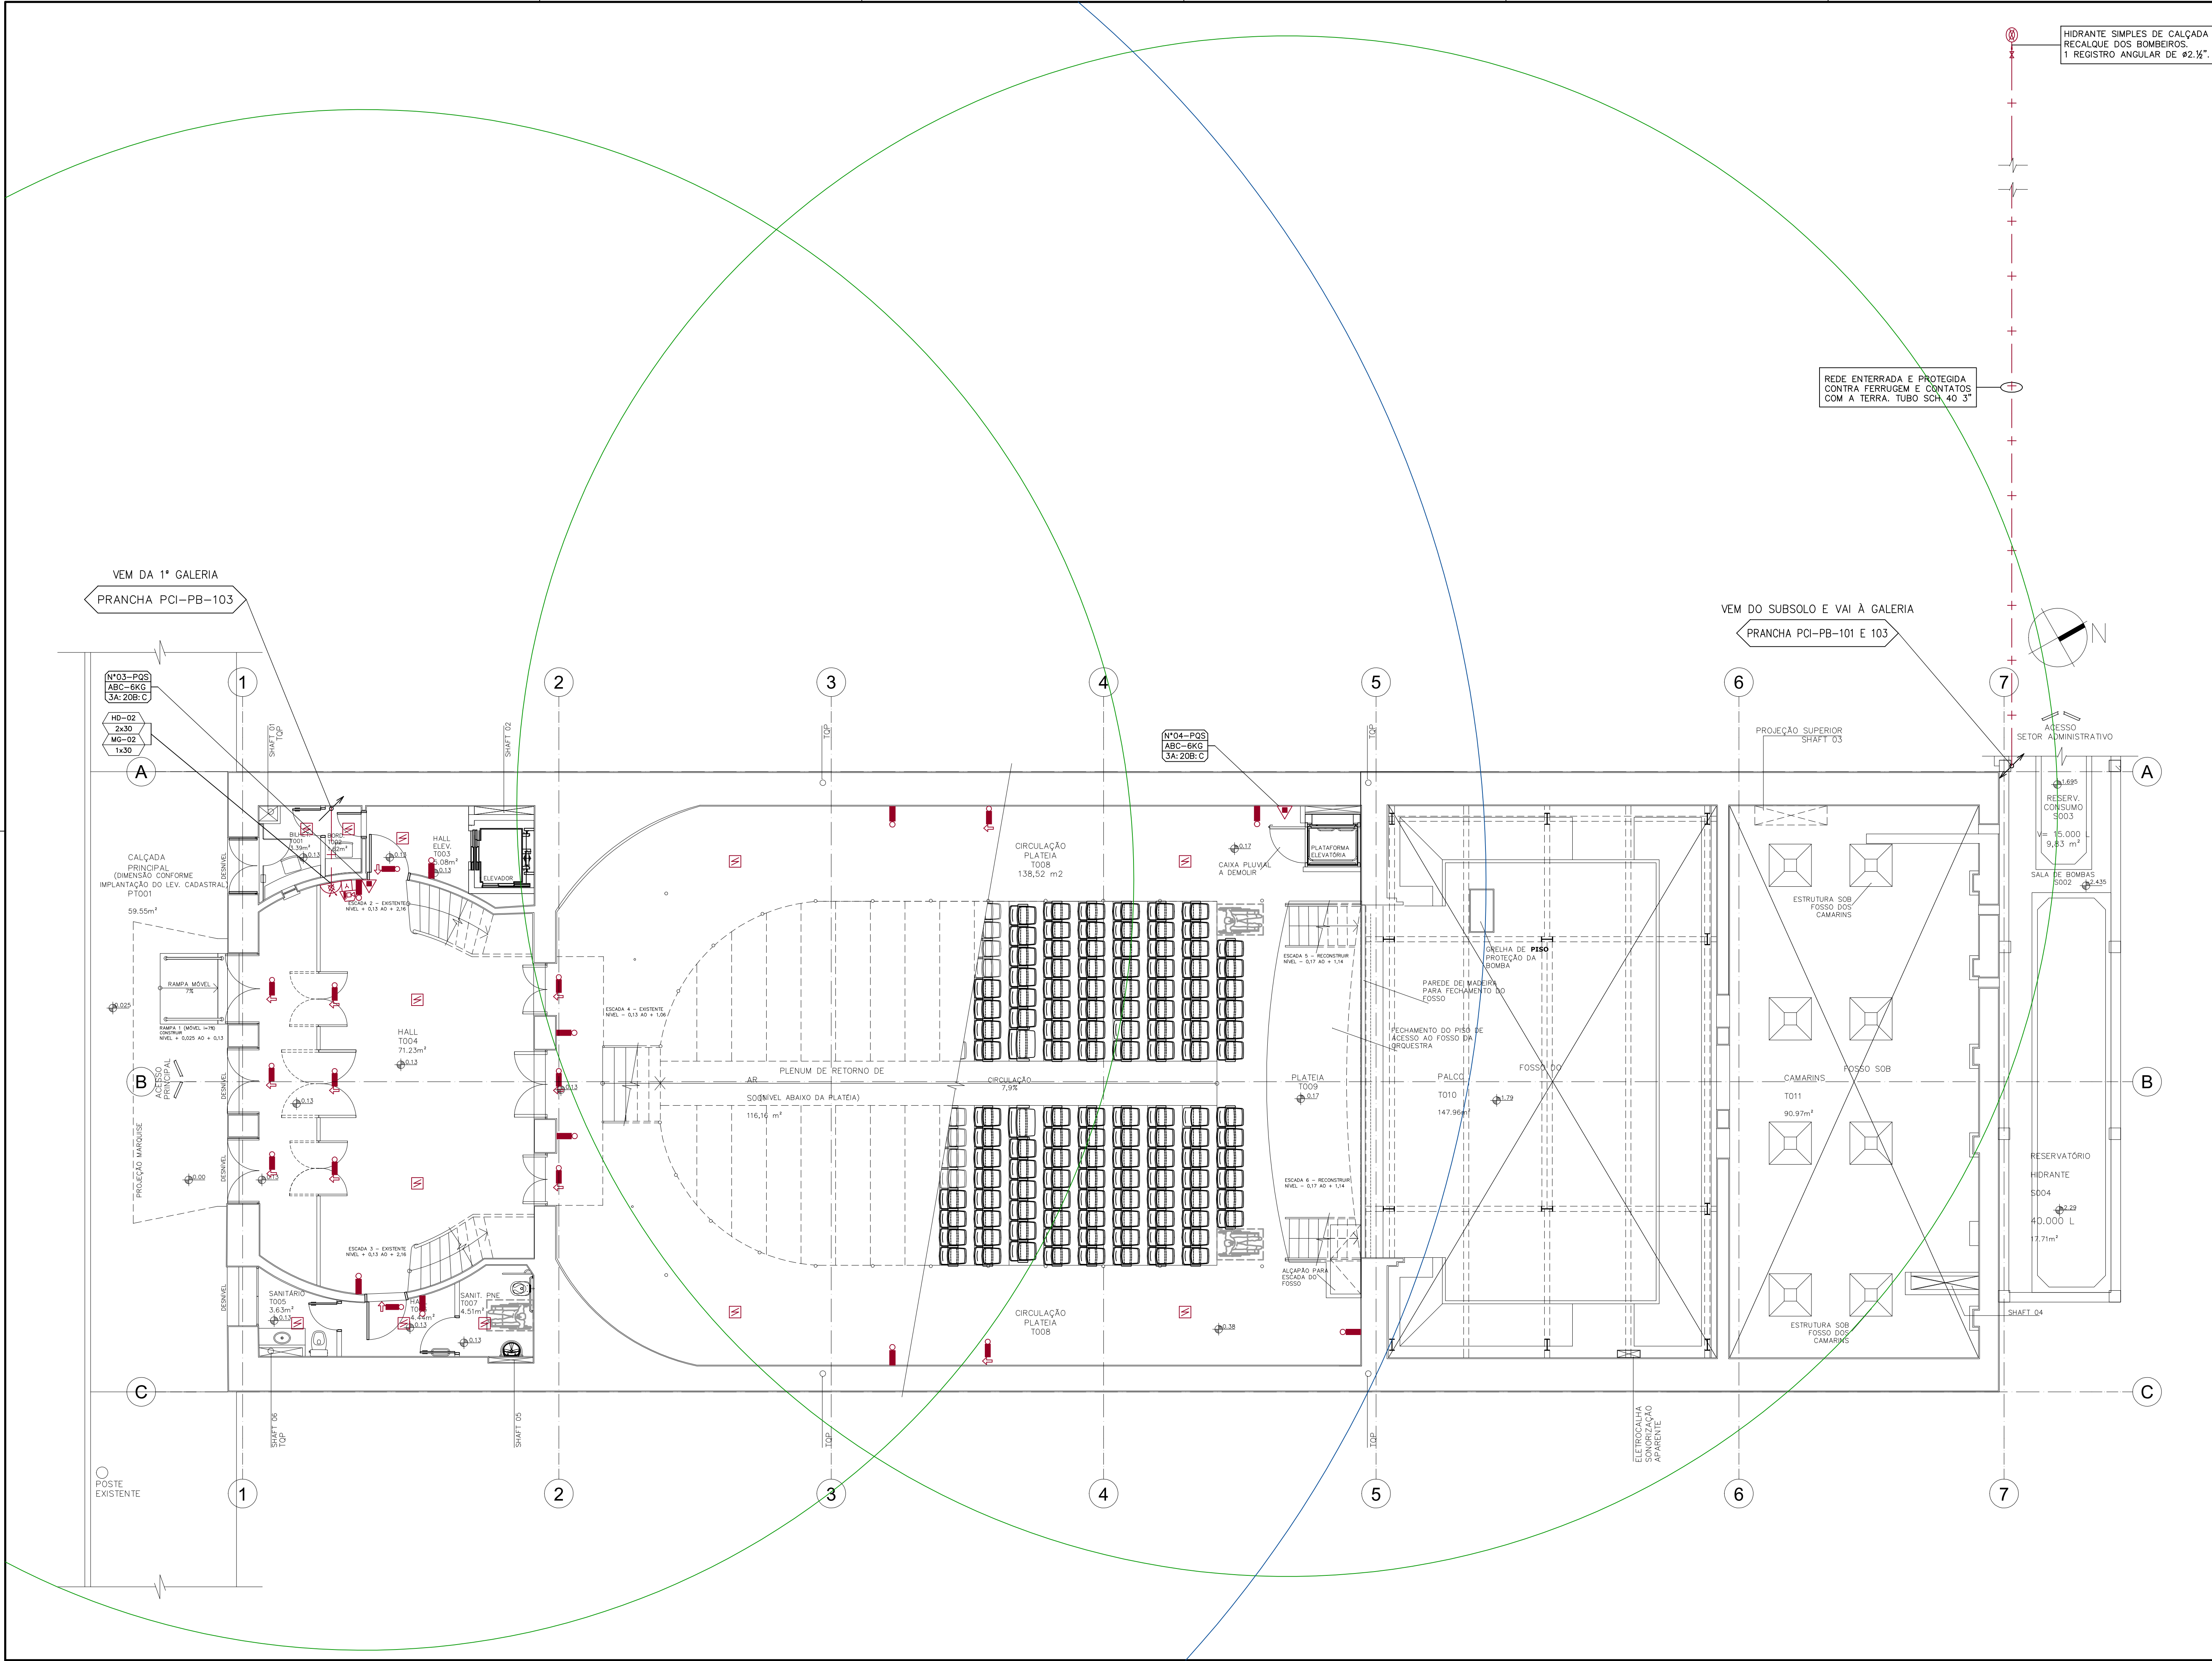

SIMBOLÓGIA- NBR 14.100	
EXTINTORES DE INCÊNDIO	
	EXTINTOR DE INCÊNDIO - PÓ QUÍMICO SECO (PQS-3A:20B:C)
	EXTINTOR DE INCÊNDIO SOBRE RODAS - PÓ QUÍMICO SECO (PQS-6A:80B:C)
	EXTINTOR DE INCÊNDIO - DIÓXIDO DE CARBONO (CO2-5B:C)
SISTEMA DE HIDRANTES	
	HIDRANTE DUPLA - TIPO II - COM MANGOTINHO - ITEM D4 NBR 13714
	REGISTRO DE RECALQUE / PASSEIO - HIDRANTE
	RESERVATÓRIO DE INCÊNDIO - HIDRANTE
	BOMBA DE RECALQUE - HIDRANTE
	ACIONADOR MANUAL BOMBA DE HIDRANTE
	REDE HIDRÁULICA - HIDRANTE - SCH 40 3" QUANDO NÃO INDICADO
SISTEMA DE ILUMINAÇÃO DE EMERGÊNCIA	
	PONTO ILUMINAÇÃO DE EMERGÊNCIA - ACLARAMENTO - 1x11W
	PONTO ILUMINAÇÃO DE EMERGÊNCIA - ACLARAMENTO - 2x55W
	PONTO ILUMINAÇÃO DE EMERGÊNCIA - ACLARAMENTO - 4x55W
	PONTO ILUMINAÇÃO DE EMERGÊNCIA - SINALIZAÇÃO 1x5W
	GRUPO MOTOGERADOR
ROTAS DE FUGA	
	DIREÇÃO DO FLUXO ROTA DE FUGA
	SAÍDA FINAL DA ROTA DE FUGA
SIMBOLÓGIA- NBR 14.100 E NBR 17.240	
DETECÇÃO E ALARME DE INCÊNDIO	
	CENTRAL DE ALARME DE INCÊNDIO
	BATERIA DO ALARME DE INCÊNDIO
	ACIONADOR MANUAL DE ALARME DE INCÊNDIO
	AVISADOR SONORO VISUAL
	DETECTOR DE FUMAÇA
	DETECTOR TERMOVELOCIMÉTRICO
	DETECTOR LINEAR ÓPTICO
	MÓDULO MONITOR - CHAVE DE FLUXO
	MÓDULO MONITOR - QUADRO DE COMANDO BOMBAS
	MÓDULO COMANDO - ELEVADOR
	MÓDULO DE COMANDO - EXTRAÇÃO DE FUMAÇA
	MÓDULO DE COMANDO - AR CONDICIONADO
	REDE ALARME - CABO BLINDADO NBR-13718 - FIRE RESISTENT 4x1,5mm
	LUMINÁRIA DE EMERGÊNCIA DE SOBREPOR TIPO BLOCO AUTÔNOMO, PARA 2 LÂMPADAS HALOGENAS DE 55W, MODELO AUREON BLH 55W, FABRICANTE AUREON, ALTURA DE INSTALAÇÃO H=ABAXO DA ELÉTRICALHA/PERILADO, CONSUMO MÁXIMO 55W.
	RAIO EXTINTOR - 20m
	RAIO HIDRANTE / ALARME (ACIONADORES) - 30m

NOTAS  
01 - PARA LEGENDAS DE SINALIZAÇÃO VER PRANCHA INC-002.  
02 - DIMENSÕES EM CM E DIÂMETROS EM MM EXCETO ONDE INDICADO.  
03 - PORTAS CORTA-FOGO E BARRAS ANTI-PÂNICO VER PROJETO DE ARQUITETURA  
04 - TIPOS DE ESCADA E SAÍDAS DE EMERGÊNCIA VER PROJETO DE ARQUITETURA

Eduardo Figueiredo Cavalcante Leite  
Prefeito

Georgina Barros  
Secretária Municipal de Cultura

Paulina Van Laer  
Fiscal de Projeto da Gerência de Memória e Patrimônio/SeCult

Ministério da Cultura

PAÍS RICO E PAÍS SEM POBREZA

Jurama de Sousa Machado  
Presidente do IPHAN

Eduardo Hahn  
Superintendente do IPHAN/RS

Ana Maria Beltrami  
Coordenador Técnico do IPHAN/RS

Cristina Thomé Piguet  
Fiscal de Contrato do IPHAN/RS

OBJETO:  
**CONCLUSÃO DO PROJETO EXECUTIVO DE RESTAURAÇÃO**  
THEATRO SETE DE ABRIL E ANEXO ADMIN.

COTEJADO DA PRANCHA:  
PLANTA BAIXA - PAVIMENTO TÉRREO  
EXT., HID., ALARME, DETECÇÃO, ILUM. E SIN. EMERG. PREVENÇÃO DE INCÊNDIOS

PROF. RESP. TÉCNICO:  
ENG. NATANIEL BRIDI  
CREA/RN 122.001-0  
ART. 7657189

COORD. DE PROJETOS:  
ARG. ANTONIELA PETRUCCI SOLÉ  
CAU. A 41813-7

Nº do Tombo: 649-1-62  
Data: 11/07/2012  
Livro Arq. Etn. Póis: 438-A  
Livro Histórico: 438-A  
Livro das Belas Artes:501-A

ARQUIVO: 17A-PCI-PL-102-R03.0wg

DESENHISTA: THIANE

DATA: 07/04/2015

ESCALA: 1/75

03/09