

SIMBOLOGIA- NBR 14.100	
EXTINTORES DE INCENDIO	
	EXTINTOR DE INCENDIO - PÓ QUIMICO SECO (PQS-3A:20B:C)
	EXTINTOR DE INCENDIO SOBRE RODAS - PÓ QUIMICO SECO (PQS-6A:80B:C)
	EXTINTOR DE INCENDIO - DIÓXIDO DE CARBONO (CO2-5B:C)
SISTEMA DE HIDRANTES	
	HIDRANTE DUPLA - TIPO II - COM MANGOTINHO - ITEM D4 NBR 13714
	REGISTRO DE RECALQUE / PASSEIO - HIDRANTE
	RESERVATÓRIO DE INCENDIO - HIDRANTE
	BOMBA DE RECALQUE - HIDRANTE
	ACIONADOR MANUAL BOMBA DE HIDRANTE
	REDE HIDRÁULICA - HIDRANTE - SCH 40 3" QUANDO NÃO INDICADO
SISTEMA DE ILUMINAÇÃO DE EMERGENCIA	
	PONTO ILUMINAÇÃO DE EMERGENCIA - ACLARAMENTO - 1x11W
	PONTO ILUMINAÇÃO DE EMERGENCIA - ACLARAMENTO - 2x55W
	PONTO ILUMINAÇÃO DE EMERGENCIA - ACLARAMENTO - 4x55W
	PONTO ILUMINAÇÃO DE EMERGENCIA - SINALIZAÇÃO 1x5W
	GRUPO MOTOGERADOR
ROTAS DE FUGA	
	DIREÇÃO DO FLUXO ROTA DE FUGA
	SAÍDA FINAL DA ROTA DE FUGA
SIMBOLOGIA- NBR 14.100 E NBR 17.240	
DETECÇÃO E ALARME DE INCENDIO	
	CENTRAL DE ALARME DE INCENDIO
	BATERIA DO ALARME DE INCENDIO
	ACIONADOR MANUAL DE ALARME DE INCENDIO
	AVISADOR SONORO VISUAL
	DETECTOR DE FUMAÇA
	DETECTOR TERMOMOVELIMETRICO
	DETECTOR LINEAR OPTICO
	MÓDULO MONITOR - CHAVE DE FLUXO
	MÓDULO MONITOR - QUADRO DE COMANDO BOMBAS
	MÓDULO COMANDO - ELEVADOR
	MÓDULO DE COMANDO - EXTRAÇÃO DE FUMAÇA
	MÓDULO DE COMANDO - AR CONDICIONADO
	REDE ALARME - CABO BLINDADO NBR-13718 - FIRE RESISTENT 4x1,5mm
	LUMINARIA DE EMERGENCIA DE SOBREPOR TIPO BLOCO AUTONOMO, PARA 2 LÂMPADAS HALOGENAS DE 55W, MODELO AUREON BLH 55W, FABRICANTE AUREON, ALTURA DE INSTALAÇÃO H=ABAND DA ELETRICIDADE/RESISTIDO, CONSUMO MÁXIMO 55W
	RAIO EXTINTOR - 20m
	RAIO HIDRANTE / ALARME (ACIONADORES) - 30m

NOTAS

01 - PARA LEGENDAS DE SINALIZAÇÃO VER PRANCHA INC-002


02 - DIMENSÕES EM CM E DIÂMETROS ONDE INDICADO.

03 - PORTAS CORTA-FOGO E BARRAS ANTI-PÂNICO VER PROJETO DE ARQUITETURA

04 - TIPOS DE ESCADA E SAÍDAS DE EMERGENCIA VER PROJETO DE ARQUITETURA

NOTA:

PROJETO DE HIDROSSANITÁRIO COM BASE NO PROJETO EXISTENTE DE JUNHO/2012 DO ENG. EDUARDO DE QUADROS BERTONI.

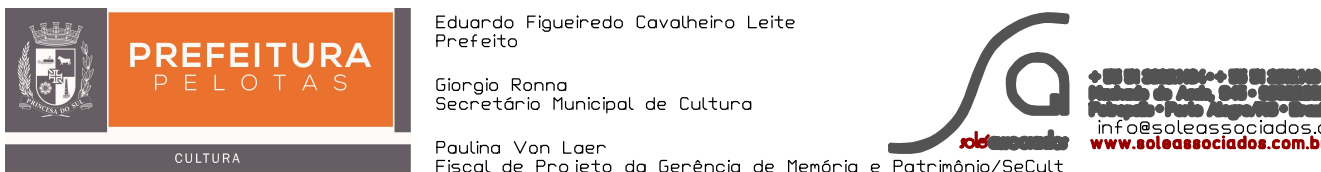

Jorge de Sousa Machado Presidente do IPHAN		Eduardo Hahn Superintendente do IPHAN/RS		Ana Maria Beltrami Coordenador Técnico do IPHAN/RS		Cristina Thomé Pigarnat Fiscal de Contrato do IPHAN/RS	
SER INDIVÍDUO: THEATRO SETE DE ABRIL Endereço: Pç. Cal. Osório, 160 s/n. Quinze de Novembro, 560A - Pelotas/RS Proprietário: RESFURIA / PRESTATERIA DE PELOTAS				Nº do Tombo: 649-1-62 Data: 11/07/1972 Livro Arq. Etn. Pals: 438-A Livro Histórico: 438-A Livro das Artes:501-A			
OBJETO: CONCLUSÃO DO PROJETO EXECUTIVO DE RESTAURAÇÃO THEATRO SETE DE ABRIL E ANEXO ADMIN.				ARQUIVO: 174-PCI-PL-103-R03_7303SV#			
CONTÉUDO DA PRANCHA: PLANTA BAIXA - 1ª GALERIA EXT., HID., ALARME, DETECÇÃO, ILUM. E SIN. EMERG.				DESENHISTA: THIANE			
PREVENÇÃO DE INCENDIOS				DATA: 07/04/2015			
				ESCALA: 1/75			
PROF. RESP. TÉCNICO: ENG. NATANIEL BRIDI CREA/RG 122.001-0 ART. 765/199				COORD. DE PROJETOS: ARO ANTONIELA PETRUCCI SOLÉ CAU A 41813-7			
				04/09			