

LEGENDA ESPECIFICAÇÕES SONORIZAÇÃO

Eletrocalha sonorização

Eletrocalha sonorização

Quadro de Som

Mesa Digital Monitor

Mesa Digital Cabine


Subwoofer

Line Array com 12 caixas

ARQUIVOS REFERENCIAIS

Identificación	Proyecto	Fecha
098_TTA_ARO_PE_003_R00	Proyecto Ejecutivo	MAR/2015
098_TTA_SO_PE_003_R02	Proyecto Básico	JAN/2015
	Sólo Asociados	

00	EMISSÃO INICIAL			03/06/2015
INDICE	DISCRIMINAÇÃO	PROJETO	APROV.	DATA

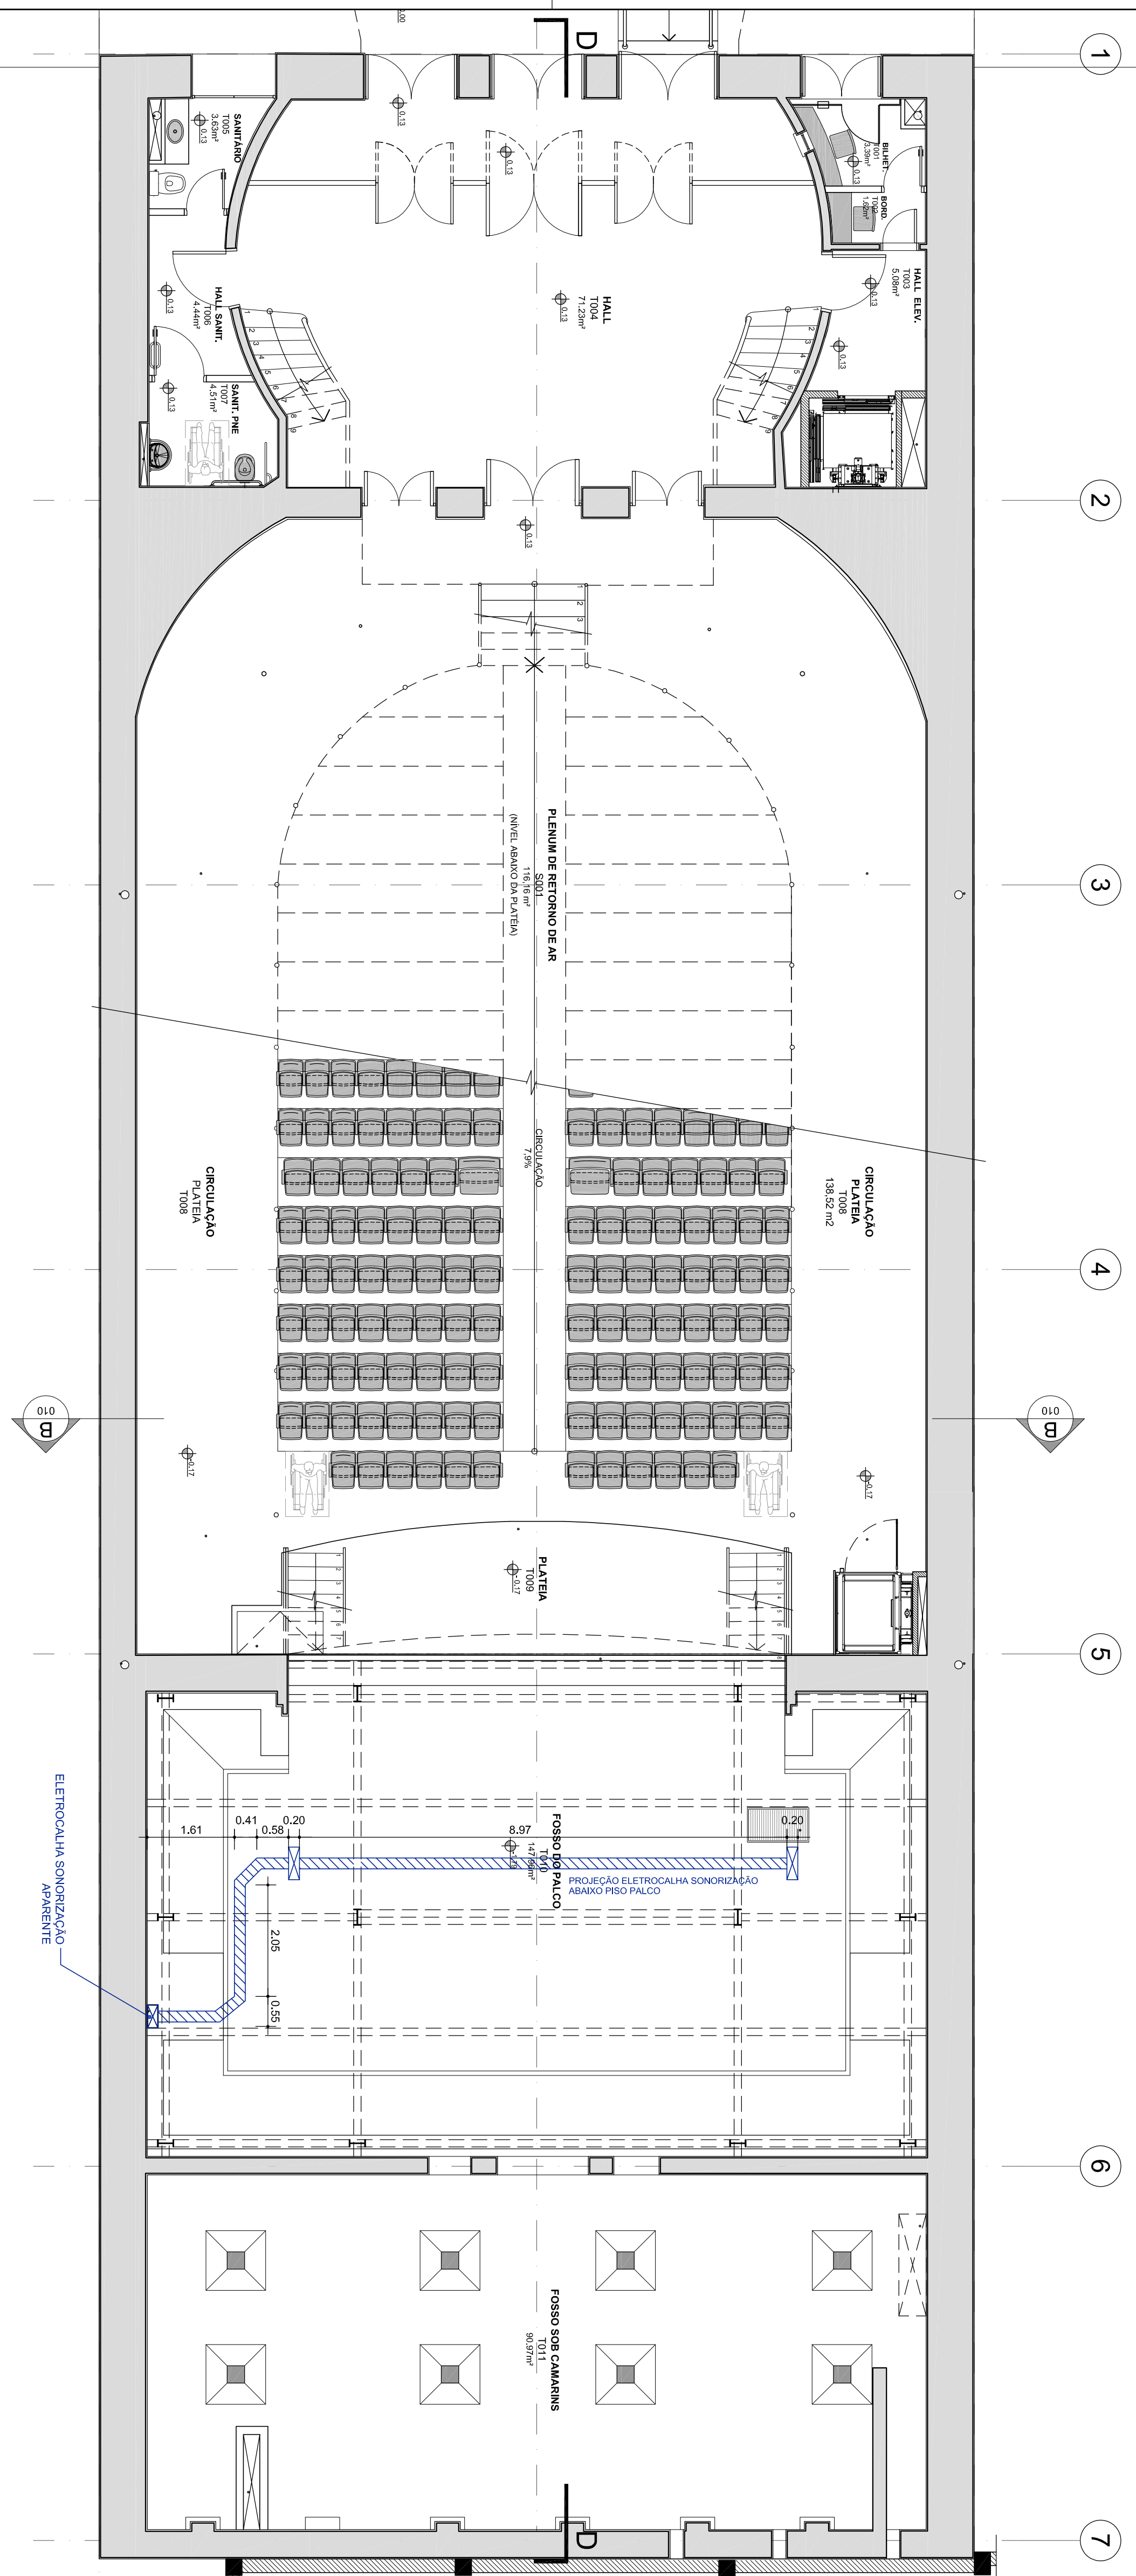

PLANTA BAIXA TERRECO
ESCALA 1:75

IPHAN
INSTITUTO DO PATRIMÔNIO HISTÓRICO E ARTÍSTICO NACIONAL

PREFEITURA
DE FELTOS

CULTURA

Realização: Prefeitura Municipal de Felts
Patrocinador: Prefeitura Municipal de Felts
Sociedade Anfitriã: Prefeitura Municipal de Felts

Projeto: Viver Felts
Finalidade: Projeto da Prefeitura de Felts e Patrimônio Histórico

GOVERNO FEDERAL
BROSLA

PAÍS PILOTO: PAÍS SEM POBREZA

Rede **educacional**

+ 55 (0) 11 3063.1421 - 55 (0) 11 3063.1423
FAX: 55 (0) 11 3063.1424
E-mail: redeeducacional@educacao.gov.br
www.redeeducacional.gov.br

Juliana de Sousa Machado Presidente do PHAN	Edição: 11m Superintendente do PHAN/RS	Ana Maria Beltrami Coordenadora Técnica do PHAN/RS	Carla da Silva Fiscal de Contrato do PHAN/RS
REDAÇÃO: THEATRO SETE DE ABRIL Edipegoi - Pq. Osório, 161 e R. Cruzes de Novembro, 5601 - Pedras Propriedade: PREFEITURA MUNICIPAL DE PELOTAS, RS			
Nº do Têxto: 10070702		10/05/2012 454A 50 x A	
Lino e/ou Br. Preto Lino e/ou Branco		Lino e/ou Br. Preto Lino e/ou Branco	

<p>ALFATO</p> <p>CONCLUSÃO DO PROJETO EXECUTIVO DE RESTAURAÇÃO</p> <p>TEATRO SETE DE ABRIL E ANEXO ADMIN.</p> <p>CONTEÚDO DA PRANCHETA</p> <p>PLANTA PLÁVIA TÍPOCO</p>	ADQUIRIR	086_T7A_50 DE 001_R00409
	DESEMPENHA	L204A
	DATA	JUNHO 15
	ESCALA	
	INDICAÇÃO	

SONORIZAÇÃO