


LEGENDA ESPECIFICAÇÕES SONORIZAÇÃO

- Eletrocalha sonorização
- Eletrocalha sonorização
- Quadro de Som
- Mesa Digital Monitor
- Mesa Digital Cabine
- Subwoofer
- Line Array com 12 caixas

ARQUIVOS REFERENCIAIS

| ARQUIVO | ETAPA | AUTOR | DATA |
|------------------------|-------------------|-----------------|------------|
| 098_TTA_AAO_PE_003_R00 | Projeto Executivo | Sóle Associados | 14/03/2015 |
| 098_TTA_SO_PG_005_R02 | Projeto Básico | Sóle Associados | JAN/2015 |

| 00 | EMISSÃO INICIAL | DISCRIMINAÇÃO | PROJETO | APROV. | DATA |
|--------|-----------------|---------------|---------|--------|------------|
| INDICE | | | | | 03/06/2015 |

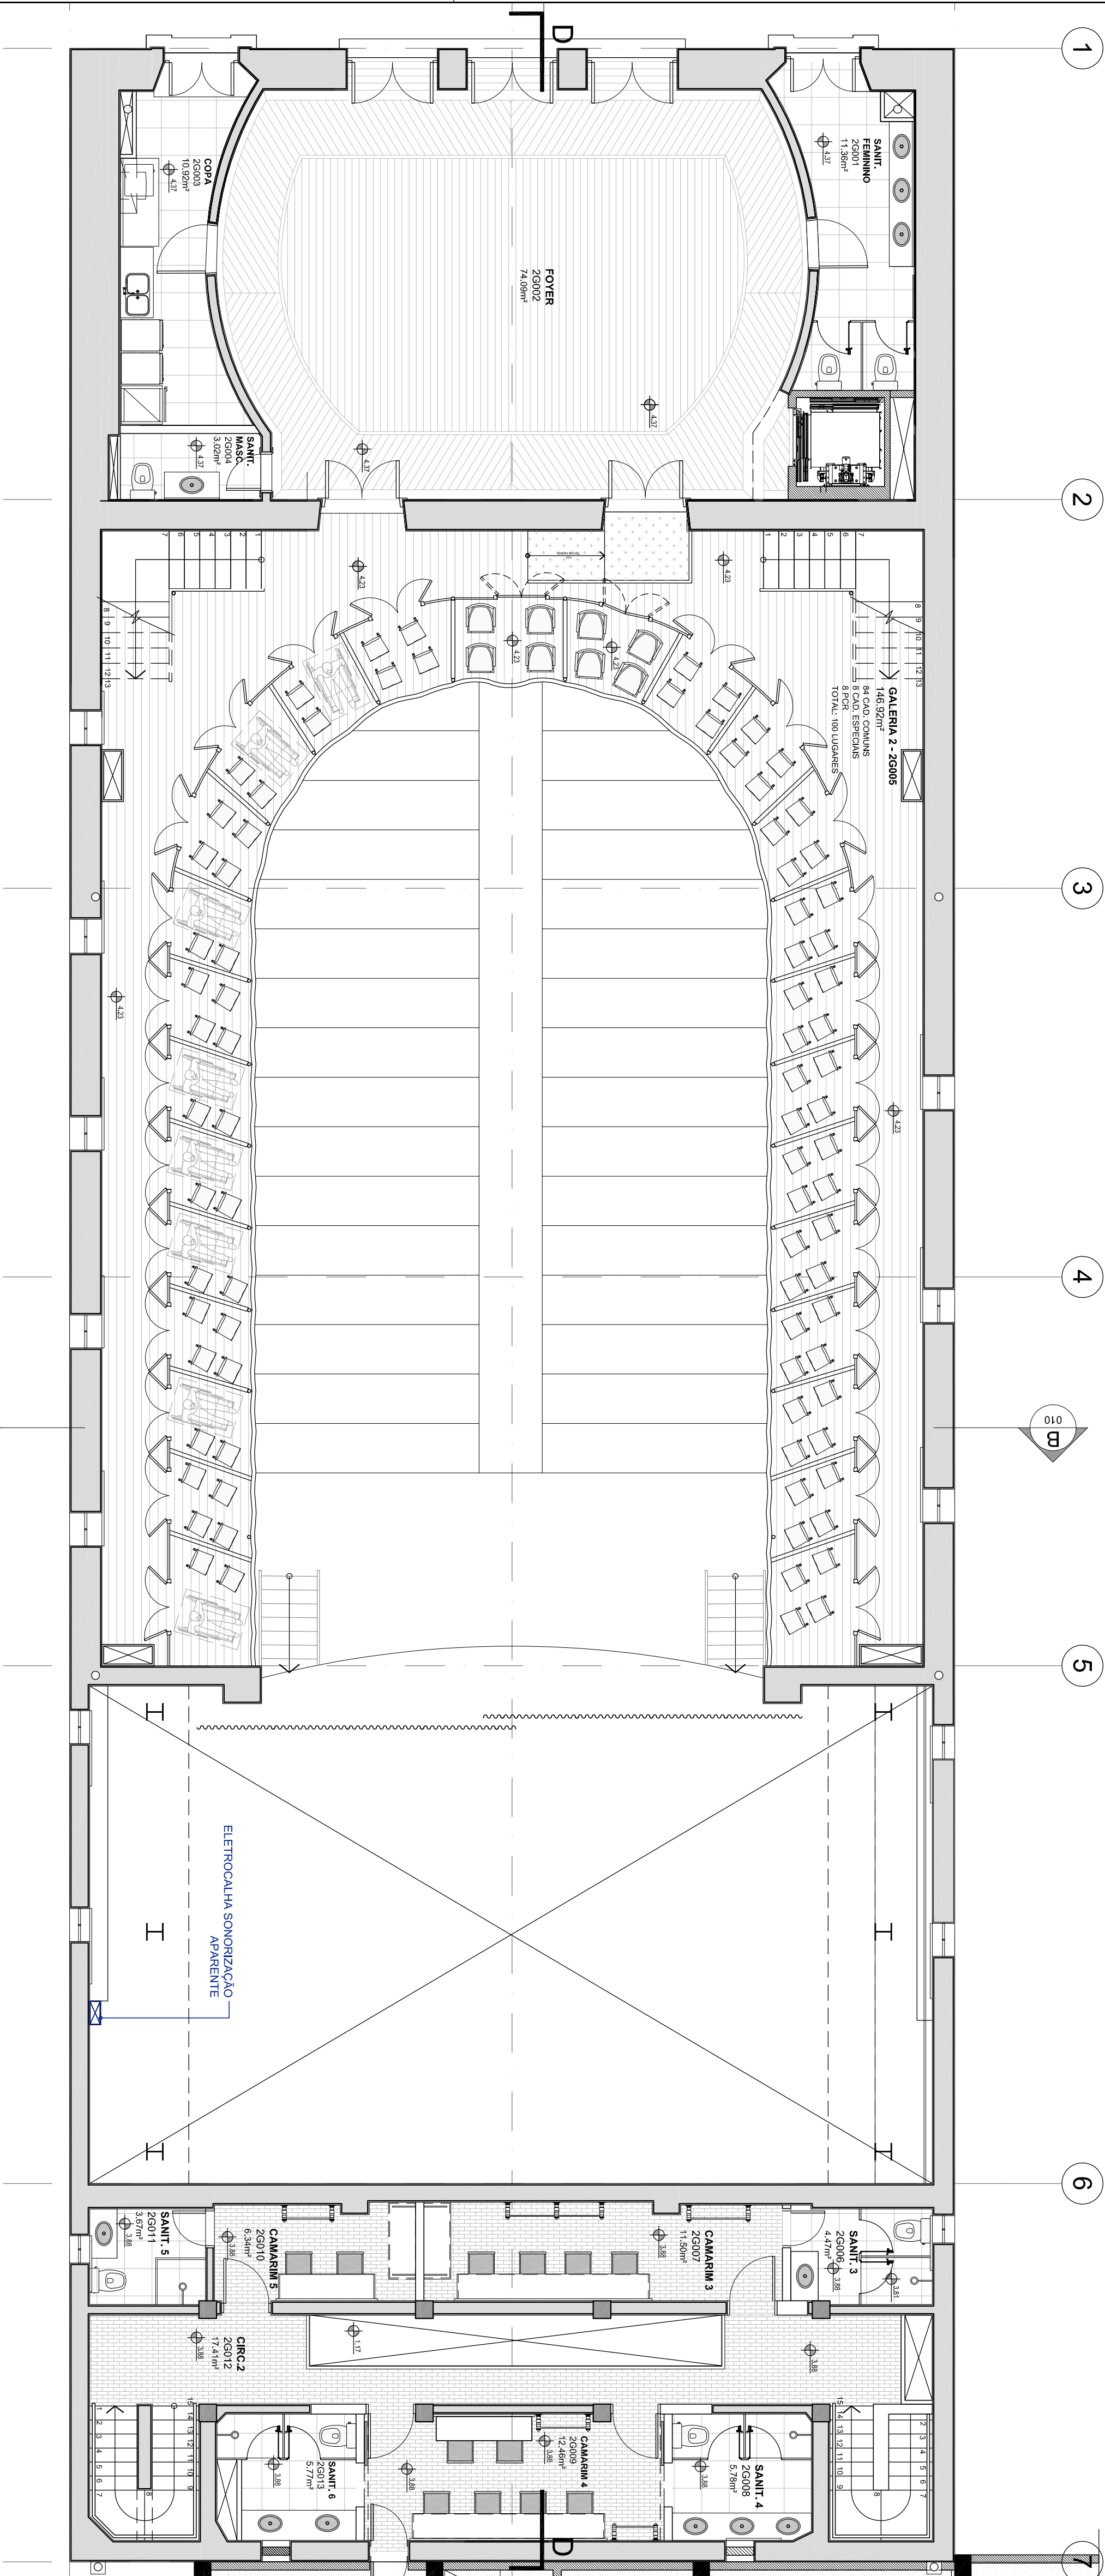

PLANTA BAIXA 2ª GALERIA

ESCALA 1:75

PREFEITURA
DE PELOTAS

Edmario Triguero Cavallero Leite
Presidente

Guilherme Ferreira
Secretário Municipal de Cultura

Paula da Silva Leite
Fiscal do Projeto de Cultura de Memória e Patrimônio Social

Ministério da
Cultura

GOVERNO FEDERAL

Jurema de Sousa Machado
Presidente do IPHAN

Eduardo Hahn
Superintendente do IPHAN

Angela Thomaz Pimenta
Coordenadora Técnica do IPHAN

Orléia Thomaz Pimenta
Fiscal do Contrato do IPHAN

THEATRO SETE DE ABRIL

Endereço: R. Cel. Osório, 180 e R. Calvo de Azevedo, 200A - Fribourgs

Proprietário: PREFEITURA MUNICIPAL DE PELOTAS/RS

CONCLUSÃO DO PROJETO

EXECUTIVO DE RESTAURAÇÃO

THEATRO SETE DE ABRIL E ANEXO ADMIN.

CONTEÚDO DA PLANÇA:

PLANTA BAIXA 2ª GALERIA

| | | |
|-----------------------|--------------------|-------------------------|
| PROJ. / RESP. TÉCNICO | COORD. DE PROJETOS | COORDINADOR DE PROJETOS |
| CELA 31960 | CELA 31960 | CELA 31960 |
| ART 7795537 | ART 7795537 | ART 7795537 |

03/05