


PLANTA BAIXA - PROJETO ELÉTRICO
ESCALA 1:500

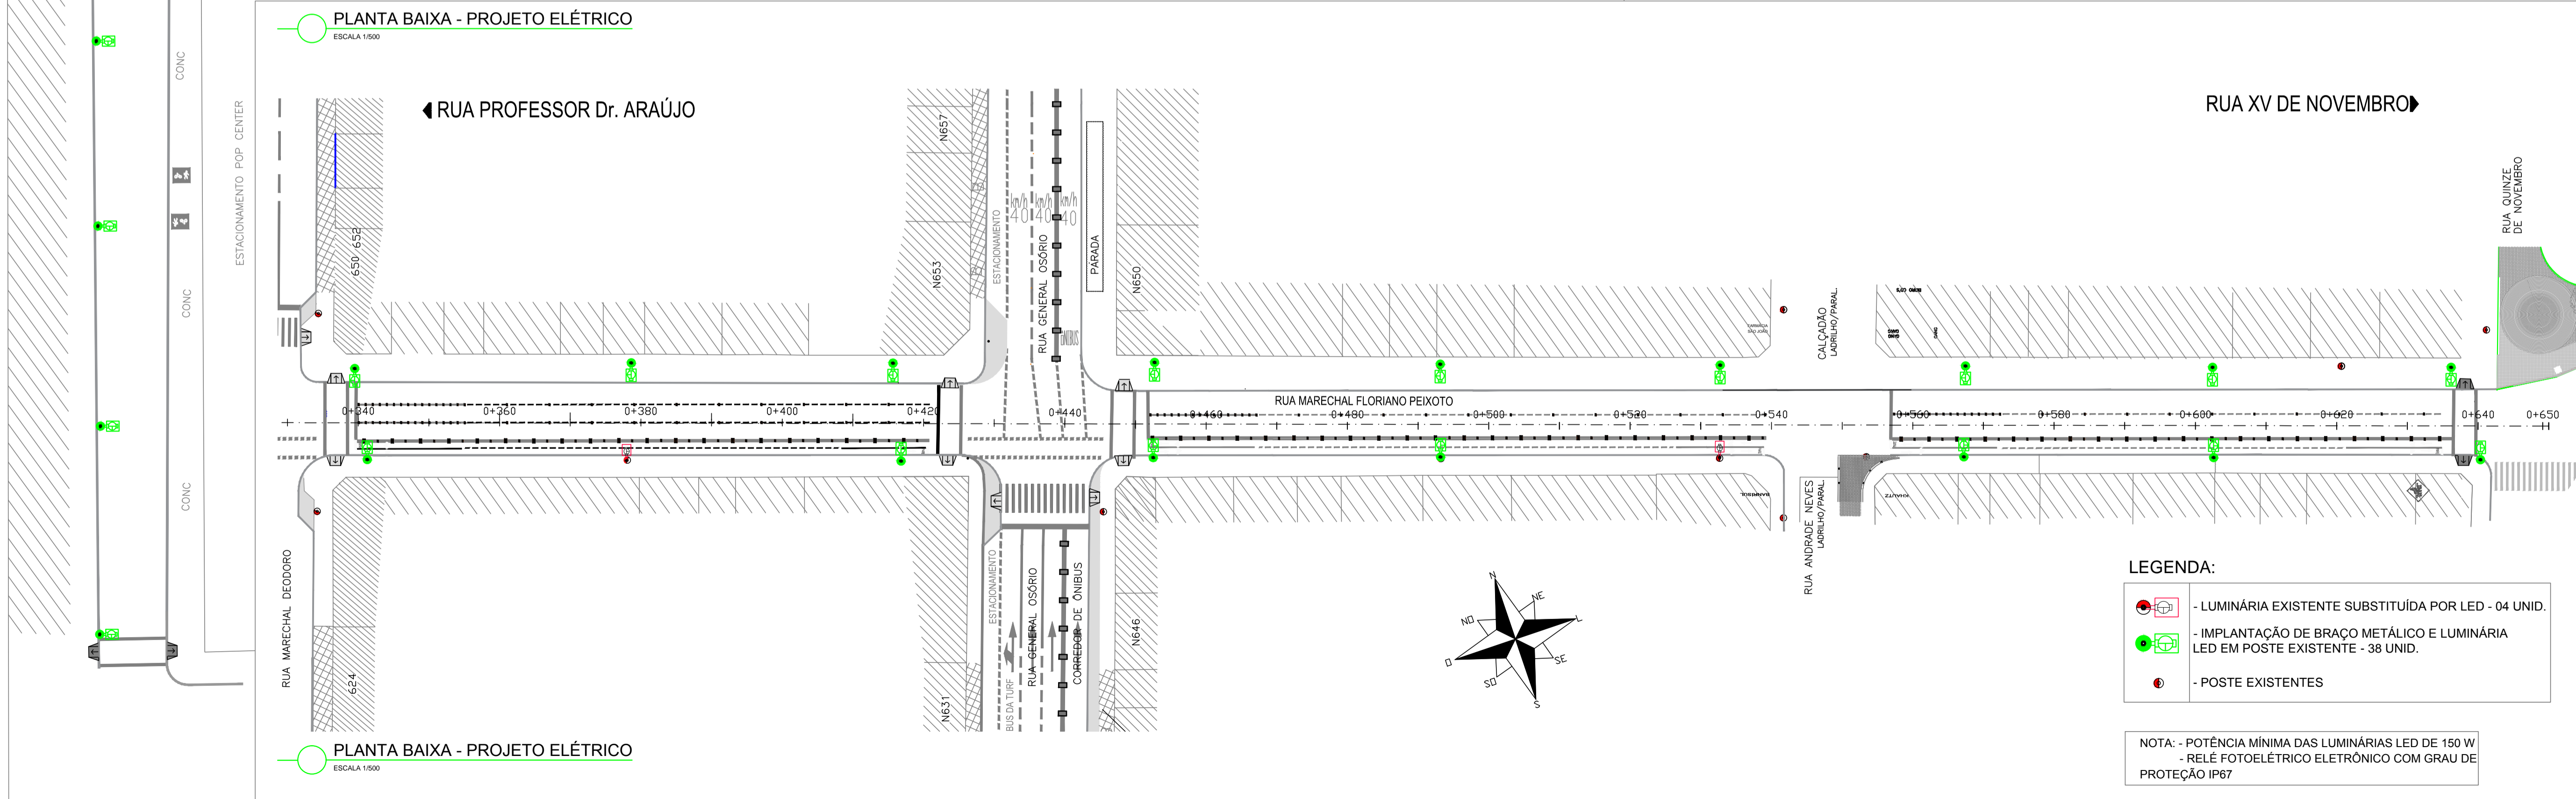

PLANTA BAIXA - PROJETO ELÉTRICO
ESCALA 1:500

LEGENDA:

- LUMINÁRIA EXISTENTE SUBSTITUÍDA POR LED - 04 UNID.
- IMPLANTAÇÃO DE BRAÇO METÁLICO E LUMINÁRIA LED EM POSTE EXISTENTE - 38 UNID.
- POSTE EXISTENTES

NOTA: - POTÊNCIA MÍNIMA DAS LUMINÁRIAS LED DE 150 W
- RELÉ FOTOELÉTRICO ELETRÔNICO COM GRAU DE PROTEÇÃO IP67

vamos
compartilhar
a cidade

PREFEITURA

CLICLOFAIXA
MARECHAL FLORIANO

DIREITOS AUTORAIS RESERVADOS. PROIBIDA A REPRODUÇÃO TOTAL OU PARCIAL DESTE DESENHO SEM O EXPRESSO CONSENTIMENTO DO PROPRIETÁRIO

TÍTULO DO DESENHO

PROJETO ELÉTRICO

PLANTA BAIXA CICLOFAIXA E
PAVIMENTAÇÃO
ESCALA: INDICADA

PRANCHA
01/01

MUNICÍPIO: PELOTAS
ESTADO: RIO GRANDE DO SUL
LOGRADOURO: RUA MARECHAL FLORIANO

CÓDIGO DO DESENHO: PMP-RMF-ELE-01
NÚMERO DA REVISÃO: Rev. 02
DATA: 01/11/2019

Rua Menna Barreto, 752 - Pelotas/RS
Fone: (51) 33191350 - (51) 33191353
Email: seplag@pelotas.rs.gov.br

SECRETARIA DE
PLANEJAMENTO E GESTÃO
Pelotas
www.pelotas.rs.gov.br