


LEGENDA:

- Rede existente
- Boca de lobo existente

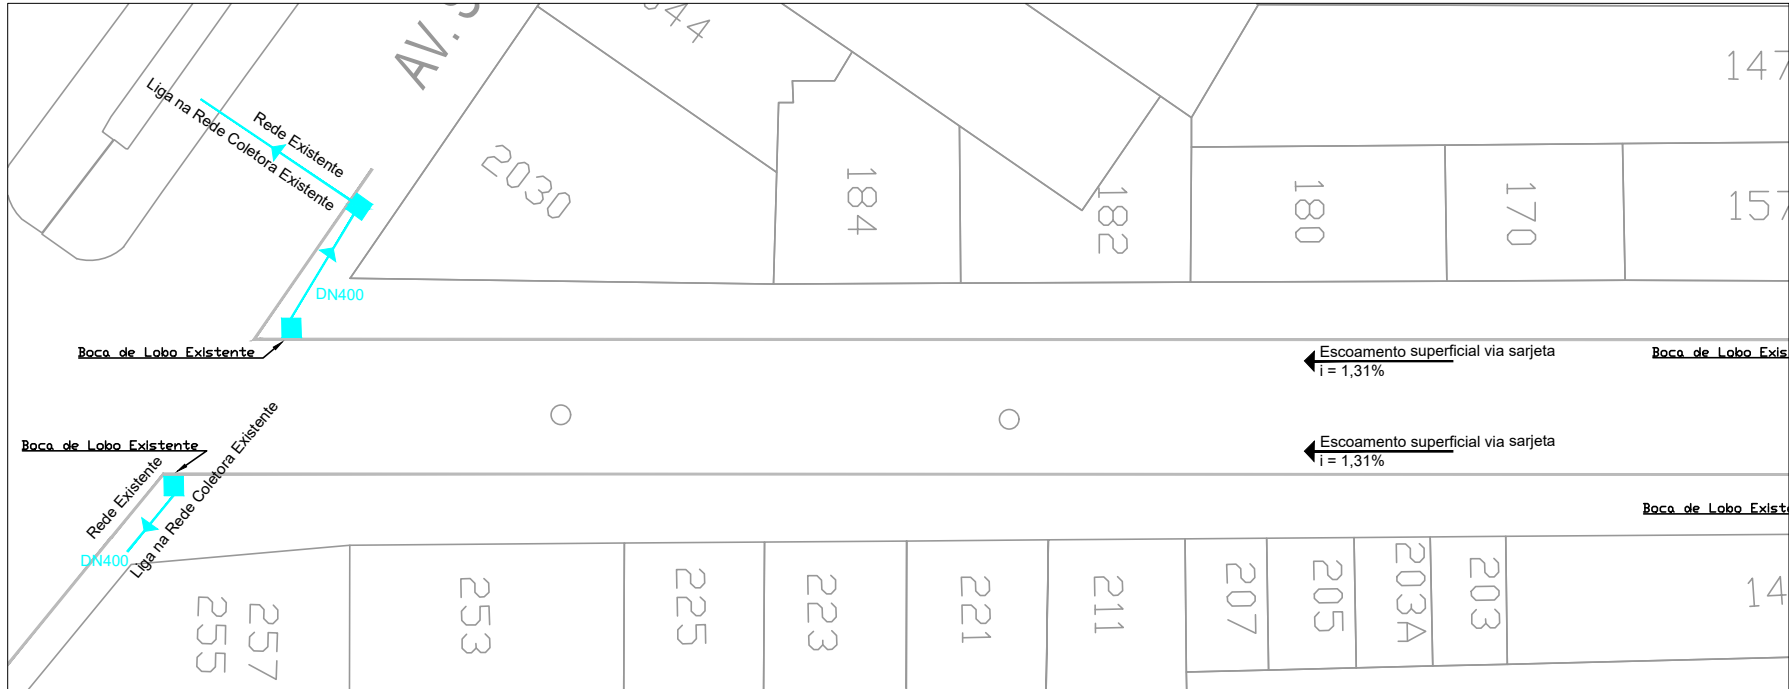

PLANTA BAIXA - REDE DE DRENAGEM - EXISTENTE
ESCALA 1/200



LOCALIZAÇÃO/SITUAÇÃO
ESCALA 1/1000

vamos
compartilhar
a cidade

PREFEITURA

PAVIMENTAÇÃO
AVENIDA REPUBLICA

DIREITOS AUTORAIS RESERVADOS. PROIBIDA A REPRODUÇÃO TOTAL DO PARCIAL DESTE DESENHO SEM O EXPRESSO CONSENTIMENTO DO PROPRIETÁRIO

TÍTULO DO DESENHO		
PROJETO DE DRENAGEM		
PLANTA BAIXA - DETALHAMENTO E PERFIS DE DRENAGEM ESCALA: INDICADA		PRANCHA 02/02
MUNICÍPIO PELOTAS	ESTADO RIO GRANDE DO SUL	
LOGRADOURO RUA GUARARAPES		
CÓDIGO DO DESENHO PMP-AVR-DRE-01	NÚMERO DA REVISÃO 05	DATA 05/02/2021

EQUIPE TÉCNICA

VICTOR CAVA
ENGENHEIRO CIVIL | CREA/RS
216078

Rua Menna Barreto, 752 - Pelotas/RS
Fone: (53) 33101350 - (53) 33101353
Email: seplag@pelotas.rs.gov.br

SECRETARIA DE PLANEJAMENTO E GESTÃO

Pelotas
prefeitura de
vamos compartilhar a cidade