


PLANTA BAIXA ELÉTRICA RÓTULO
Escala: 1/250

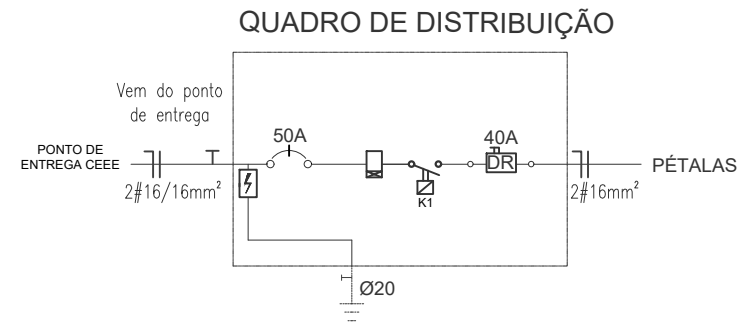

LEGENDA	
Postes aço telecônico reto 9m engastado mínimo 1m - luminária para lâmpada LED 180W	
Eletroduto PVC rígido 40mm enterrado - profundidade mínima 0,3m	
Caixa de passagem com medidas internas 0,30 x 0,30 x 0,40m	
Quadro de força e proteção das luminárias	
Fase, neutro e terra	
Haste copperweld 5/8 x 3,0m com conector	

vamos
compartilhar
a cidade

PREFEITURA

PROJETO DE ACELERAÇÃO DO CRESCIMENTO
REQUALIFICAÇÃO URBANÍSTICA

LOTEAMENTO FARROUPILHA

TÍTULO DO DESENHO

PROJETO ILUMINAÇÃO PRAÇA

PLANTA DE IMPLANTAÇÃO

ESCALA: INDEFINIDA

MUNICÍPIO

PELOTAS

ESTADO

RIO GRANDE DO SUL

CONTRATO

0222.658-33/2007
0301.573-91/2009

LOGRADOURO

LOTEAMENTO FARROUPILHA - ROTULA

CÓDIGO DO DESENHO

00-0-0-0-0-0

NÚMERO DA REVISÃO

0.1

DATA

21/06/2018

EQUIPE TÉCNICA:

ROGERIO DA SILVEIRA FREITAS
ENGENHEIRO ELETRICISTA CREA RS 146900

AV. Ferreira Viana, 1135 - Pelotas/RS - CEP: 96085-000
Fone: (53) 33101350 - (53) 33101353
Email: seplag@pelotas.rs.gov.br

SECRETARIA DE
PLANEJAMENTO E GESTÃO

Pelotas

Secretaria de
Planejamento e
Gestão