




1 DETALHE TÍPICO DA CAIXA DE HIDRANTES TIPO 1 E TIPO 2 SEM ESCALA

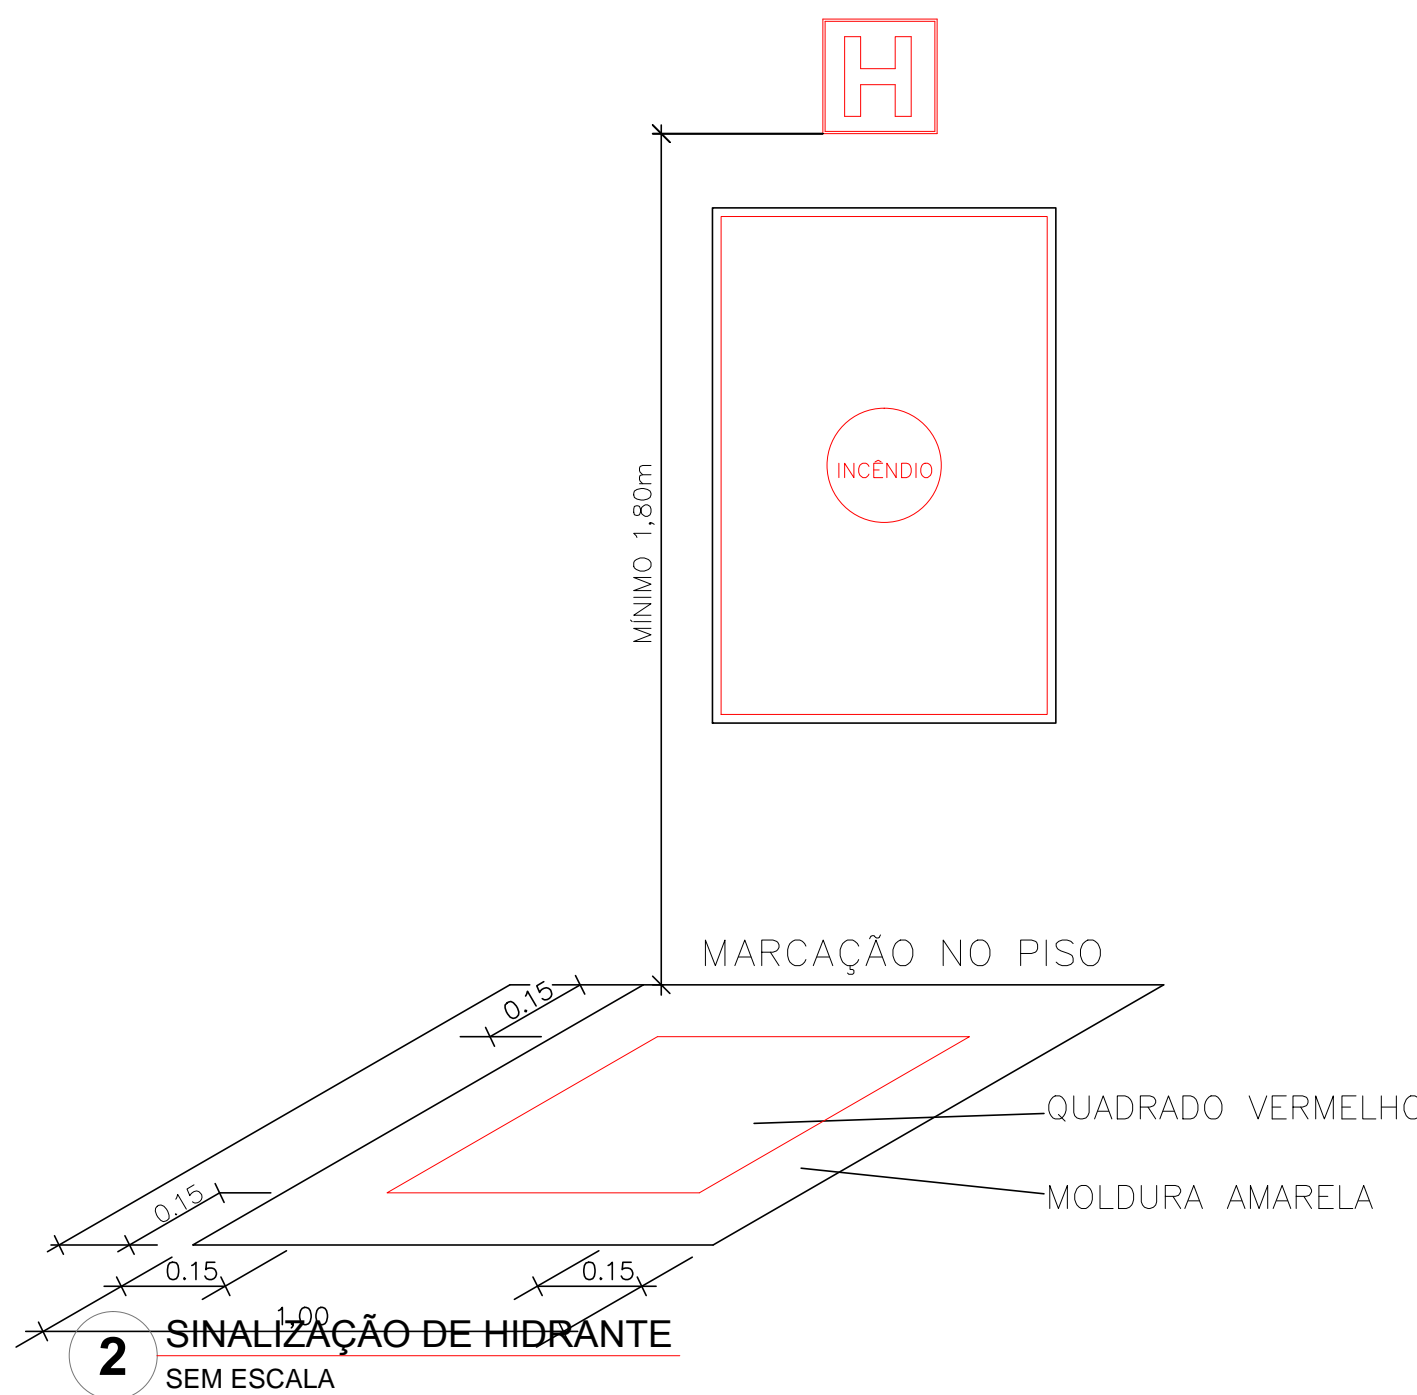


2 SINALIZAÇÃO DE HIDRANTE SEM ESCALA

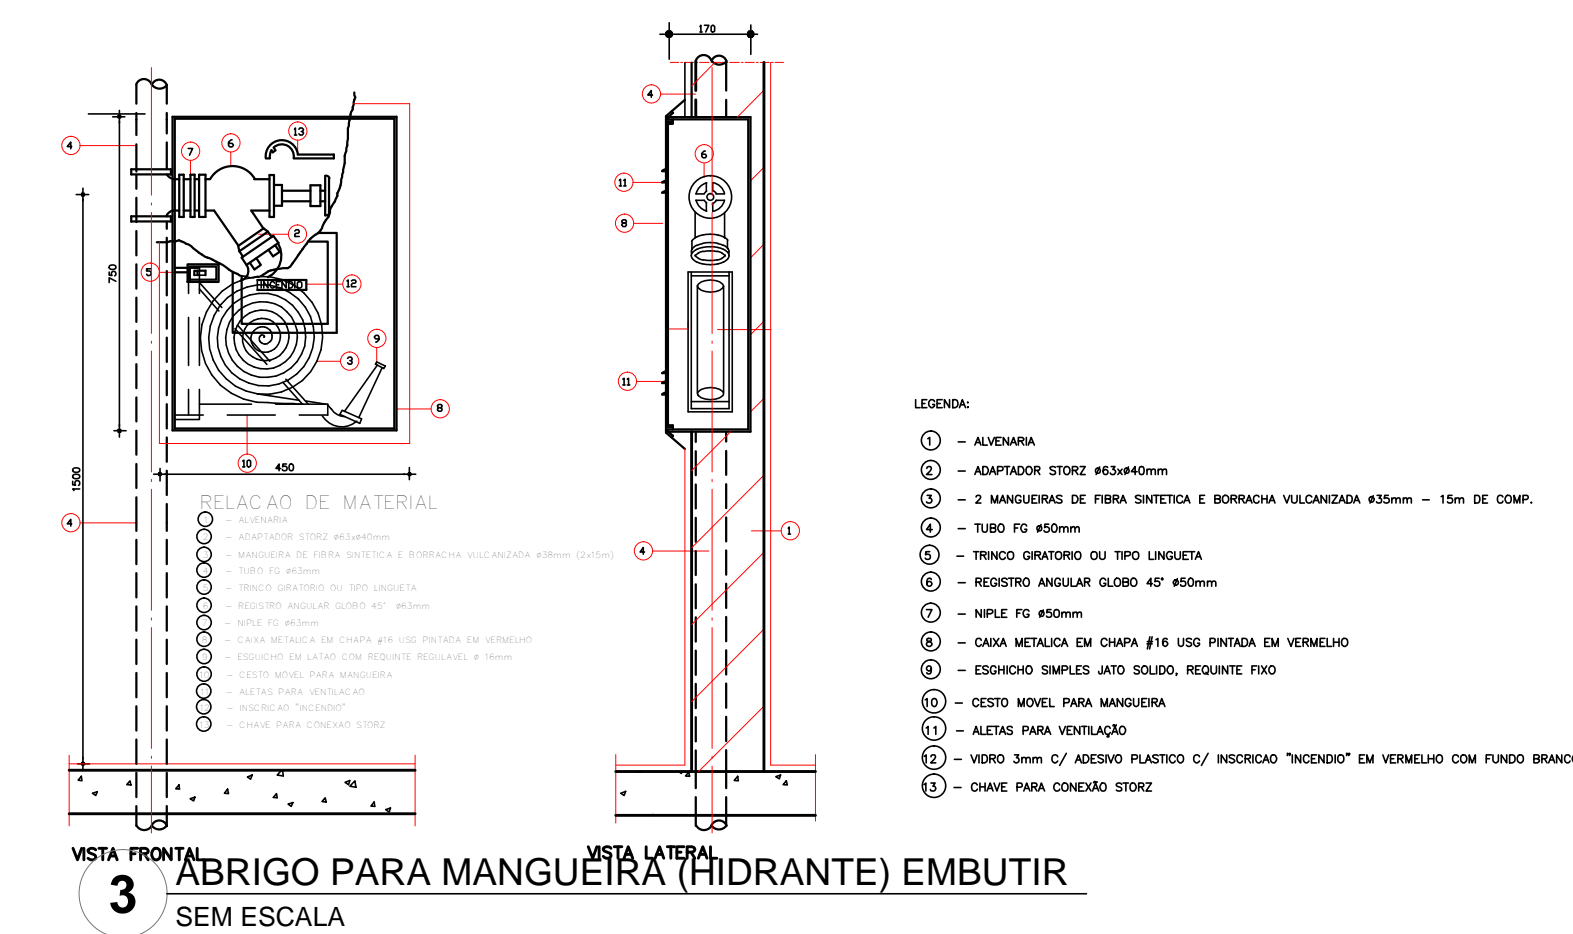


3 ABRIGO PARA MANGUEIRA (HIDRANTE) EMBUTIR SEM ESCALA

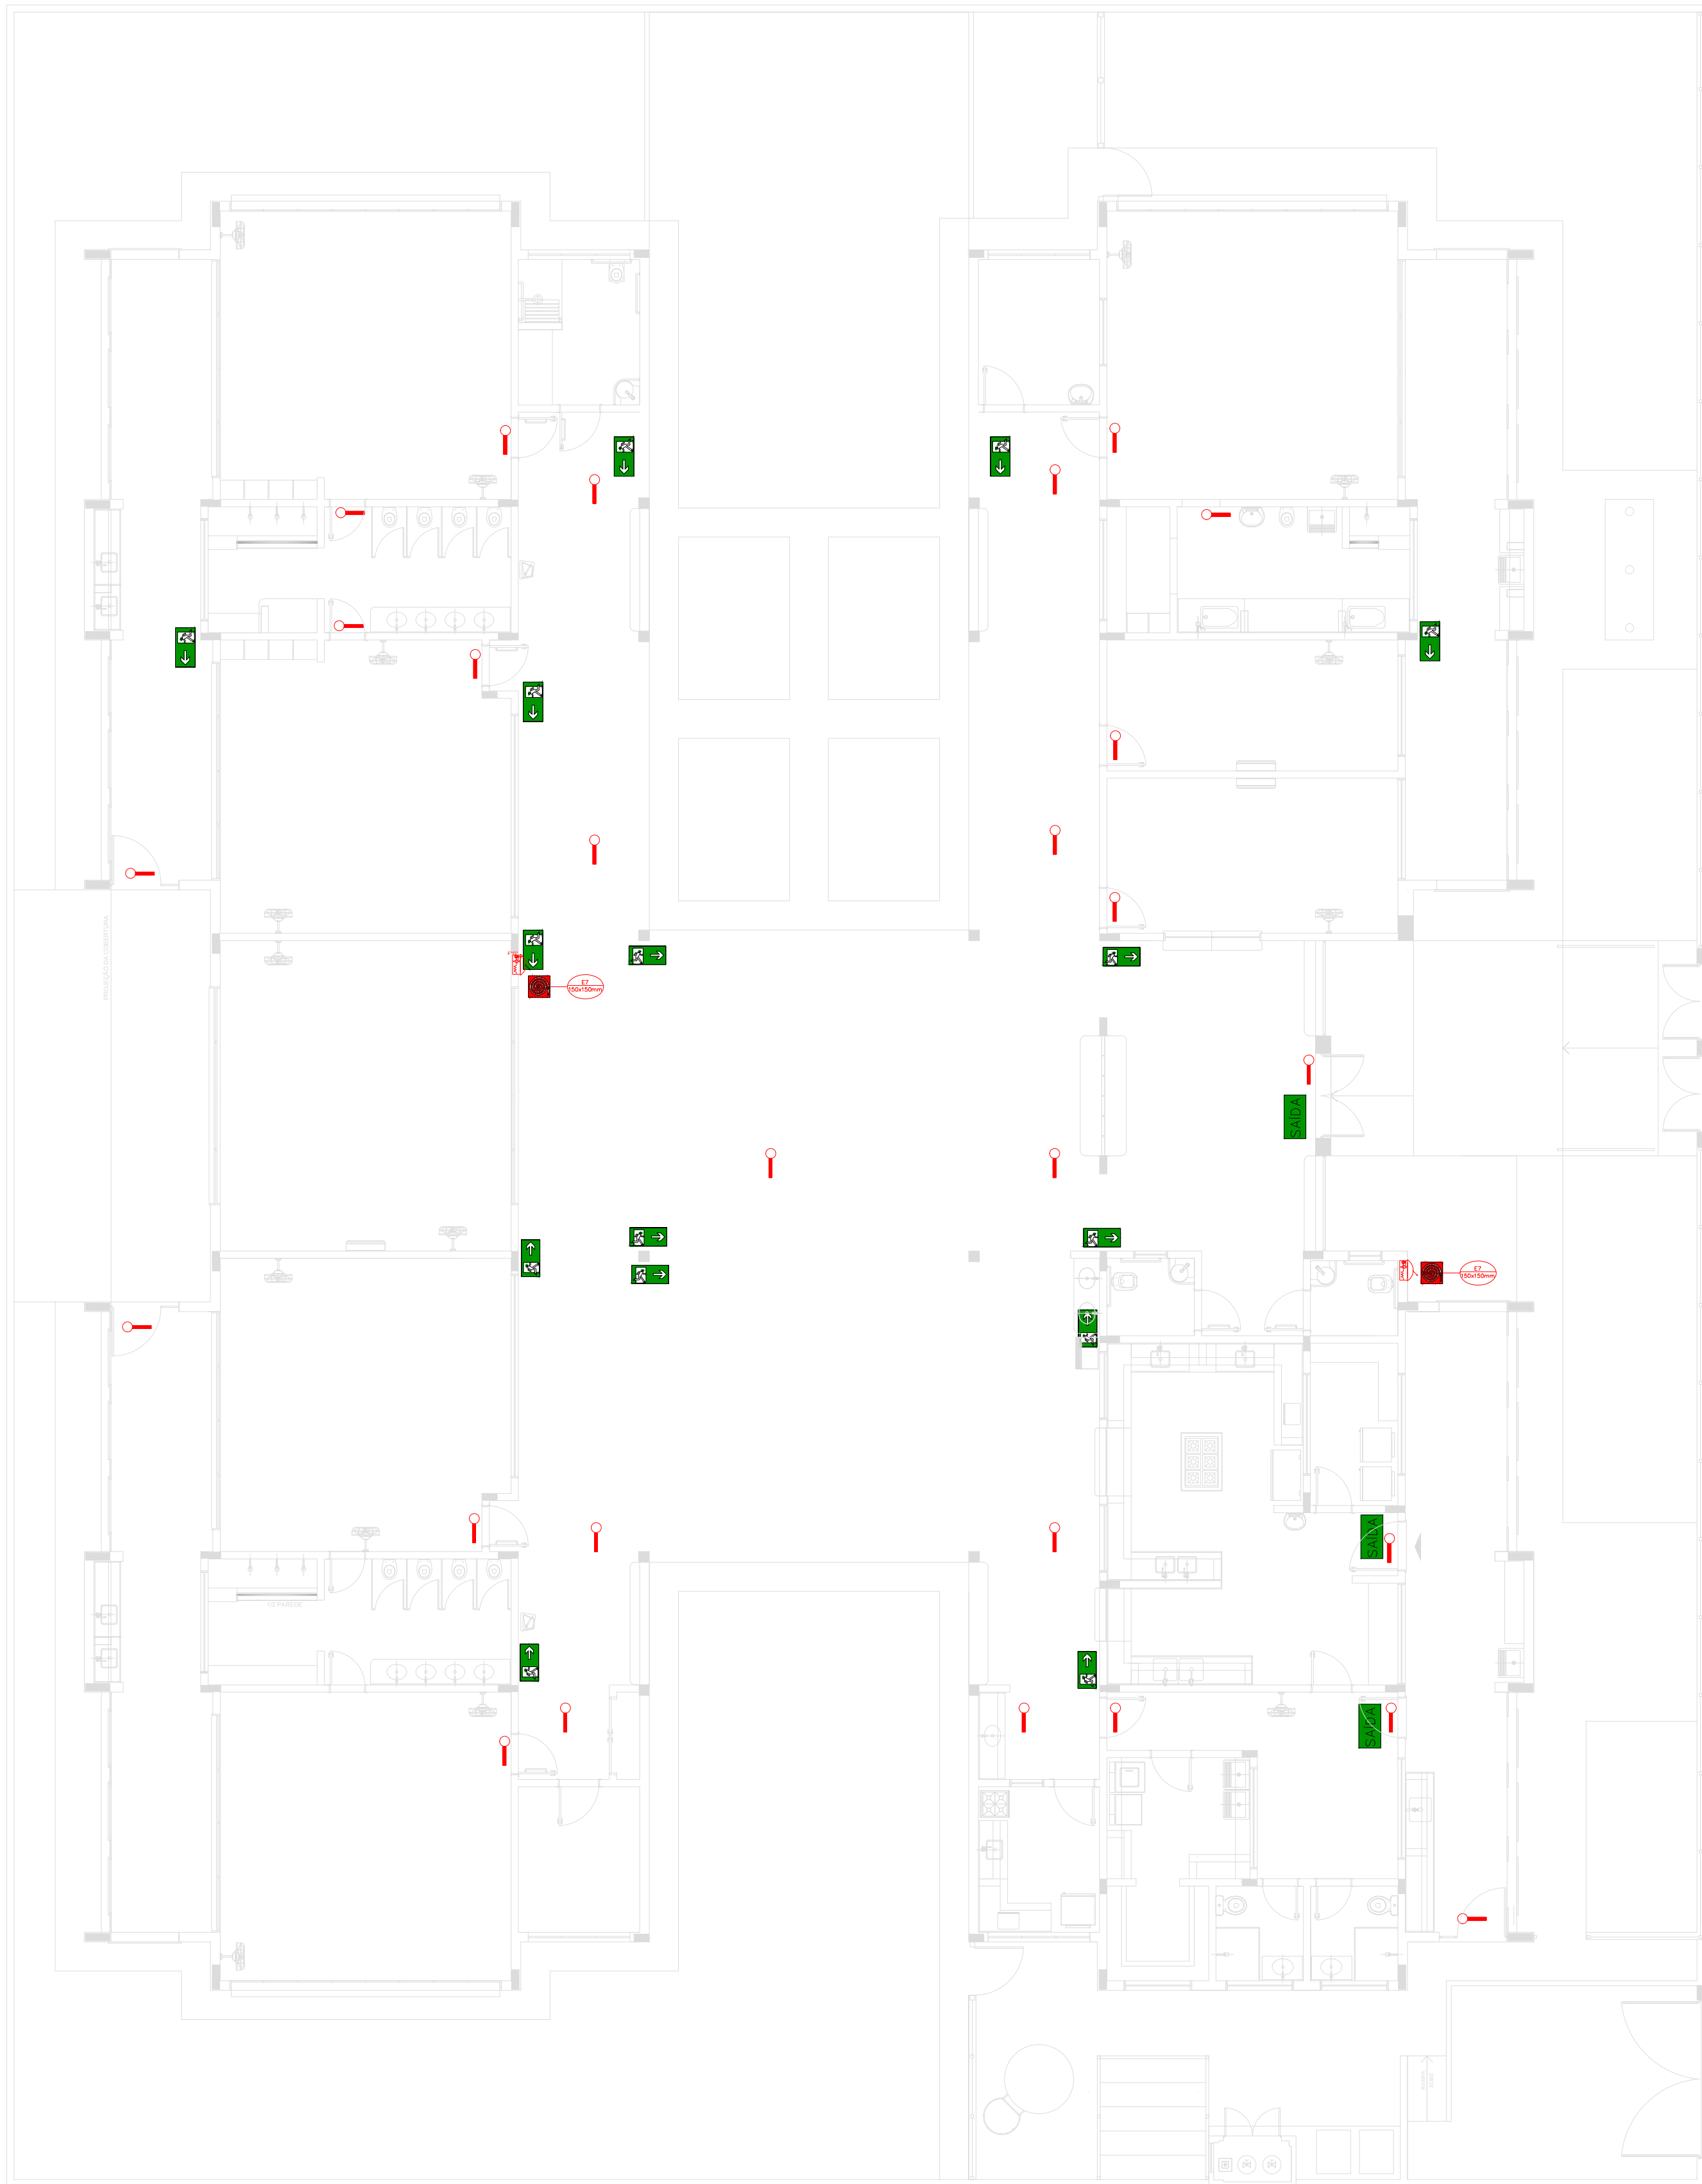


4 PLANTA BAIXA ESCALA 1/100

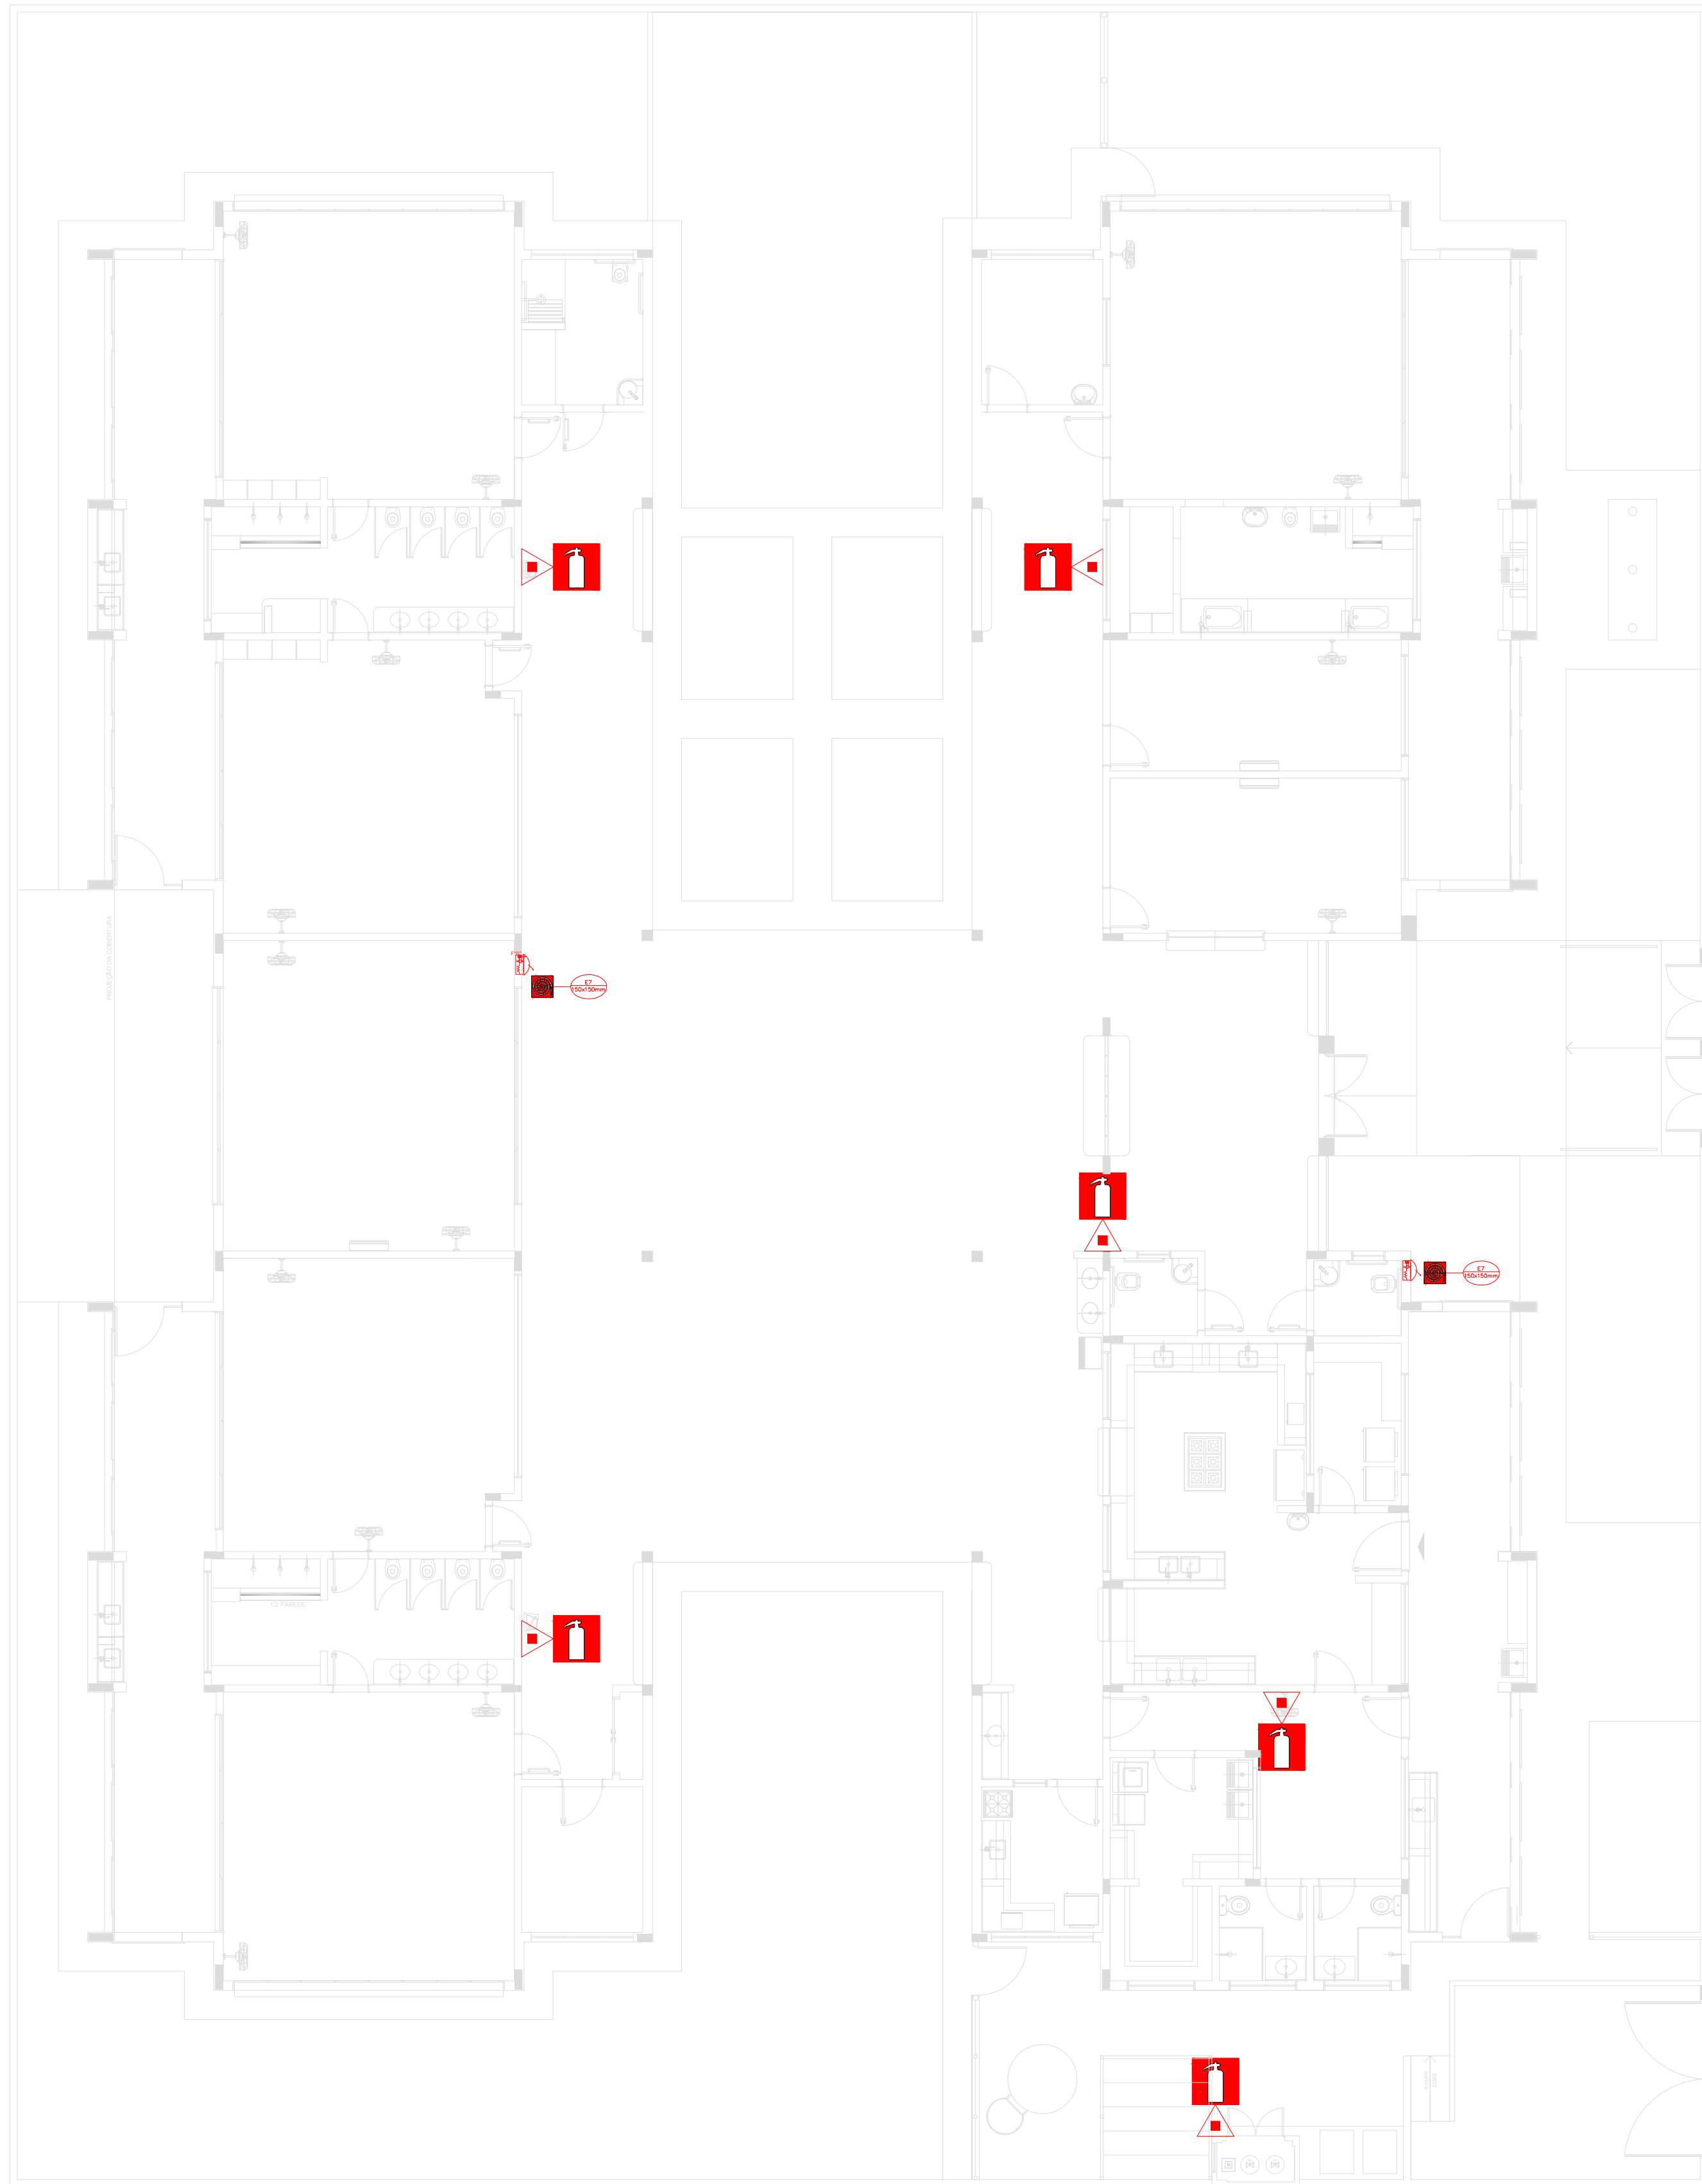


5 PLANTA BAIXA ESCALA 1/100

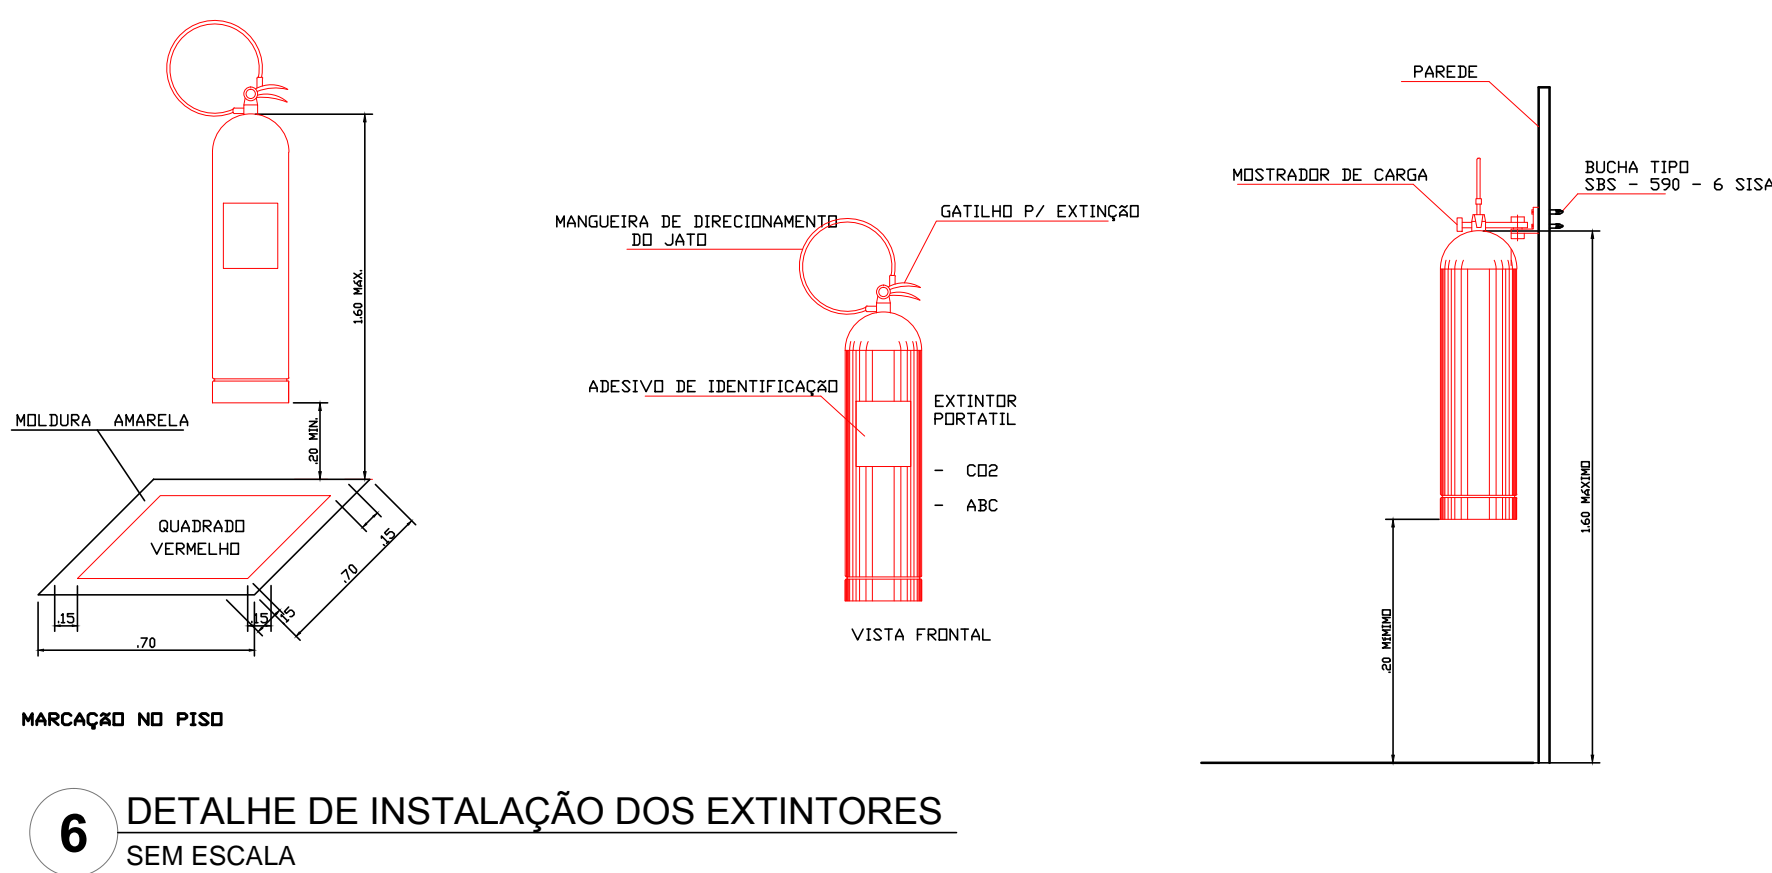

6 DETALHE DE INSTALAÇÃO DOS EXTINTORES SEM ESCALA

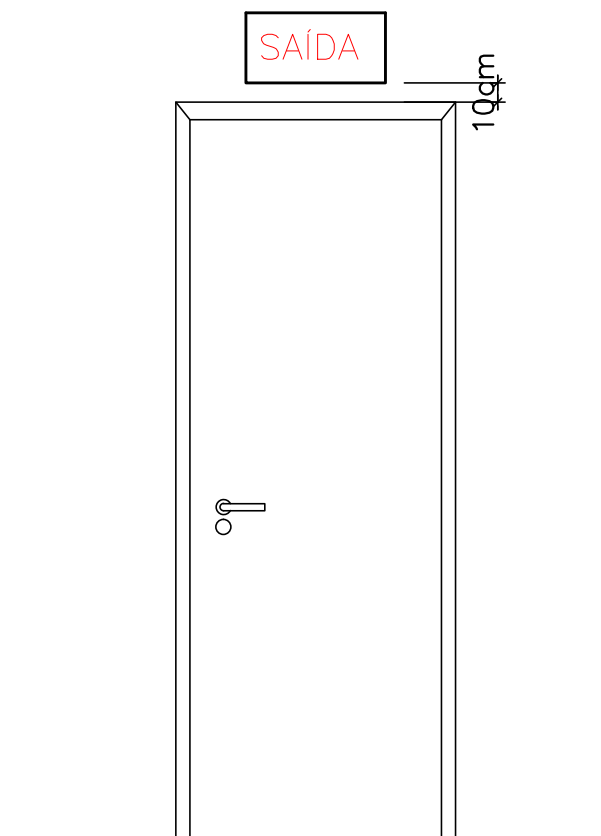

7 DETALHE DA INSTALAÇÃO DA SINALIZAÇÃO NA PORTA SEM ESCALA

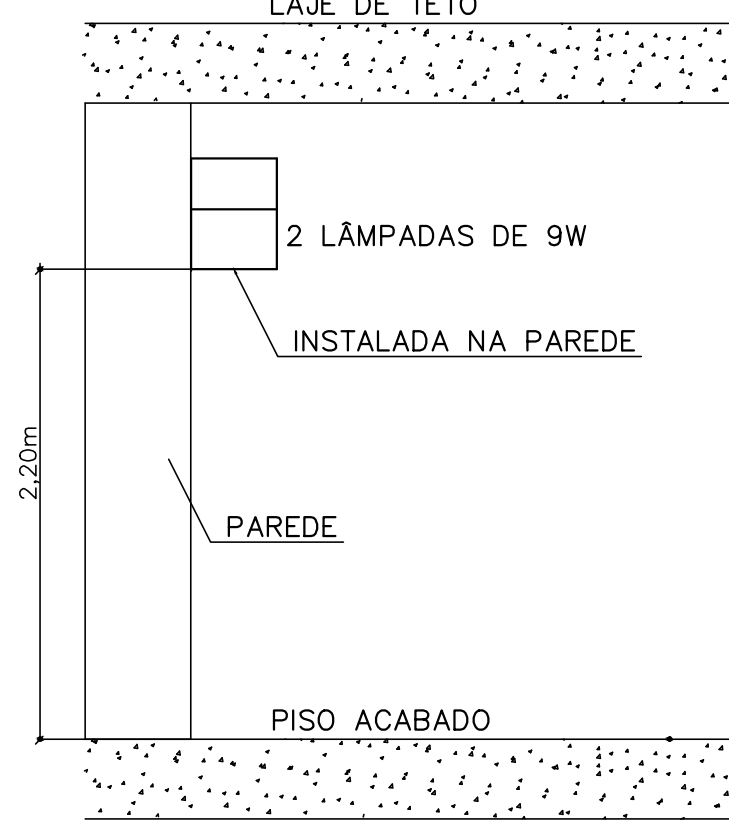

8 BLOCO AUTÔNOMO-ILUMINAÇÃO FIXADA NO TETO SEM ESCALA

LEGENDA	
	Hidrante - mangueira 1,20 - 2x1,20
	Extintor - mangueira 1,20 - 2x1,20
	Sinalização - mangueira 1,20 - 2x1,20

LEGENDA DE SINALIZAÇÃO	
	PLACA DE SINALIZAÇÃO DE ORIENTAÇÃO DE SAÍDA (DIREITA OU ESQUERDA) INSTALADA NA COLUNA A 150cm DO PISO A 50cm DA PORTA SUPERIOR.
	PLACA DE SINALIZAÇÃO DE ORIENTAÇÃO DE SAÍDA (DIREITA OU ESQUERDA) INSTALADA NA PAREDE A 150cm DO PISO A 50cm DA PORTA SUPERIOR.
	PLACA DE SINALIZAÇÃO DE ORIENTAÇÃO DE SAÍDA INSTALADA NO TETO OU NA PAREDE A 150cm DA PORTA.
	PLACA DE SINALIZAÇÃO INDICANDO O LOCAL DE INSTALAÇÃO DOS EXTINTORES DE INCÊNDIO INSTALADA NA PAREDE A 150cm DO PISO.
	PLACA DE SINALIZAÇÃO INDICANDO O ABRIGO DA MANGUEIRA DE INCÊNDIO COM O SEU HIDRANTE NO SEU INTERIOR INSTALADA NA PAREDE A 150cm DO PISO.
	PONTO DE ILUMINAÇÃO DE EMERGÊNCIA DE ACUMULADOR - BLOCO AUTÔNOMO
LEGENDA DE C.I. - HIDRANTES	
	HIDRANTE SIMPLES
LEGENDA DE C.I. - EXTINTORES	
	EXTINTOR PORTÁTIL COM CARGA DE 2000g DE CARBONATO DE SÓDIO COM CAPACIDADE EXTINTORA 5-A-B-C - 8kg
	EXTINTOR PORTÁTIL C/ CARGA DE 10 ABC C/ CAPACIDADE EXTINTORA 2-A-20-B-C 8kg

OS PROJETOS DEVEM SER ADAPTADOS TÉCNICAMENTE CONFORME AS NECESSIDADES MUNICIPAIS.



#### PROJETO PADRÃO - FNDE

PROPRIETÁRIO: : PREFEITURA MUNICIPAL DE PELOTAS  
ENDEREÇO: EMEI DUNAS - EMEI EUCALPTOS - EMEI SÍTIO FLORESTA - EMEI SANGA FUNDA - EMEI VILA PRINCESA  
MUNICÍPIO - UF: PELOTAS - RS

PROPRIETÁRIO  
RESP. TÉCNICO: CREA  
AUTOR DO PROJETO: CAU

DLFO  
CREA  
RA  
ENDEREÇOS PROJETO TIPO 2:  
EMEI DUNAS - RUA GIOVANNI GUIMARÃES, 570  
EMEI EUCALPTOS - RUA RESERVA DE MENEZES, 511 N  
EMEI SÍTIO FLORESTA - RUA IGNAÇO T. MACHADO, 511 N  
EMEI SANGA FUNDA - AV. ILDEFONSO SIMÕES LOPES, 5062  
EMEI VILA PRINCESA - AV. 4 VILA PRINCESA, 511 N

OBSERVAÇÕES:  
PROJETO EXECUTIVO

#### PROGRAMA PROINFÂNCIA - PROJETO TIPO 2

COORDENAÇÃO		ILUMINAÇÃO DE EMERGÊNCIA SINALIZAÇÃO DE EMERGÊNCIA EXTINTORES DE EMERGÊNCIA		HIN
CGEST - Coordenação Geral de Infraestrutura Educatonal				
FORMATO A0 (841x1189)	REVISÃO R.00	ESCALA INDICADA	PRANCHAS	
	DATA EMISSÃO JUNHO/2015			
				04/05