
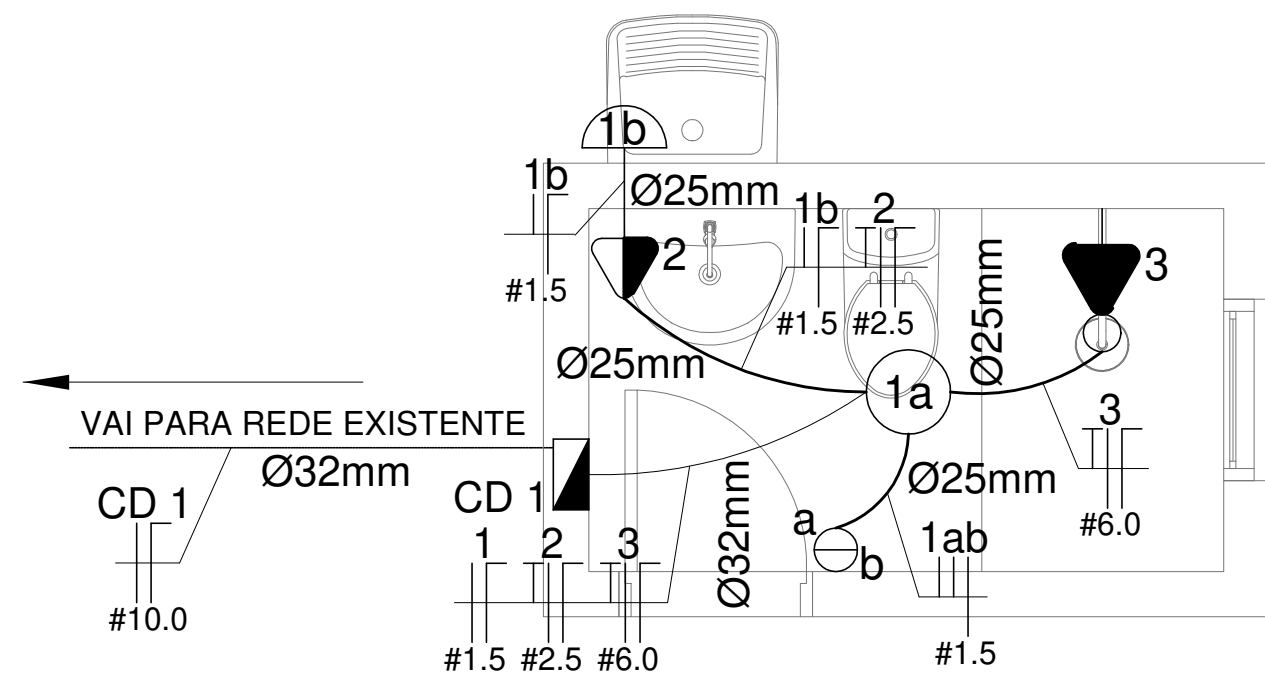



DIAGRAMA UNIFILAR CD 1

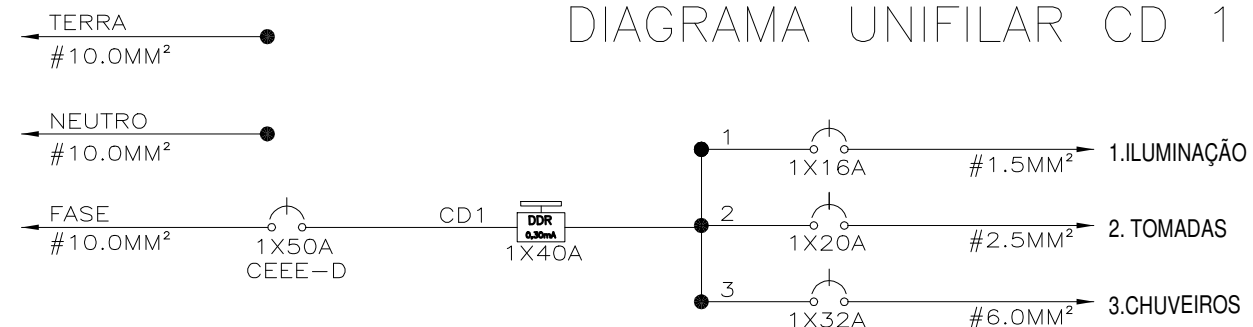

PLANTA BAIXA
ESC: 1/25

 PREFEITURA PELOTAS		SECRETARIA DE HABITAÇÃO E REGULARIZAÇÃO FUNDIÁRIA	
PROGRAMA NENHUMA CASA SEM BANHEIRO			
PROJETO ELÉTRICO		SECRETÁRIO	
PLANTA BAIXA		UBIRAJARA GARCIA LEAL	
LOCALIDADE: GETÚLIO VARGAS, 8 DE MARÇO, VASCO PIRES, FARROUPILHA, 23 DE MAIO		RESP. TÉCNICO DO PROJETO	
		ARQ. & URB. CASSIUS BAUMGARTEN	
Data: Outubro 2022		Prancha_(A3): 01/02	Escala: 1/25