


[illegible]

01

PLANTA BAIXA
ESCALA 1:500

 **Cota Tampa**
Cota Col.1 **Prof.PV**

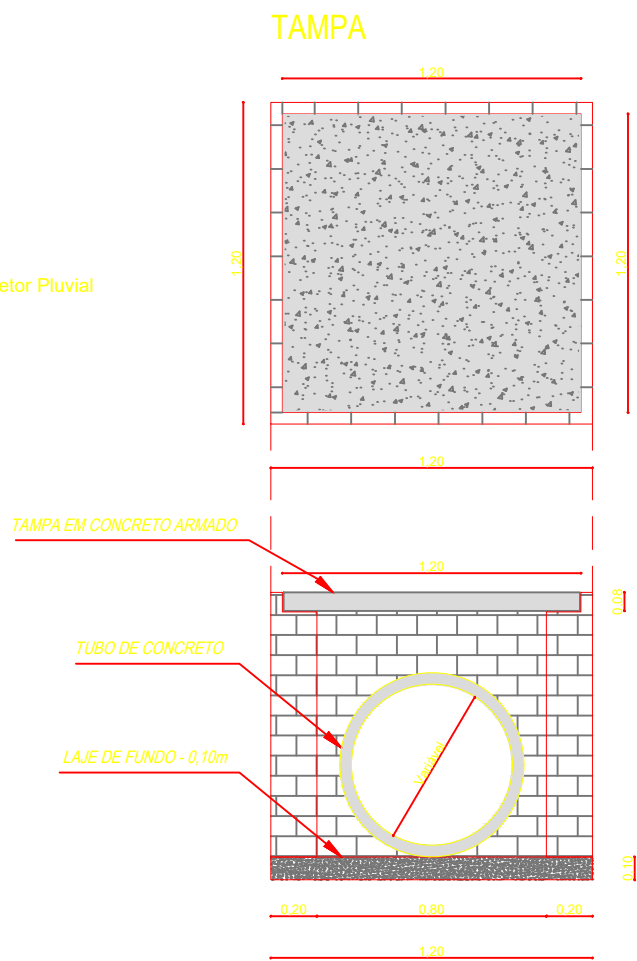

02

DETALHES
SEM ESCALA

OBSERVAÇÕES IMPORTANTES:

- 1 - AS INFORMAÇÕES UTILIZADAS REFERENTES A REDE PLUVIAL EXISTENTE FORAM FORNECIDAS PELO SANEP;
- 2 - DEVEM SER OBSERVADAS AS ESPECIFICAÇÕES TÉCNICAS DO PROJETO;
- 3 - NOS LOCAIS ONDE HOVEREM ENTRADAS DE GARAGENS E ACESSOS A OUTROS ESTABELECIMENTOS, A GUIA DE MEIO-FIO DEVERÁ SER REBAIXADA, MANTENDO UM ESPELHO DE 2CM;
- 4 - O POSICIONAMENTO DOS DISPOSITIVOS DE DRENAGEM SÃO PASSÍVEIS DE DESLOCAMENTO QUANDO JUSTIFICADO PELO EXECUTOR E/OU A JUÍZO DA FISCALIZAÇÃO;
- 5- O POSICIONAMENTO DO PV-1 DEVE SER LOCADO MEDIANTE LEVANTAMENTO TOPOGRÁFICO QUE ENCONTRE A COTA MAIS BAIXA DO SEGMENTO;

PREFEITURA

PAVIMENTAÇÃO RUA LINDOLFO COLLOR

ULO DO DESENHO

PROJETO DE DRENAGEM

PLANTA BAIXA E DETALHES

ESCALA: INDICADA

MUNICÍPIO	ESTADO
-----------	--------

PELOTAS

LOGRADOURO
BULLINQUE COLLEGE

CÓDIGO DO DESENHO

	NÚMERO DA DEPENDÊNCIA
--	-----------------------

DATA

Rua Menna Barreto, 752 - Pelotas/RS
Fone: (53) 33101350 - (53) 33101353
Email: seplag@pelotas.rs.gov.br

EQUIPE TÉCNICA

VICTOR CAVA
GENHEIRO CIVIL | CREA/RJ 216078

SECRETARIA DE PLANEJAMENTO E GESTÃO 