



**A**

**B**

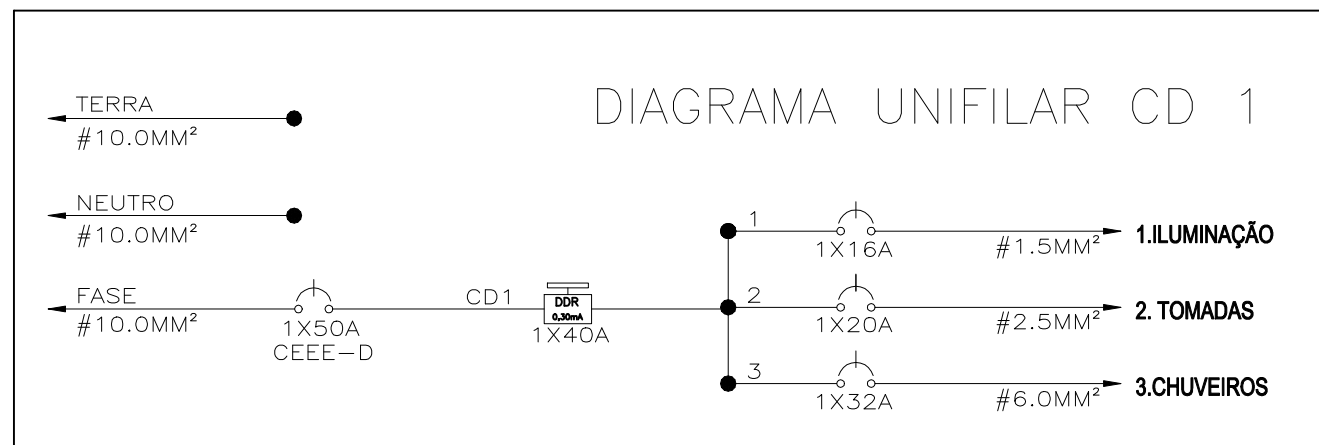

**C**

D

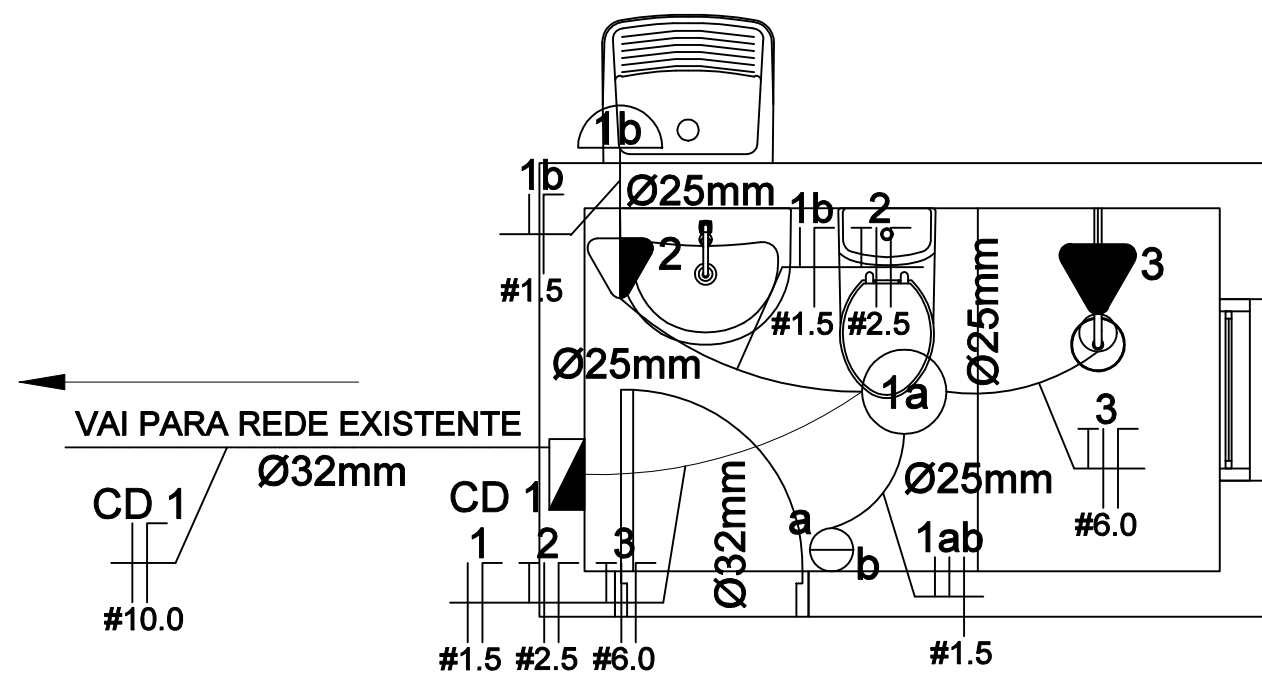

E

**F**

**PREFEITURA**  
PELOTAS

**SECRETARIA DE HABITAÇÃO E  
REGULARIZAÇÃO FUNDIÁRIA**

## PROGRAMA NENHUMA CASA SEM BANHEIRO

## PROJETO ELÉTRICO

**SECRETÁRIA**

## PLANTA BAIXA E DIAGRAMA UNIF.

CLAUDIA DENTICE DA SILVA LEITE

**LOCALIDADE: LOTEAMENTO FARROUPILHA**

**RESP. TÉCNICO DO PROJETO**

ARQ. &amp; URB. CASSIUS BAUMGARTEN

**Data: ABRIL 2024****Prancha: 01/02**

**Escala: 1/25**