




IMPLANTAÇÃO PROJETO ELÉTRICO - CANTEIROS AV. REPÚBLICA DO LÍBANO - TRECHO INTERVENÇÃO URBANÍSTICA
ESCALA 1:500

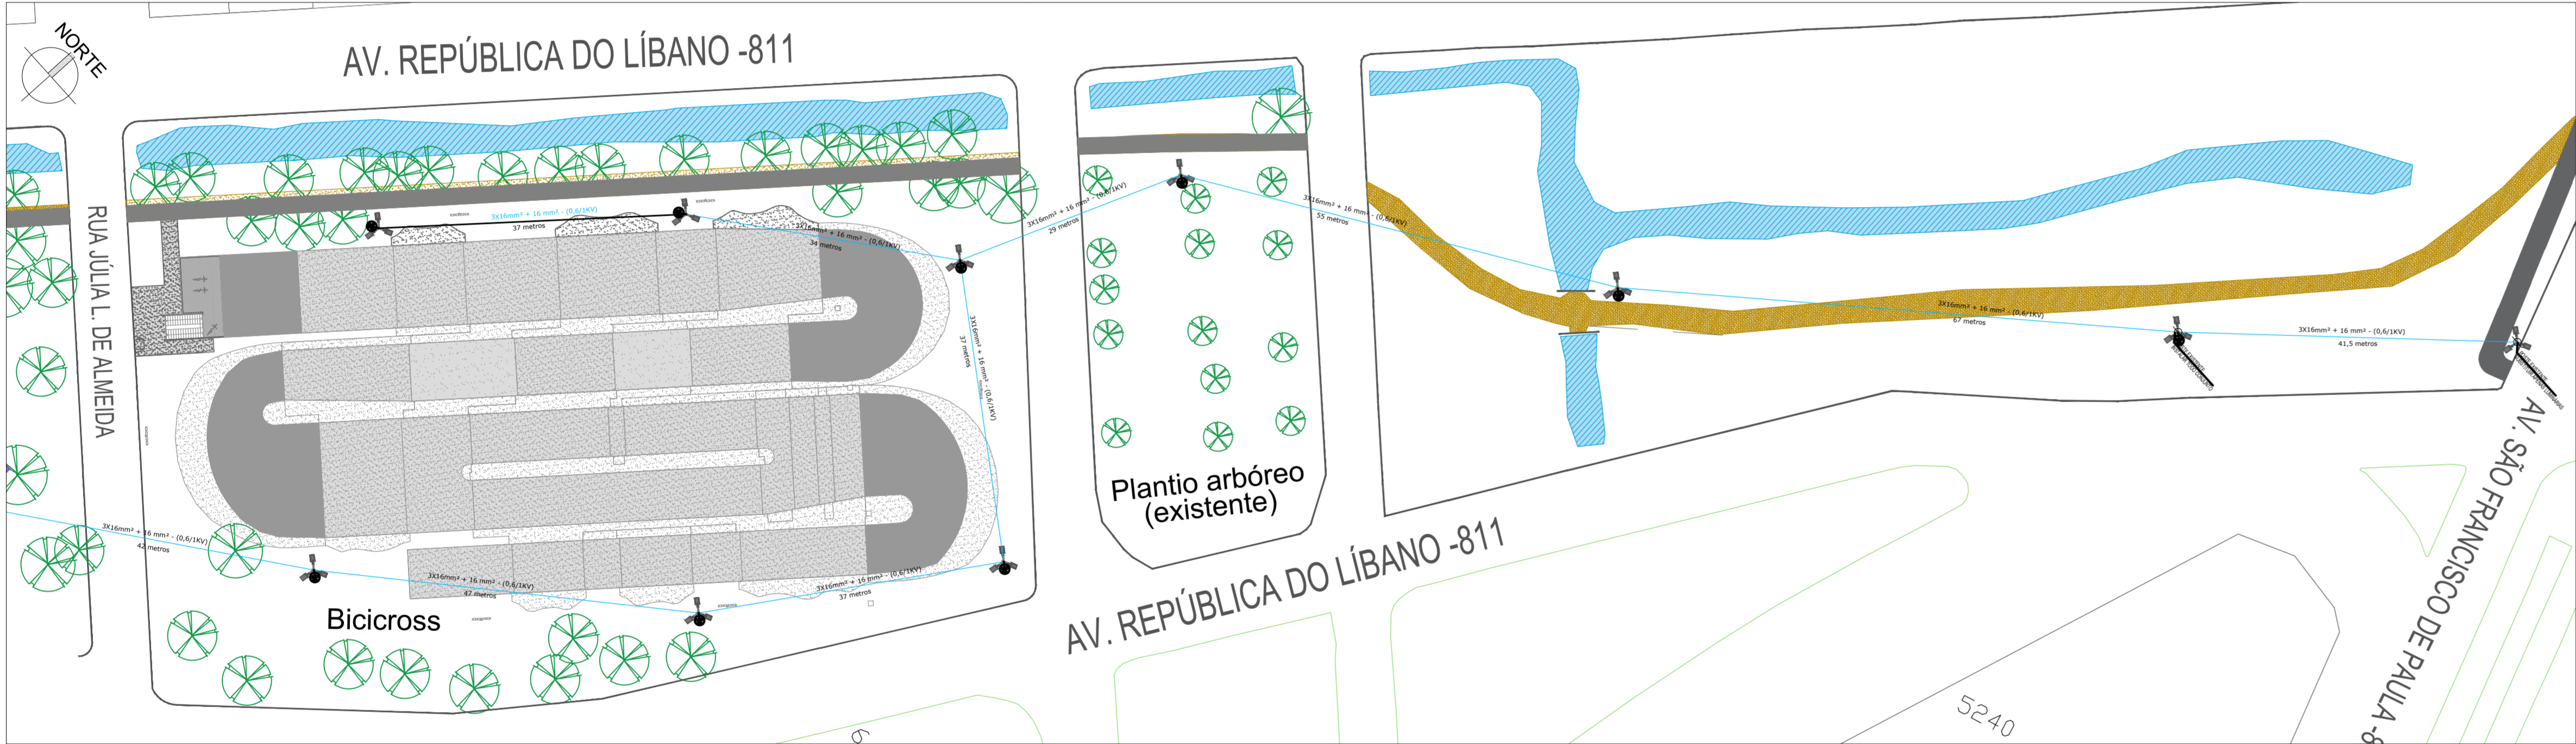

IMPLANTAÇÃO PROJETO ELÉTRICO - CANTEIROS AV. REPÚBLICA DO LÍBANO - 01 E 02
ESCALA 1:500


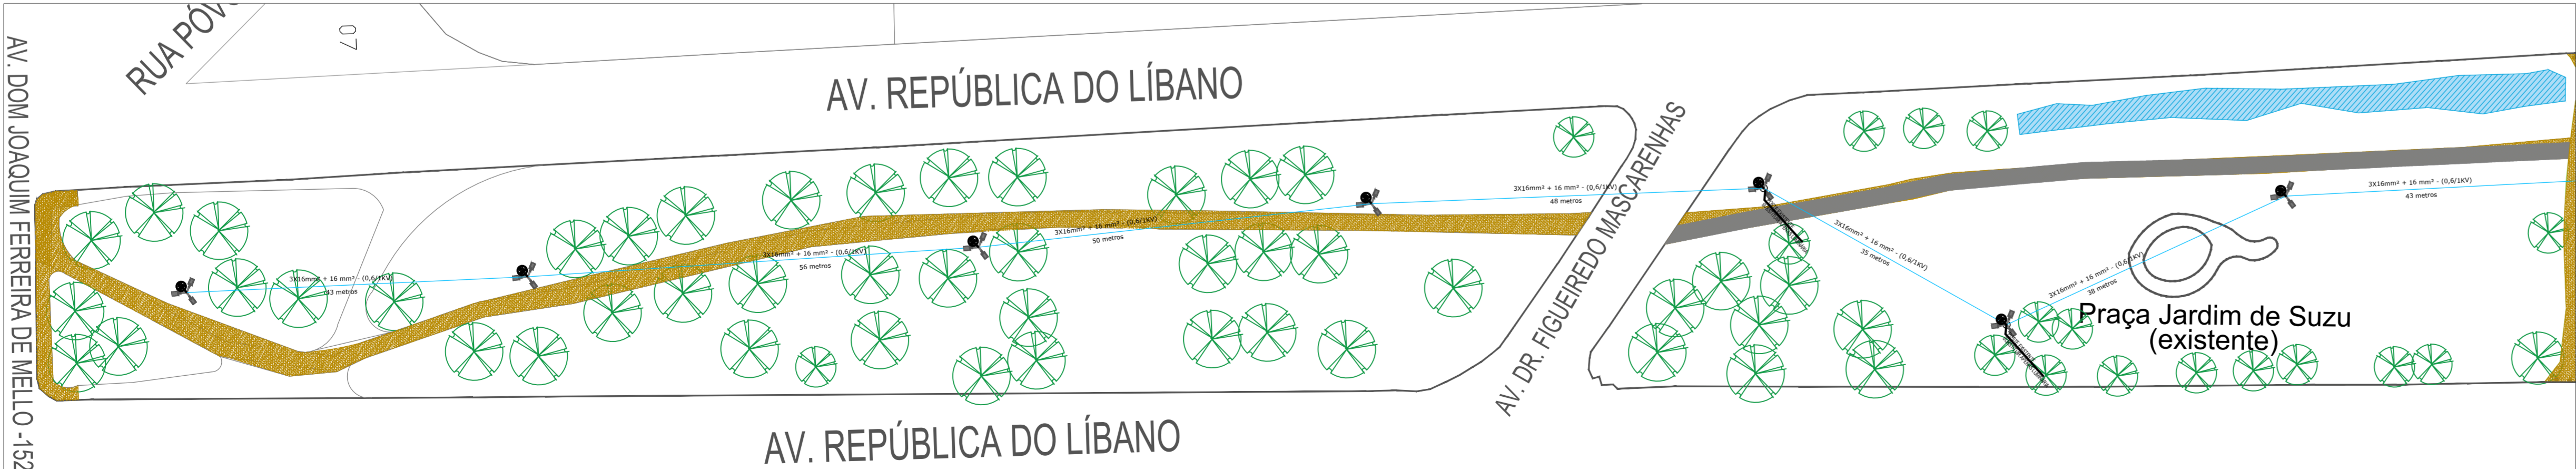


IMPLANTAÇÃO PROJETO ELÉTRICO - CANTEIROS AV. REPÚBLICA DO LÍBANO - 07 E 08
ESCALA 1:500

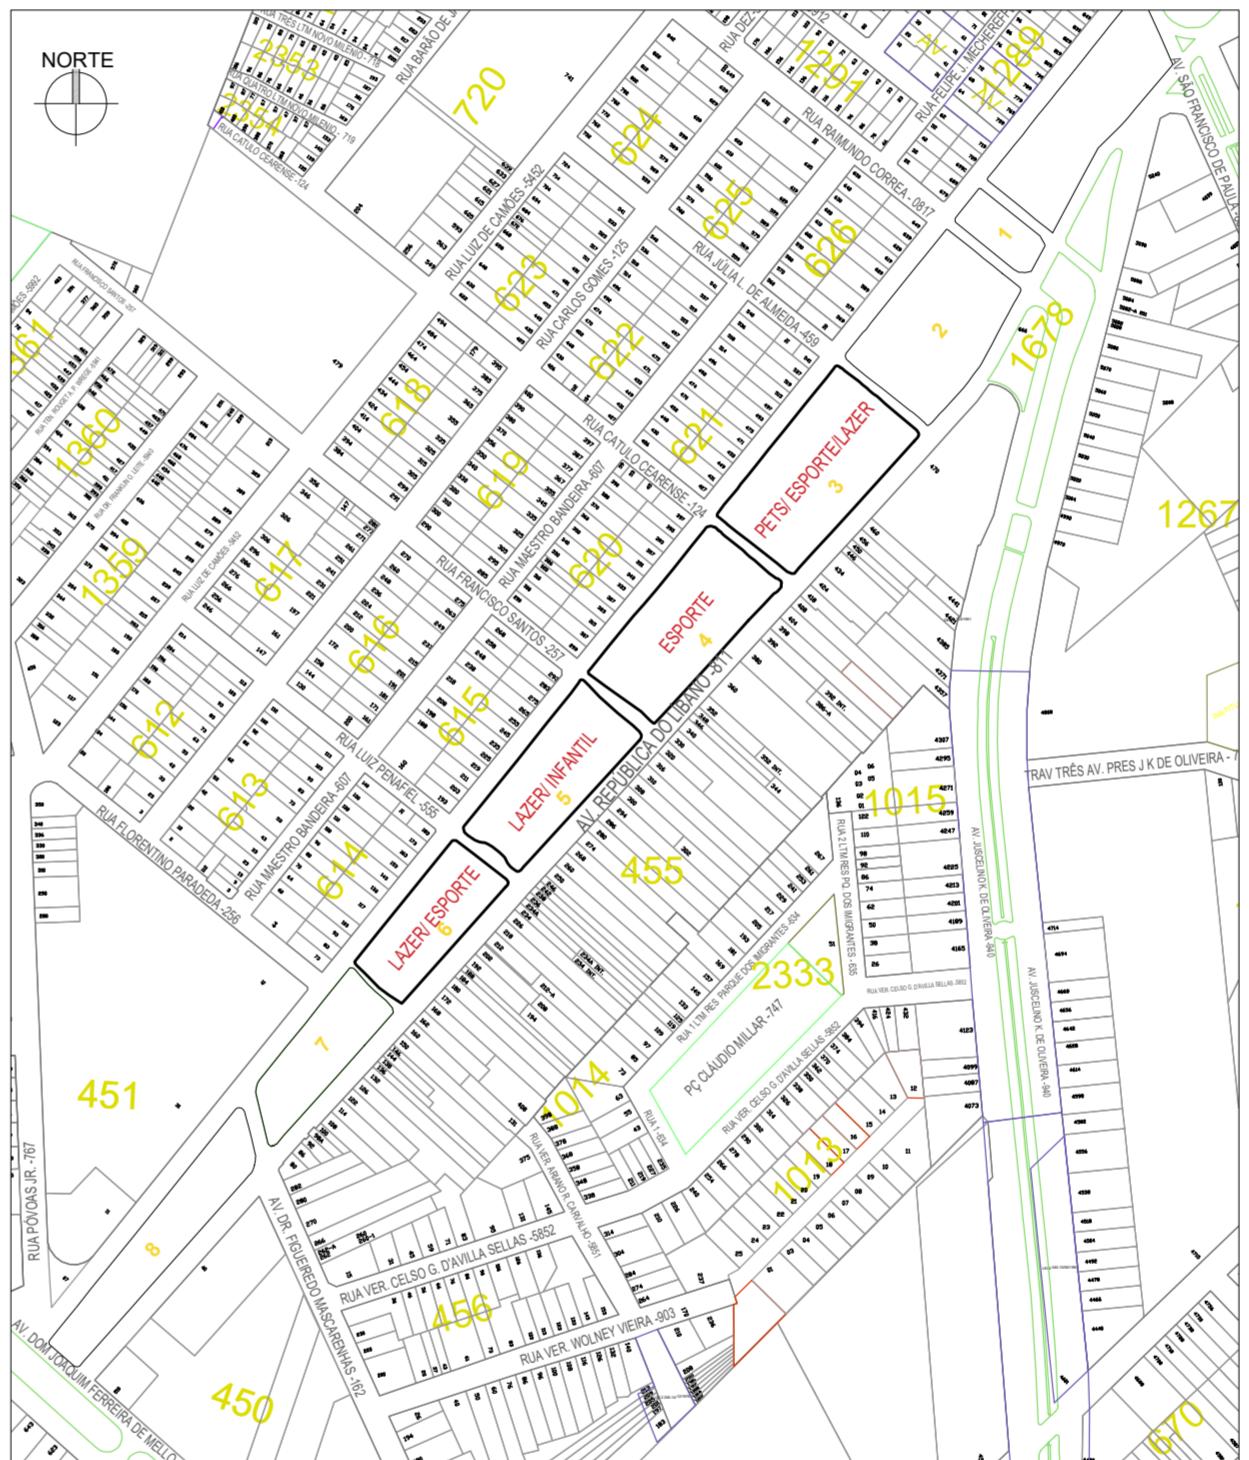

PLANTA DE SITUAÇÃO
ESCALA 1/5000

- POSTE CEEE-D EXISTENTE
- POSTE METÁLICO DE 9M LIVRE DO SOLO COM 3 LUMINÁRIAS LED POT. MÁXIMA 140W
- POSTE METÁLICO DE 9,0M LIVRE DO SOLO METALAR 2 REFLETORES POT. MÁXIMA 200W CADA
- HASTE DE ATERRAMENTO
- BRACO COM 1,3M DE PROJEÇÃO
- CABO MULTIPLEX 16mm²
- QUADRO DE COMANDO

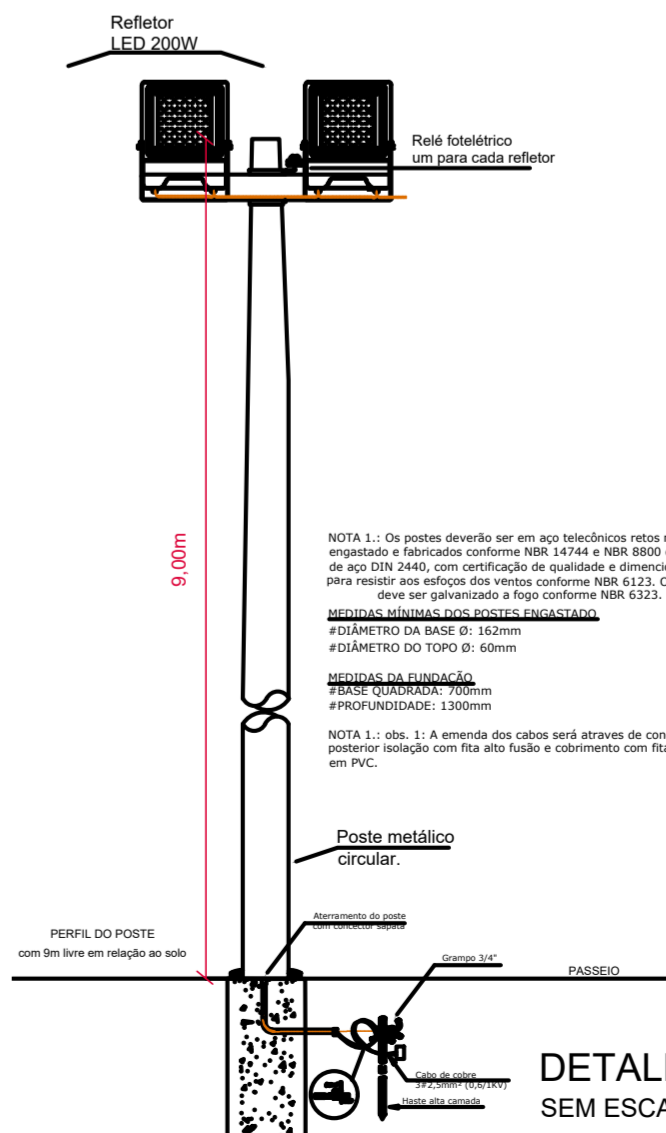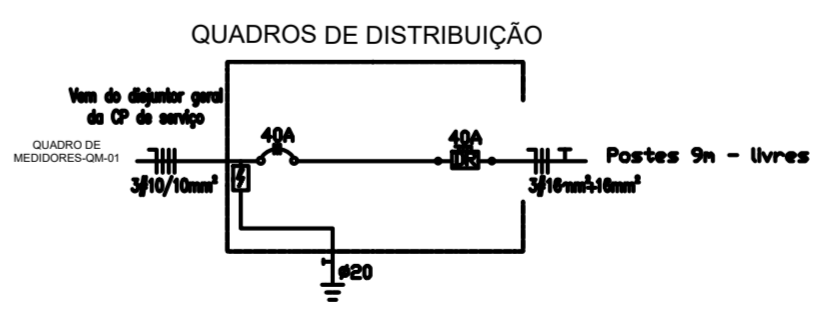

PREFEITURA PROJETO REQUALIFICAÇÃO CANTEIROS AV. REPÚBLICA DO LÍBANO

DIREITOS AUTORAIS RESERVADOS. PROIBIDA A REPRODUÇÃO TOTAL OU PARCIAL DESTA DESENHO SEM O EXPRESSO CONSENTIMENTO DO PROPRIETÁRIO

TÍTULO DO DESENHO		<div>EQUIPE TÉCNICA</div> <div>LARISSA BONOW ENGENHEIRA ELÉTRICISTA CREA RS 266211</div>	
PROJETO ELÉTRICO CANTEIROS AV. REPÚBLICA DO LÍBANO			
PLANTA BAIXA ELÉTRICA CANTEIROS AV. REPÚBLICA DO LÍBANO DETALHAMENTOS ESCALA: INDICADA			<div>PRANCHA</div> <div>Única</div>
MUNICÍPIO	ESTADO		
PELOTAS	RIO GRANDE DO SUL		
LOGRADOURO AV. REPÚBLICA DO LÍBANO			
CÓDIGO DO DESENHO PRL-ELE-01		NÚMERO DA REVISÃO 00	